



PRZEKRÓJ A-A

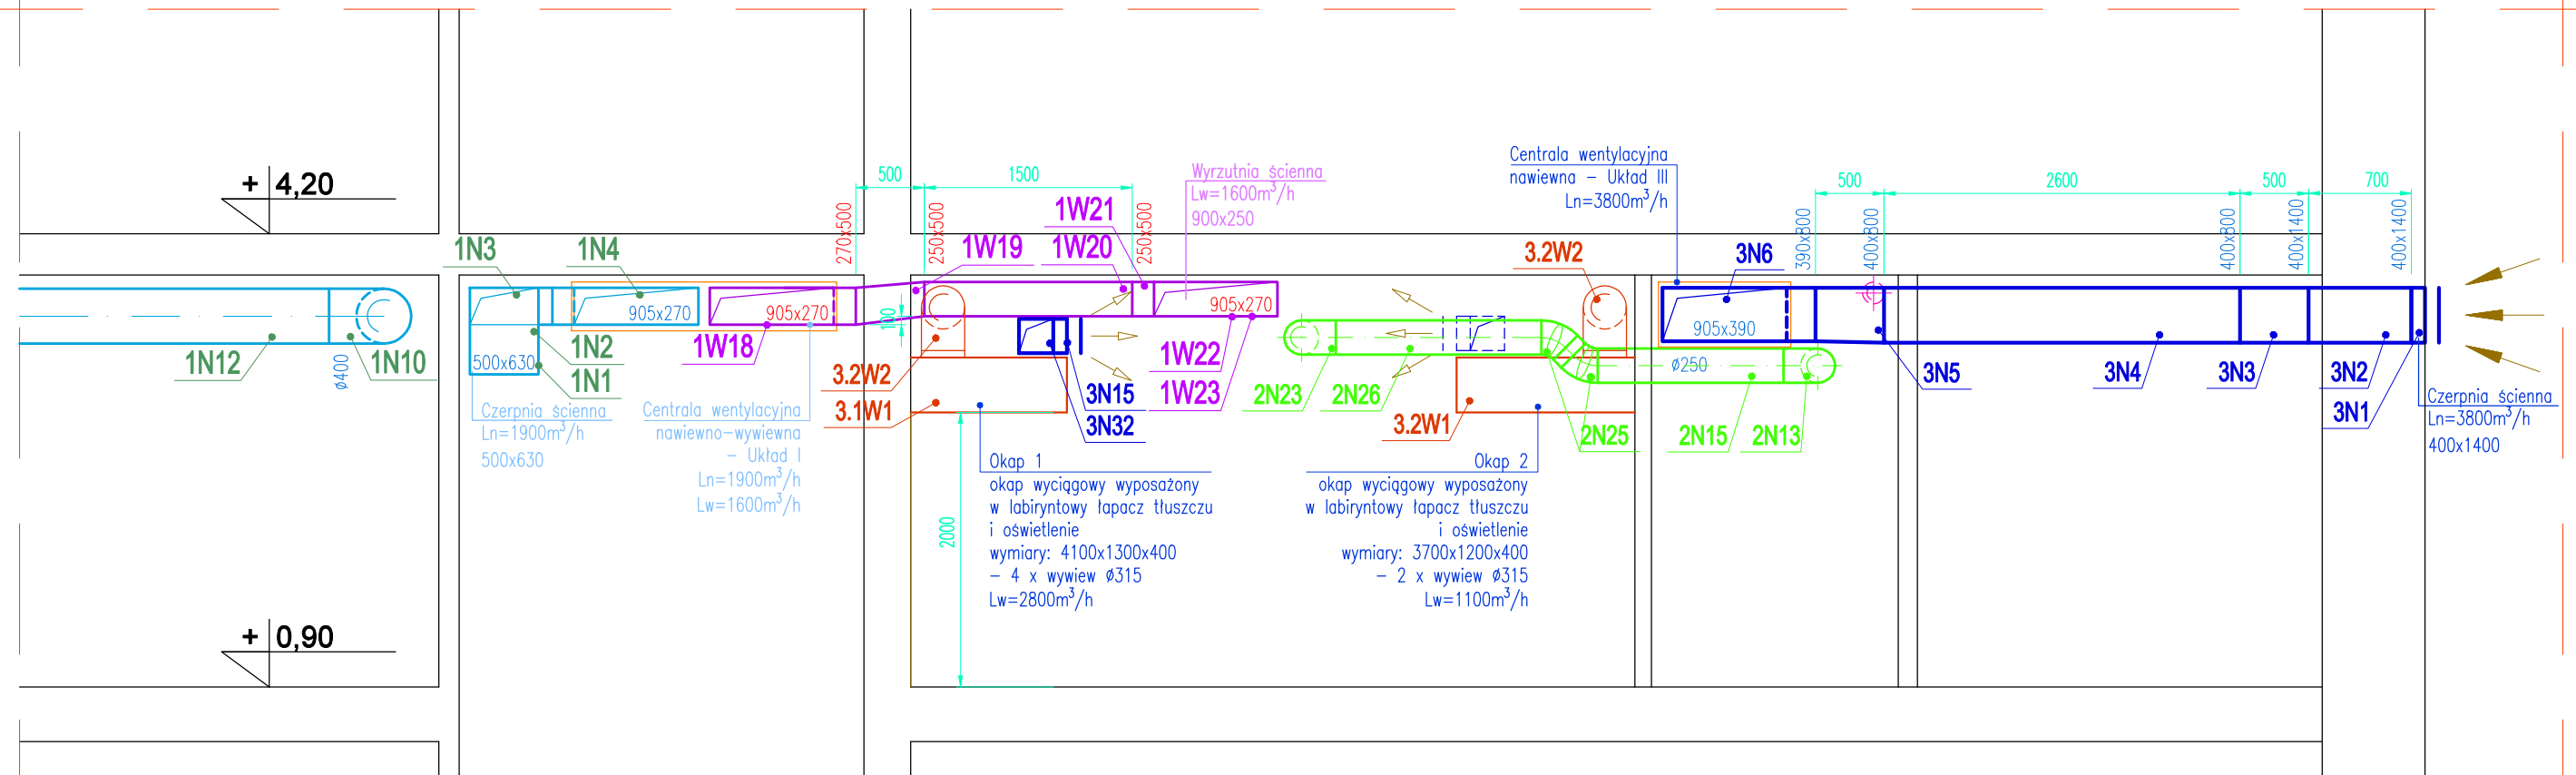

PRZEKRÓJ B-B

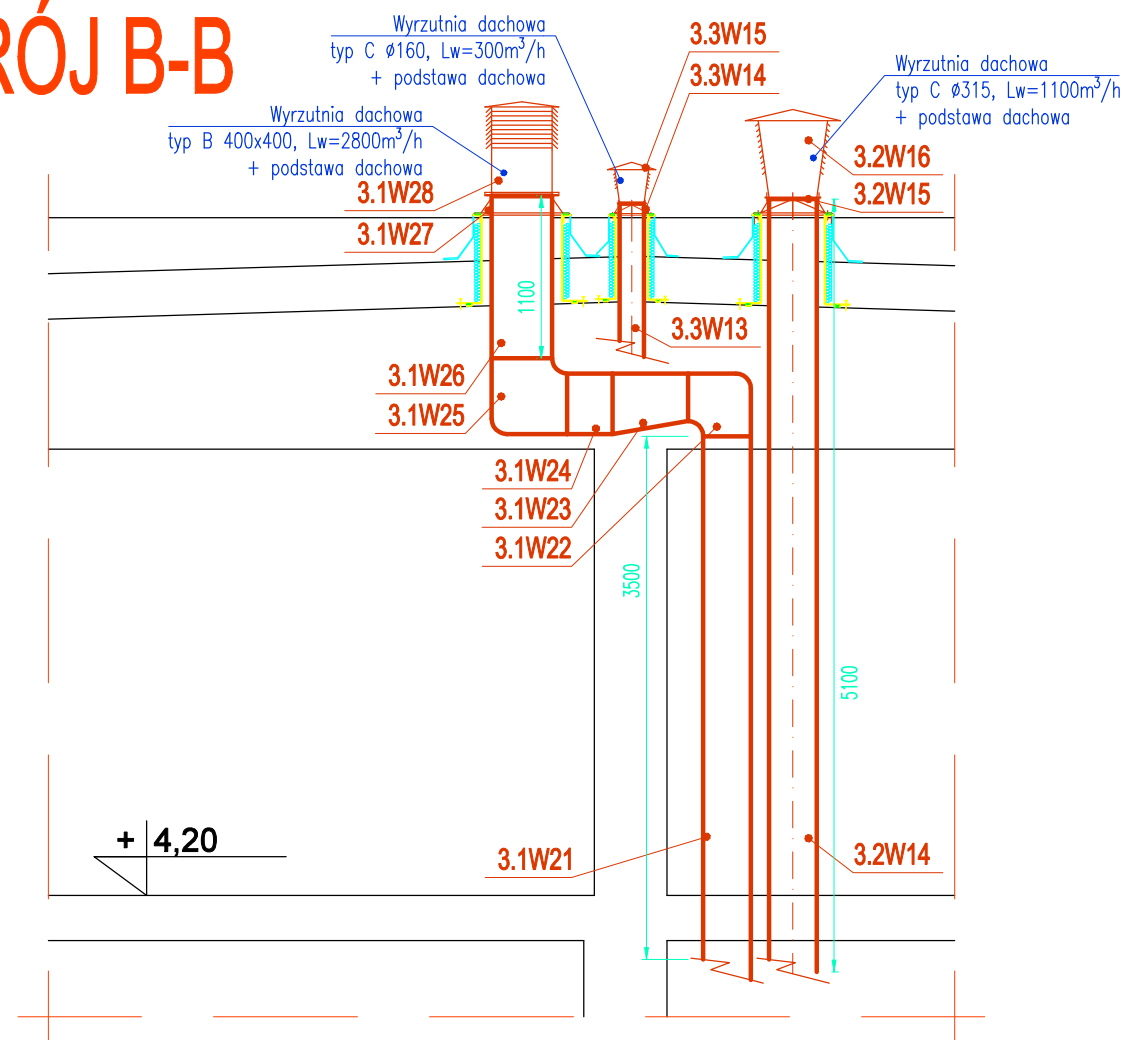

CAD PLAN
Spółka z o.o.
ul. Słowicza 10
15-536 Białystok
tel. 506 10 90 94
kontakt@cadplan.pl

PROJEKT WYKONAWCZY
inwestycji polegającej na przebudowie budynku w szczególności bloku żywieniowego w Szkole Podstawowej nr 4 położonej na dz. nr ewid. gr. 32 999/14 przy ul. Wojska Polskiego 13 w Suwałkach

INWESTOR:
Miasto Suwałki
ul. Mickiewicza 1, 16-400 Suwałki

PROJEKTANCI:
BRANŻA SANITARNA: mgr inż. Beata Łukaszuk upr. nr PDL/0055/PWBS/16
mgr inż. Magdalena Bułak upr. nr PDL/0054/PWBS/16 (sprawdzający)

INSTALACJA WENTYLACJI PRZEKROJE

SKALA: 1:50
NR RYSUNKU: S14
DATA: 20 sierpnia 2020 r.
NR STRONY: