


Projekt budowlany wykonawczy:


- Został uzgodniony przez PEC Suwałki Spółka z o.o. z poniższymi wymaganiami i ostrzeżeniami:
- 1) Inwestor jest zobowiązany:
  - 2) Powiadomić PEC w Suwałkach Sp. z o.o. w formie pisemnej, o rozpoczęciu robót ziemnych, min. 5 dni przed ich planowanym rozpoczęciem. Roboty ziemne w pobliżu sieci ciepłych przeprowadzać ręcznie bez użycia sprzętu mechanicznego, dm. kazalczowo umożliwić upoważnionemu pracownikowi PEC Suwałki Sp. z o.o. sprawdzanie na miejscu budowy, czy roboty w pobliżu sieci ciepłych są prowadzone zgodnie z uzgodnionym projektem.
  - 3) zgłosić w formie pisemnej, PEC Suwałki Sp. z o.o. zakończenie robót przed zasypaniem wykopów i umożliwić upoważnionemu pracownikowi PEC Suwałki Sp. z o.o. sprawdzenie na budowie wykonalności prac zgodnie z uzgodnionym projektem.
  - 4) ponieść koszty przywrócenia sieci ciepłej, jeśli wynika to z projektu budowlanego.
  - 5) przedłożyć inwestycję gwarancyjną wykonywaną dla PEC Suwałki Sp. z o.o. w terminie 30 dni od zakończenia robót.
  - 6) prowadzić prace w sposób, który nie powoduje uszkodzenia urządzeń PEC Suwałki Sp. z o.o. i wstrzymanie awarii.
  - 7) natychmiast powiadomić PEC Suwałki Sp. z o.o. o odkryciu lub uszkodzeniu sieci ciepłej (tel. 99 3 60 2 25 287-697-702 570).
  - 8) inne wymagania...

Suwałki, dnia 25-08-2022

*Michał Buczyński*  
ZARZĄDCA

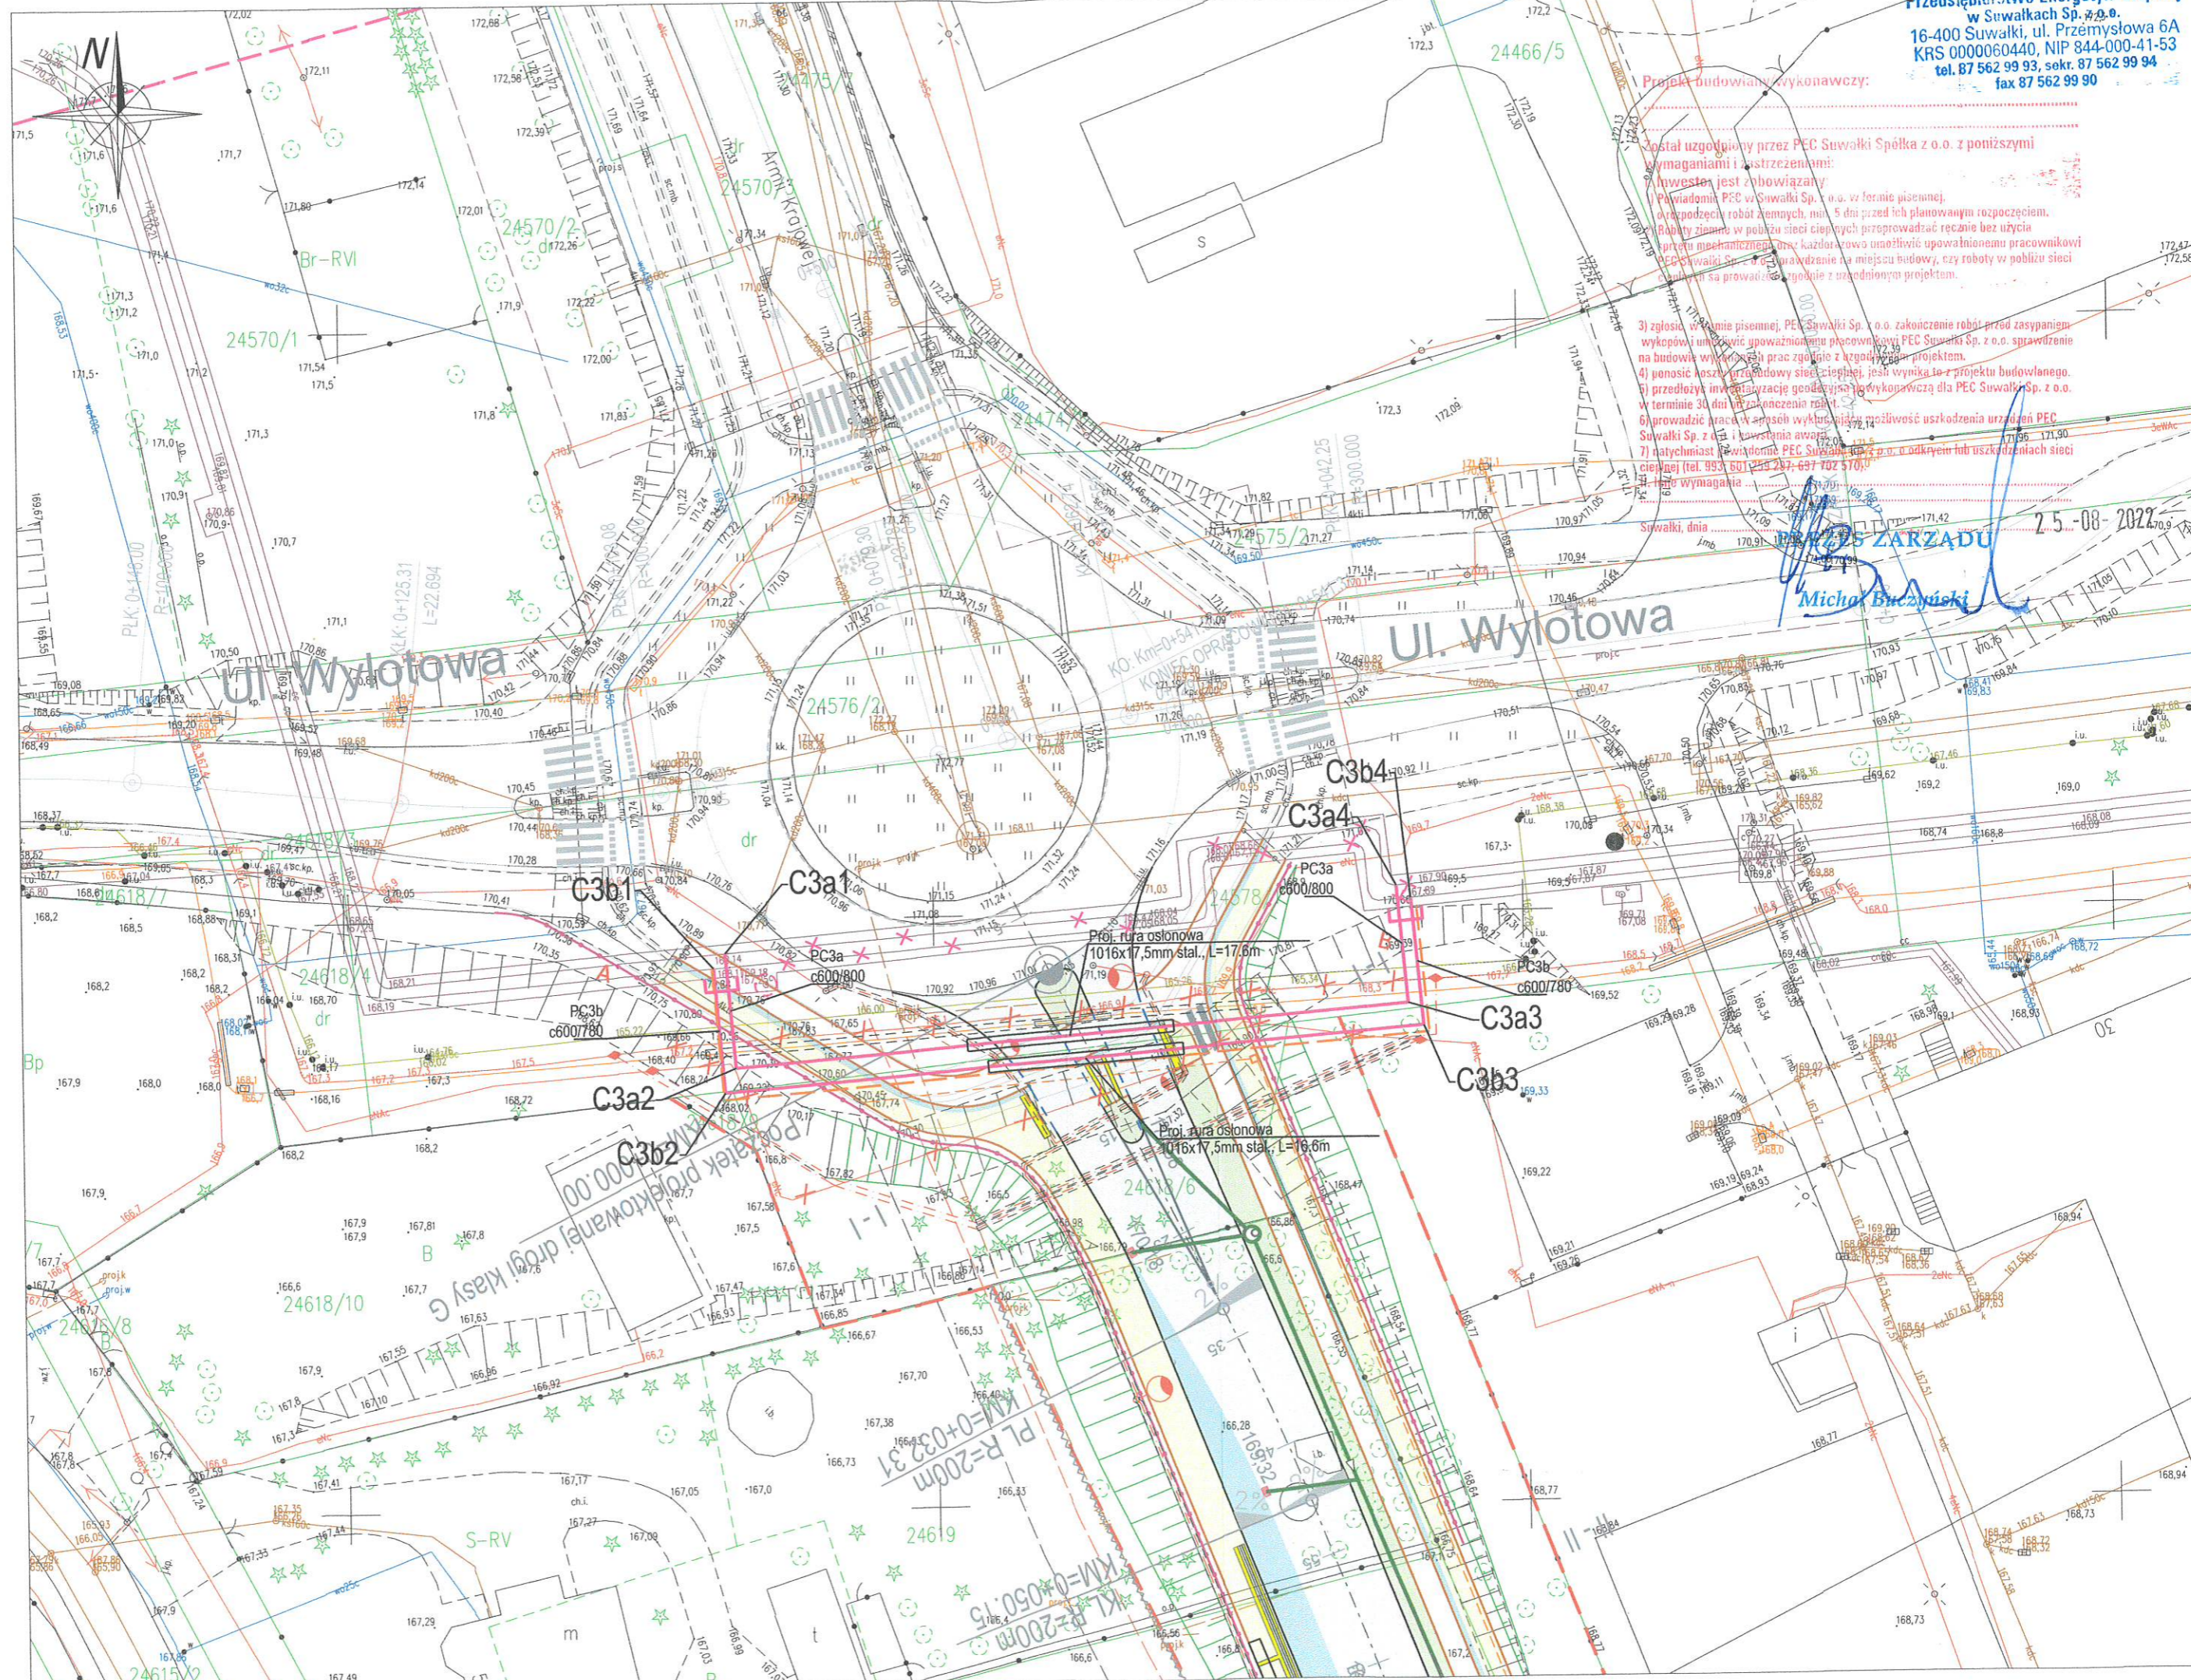

# OZNACZENIA:

-  - PROJ. KRAWĘŻNIK WYSOKI 20x30 +12cm
-  - PROJ. KRAWĘŻNIK WTOPIONY 20x30 0cm
-  - PROJ. KRAWĘŻNIK WTOPIONY 20x30 +2cm
-  - PROJ. NAWIERZCHNIA BITUMICZNA
-  - PROJ. ZJAZDY
-  - PROJ. CHODNIKI
-  - PROJ. ŚCIEŻKI ROWEROWE
-  - PROJ. CIĄG PIESZO-ROWEROWY
-  - PROJ. ZATOKI AUTOBUSOWE
-  - PROJ. ZABRUK Z KOSTKI KAMIENNEJ
-  - PROJ. TRAWNIKI
-  - PROJEKTOWANE SKARPY
-  - PROJ. GRANICA PASA DROGOWEGO
  
-  - PROJ. SIĘĆ CIEPLNA PREIZOLOWANA
-  - PROJ. SIĘĆ CIEPLNA PREIZOLOWANA W RURZE OSŁONOWEJ
-  - PROJ. LIKWIDACJA ISTN. SIĘCI CIEPLNEJ
-  - PROJ. KANALIZACJA TELETECHNICZNA
-  - ISTN. WŁĄZ DO REGULACJI WYSOKOŚCIOWEJ

Pracownia Projektowa PROMAR  
83-130 Pelplin  
Rożental ul. Bielawska 8

PROJEKT BUDOWLANY

Zadanie:  
BUDOWA DROGI GMINNEJ NA TERENIE MIASTA SUWAŁKI  
OD UL. WYLOTOWEJ DO UL. SEJNEŃSKIEJ  
WRAZ Z NIEZBĘDNĄ INFRASTRUKTURĄ

Inwestor : GMINA MIASTO SUWAŁKI  
ul. MICKIEWICZA 1  
16-400 SUWAŁKI

Tytuł rys.: SIECI CIEPLNE - PLAN SYTUACYJNY		Skala: 1:500
Projektował :	mgr inż. Stanisław Hasse	POM/0204/POOS/08 <small>specjalność: instalacyjna w zakresie sieci, instalacji i urządzeń cieplnych, wentylacyjnych, gazowych, wodociągowych i kanalizacyjnych</small>
Sprawdził :	mgr inż. Paweł Bieschke	POM/0031/POOS/07 <small>specjalność: instalacyjna w zakresie sieci, instalacji i urządzeń cieplnych, wentylacyjnych, gazowych, wodociągowych i kanalizacyjnych</small>
		Rys. nr SC01.01
		Data: 07-2022




**Przedsiębiorstwo Energetyki Ciepłej w Suwałkach Sp. z o.o.**  
 16-400 Suwałki, ul. Przemysłowa 6A  
 KRS 0000060440, NIP 844-000-41-53  
 tel. 87 562 99 93; sekr. 87 562 99 94  
 fax 87 562 99 90

Został uzgodniony przez PEC Suwałki Spółka z o.o. z poniższymi

- 1. Inwestor jest zobowiązany:**
- 1) Powiadomić PEC Suwałki Sp. z o.o. w formie pisemnej, o rozpoczęciu robót ziemnych, min. 5 dni przed planowanym rozpoczęciem.
  - 2) Roboty ziemne w pobliżu sieci ciepłych przewodzących ręcznie bez użycia sprzętu mechanicznego oraz każdorazowo umożliwić upoważnionemu pracownikowi PEC Suwałki Sp. z o.o. Sprawdzenie na miejscu budowy, czy roboty w pobliżu sieci ciepłych są prowadzone zgodnie z uzgodnionym projektem.
  - 3) Powiadomić PEC Suwałki Sp. z o.o. o zakończeniu robót przed zasypaniem wykopów i umożliwić upoważnionemu pracownikowi PEC Suwałki Sp. z o.o. sprawdzenie na budowie wykonanych prac zgodnie z uzgodnionym projektem.
  - 4) ponosi koszty przebudowy sieci ciepłej, jeśli wynika to z projektu budowlanego.
  - 5) przedłożyć inwentaryzację (1:100) wykonawczą dla PEC Suwałki Sp. z o.o. w terminie 30 dni od zakończenia robót.
  - 6) prowadzić prace 109 godzin wykluczając możliwość uszkodzenia urządzeń PEC Suwałki Sp. z o.o. i powstania awarii.
  - 7) natychmiast powiadomić PEC Suwałki Sp. z o.o. o odcięciu lub uszkodzeniach sieci ciepłej (tel. 898 601 259 22; 607 702 5703).
- II. Inne wymagania .....

**PREZES ZARZĄDU**  
*Michał Buczyński*  
 25-08-2022

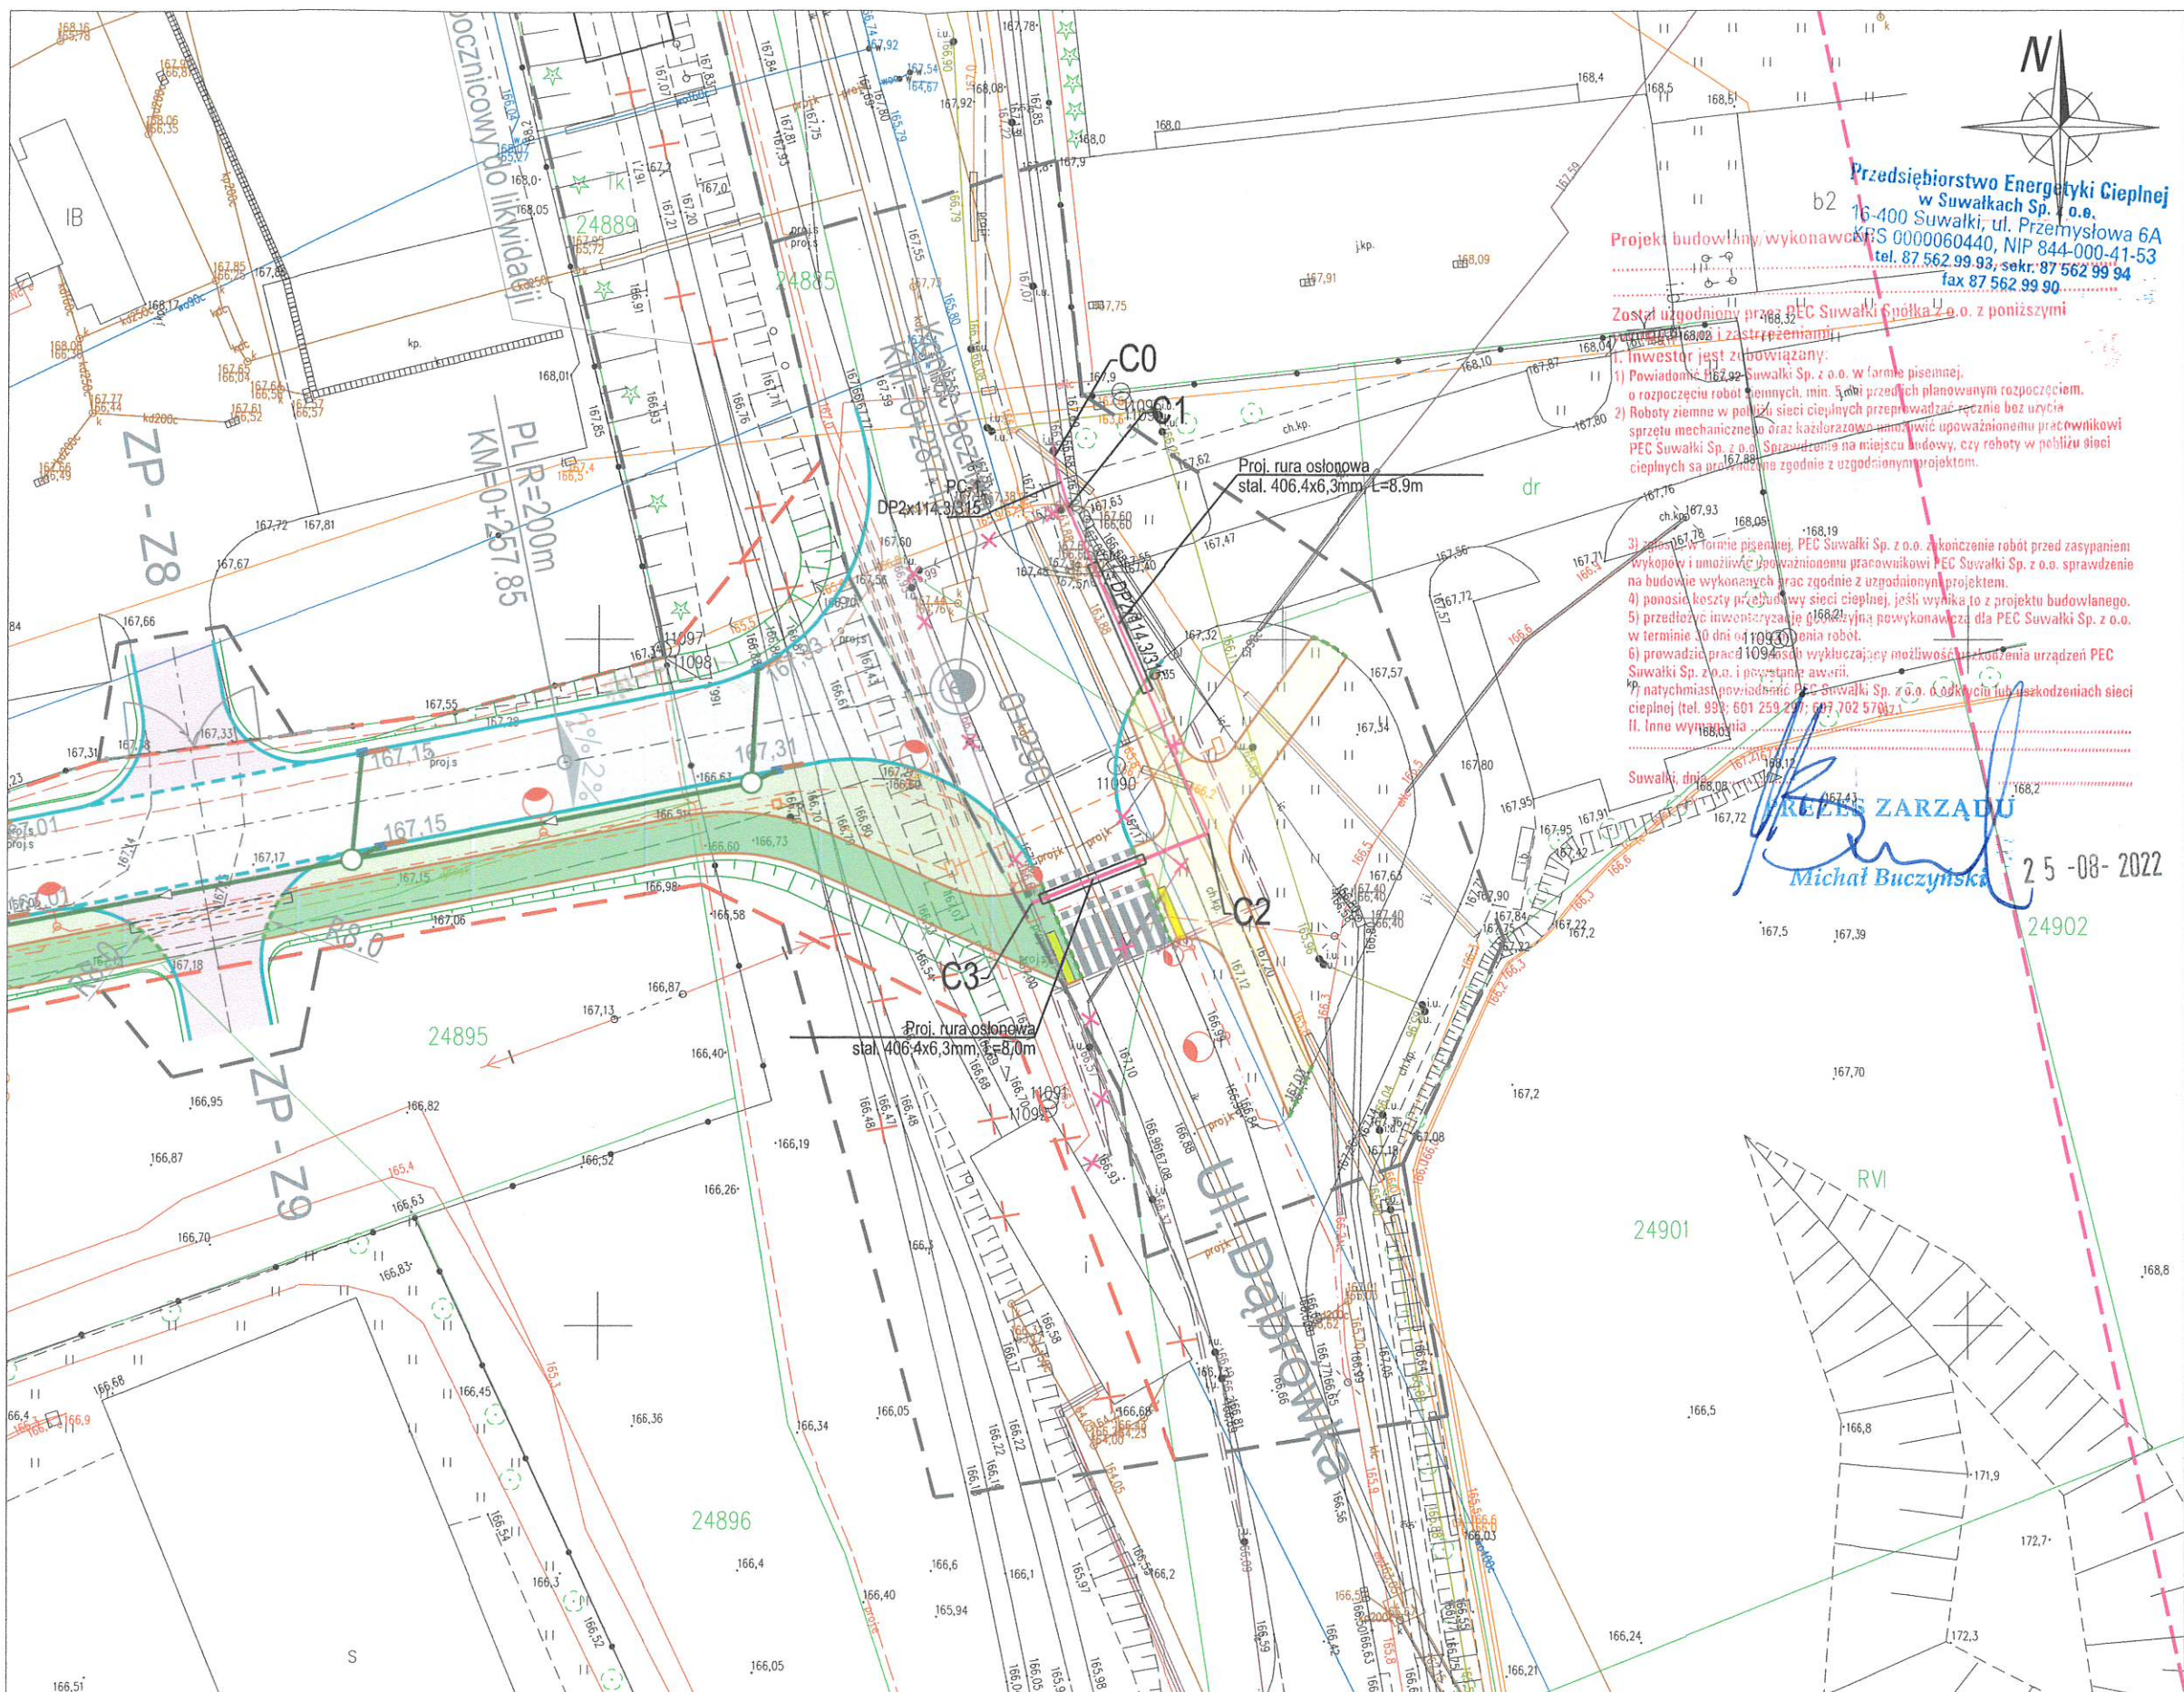

IB

ZP-Z8

ZP-Z9

PL R=200m  
KNI=0+257.85

24889

24895

24896

24897/8

C0

C3

C2

ul. Babrowka

RVI

24901

24902

Suwałki, dn. 25-08-2022

25-08-2022

## OZNACZENIA:

-  - PROJ. KRAWĘŻNIK WYSOKI 20x30 +12cm
-  - PROJ. NAWIERZCHNIA BITUMICZNA
-  - PROJ. ZJAZDY
-  - PROJ. CHODNIKI
-  - PROJ. ŚCIEŻKI ROWEROWE
-  - PROJ. CIĄG PIESZO-ROWEROWY
-  - PROJ. ZATOKI AUTOBUSOWE
-  - PROJ. ZABRUK Z KOSTKI KAMIENNEJ
-  - PROJ. TRAWNIKI
-  - PROJEKTOWANE SKARPY
-  - PROJ. GRANICA PASA DROGOWEGO
-  - PROJ. SIEĆ CIEPLNA PREIZOLOWANA
-  - PROJ. SIEĆ CIEPLNA PREIZOLOWANA W RURZE OSŁONOWEJ
-  - PROJ. LIKWIDACJA ISTN. SIECI CIEPLNEJ

Pracownia Projektowa PROMAR  
83-130 Pelplin  
Rożental ul. Bielawska 8

PROJEKT BUDOWLANY

Zadanie:

BUDOWA DROGI GMINNEJ NA TERENIE MIASTA SUWAŁKI  
OD UL. WYLOTOWEJ DO UL. SEJNEŃSKIEJ  
WRAZ Z NIEZBĘDNĄ INFRASTRUKTURĄ

Inwestor : GMINA MIASTO SUWAŁKI  
ul. MICKIEWICZA 1