

PROJEKT
ZAGOSPODAROWANIA TERENU
13KDW
SKALA 1:500


LEGENDA:


Projektowane wg odr. opracowania:

- Krawężnik betonowy 20x30cm
- Krawężnik betonowy 20x22cm
- Krawężnik betonowy 15x30cm
- Krawężnik betonowy 15x22 cm - obniżony
- Obrzeże betonowe 8x30 cm
- Kanalizacja sanitarna
- Wodociąg
- Oświetlenie
- Kanał technologiczny

Projektowane:

- Kanalizacja deszczowa
- Przykanalik z wpustem jezdniowym
- Przykanalik z wpustem krawężnikowo-jezdniowym

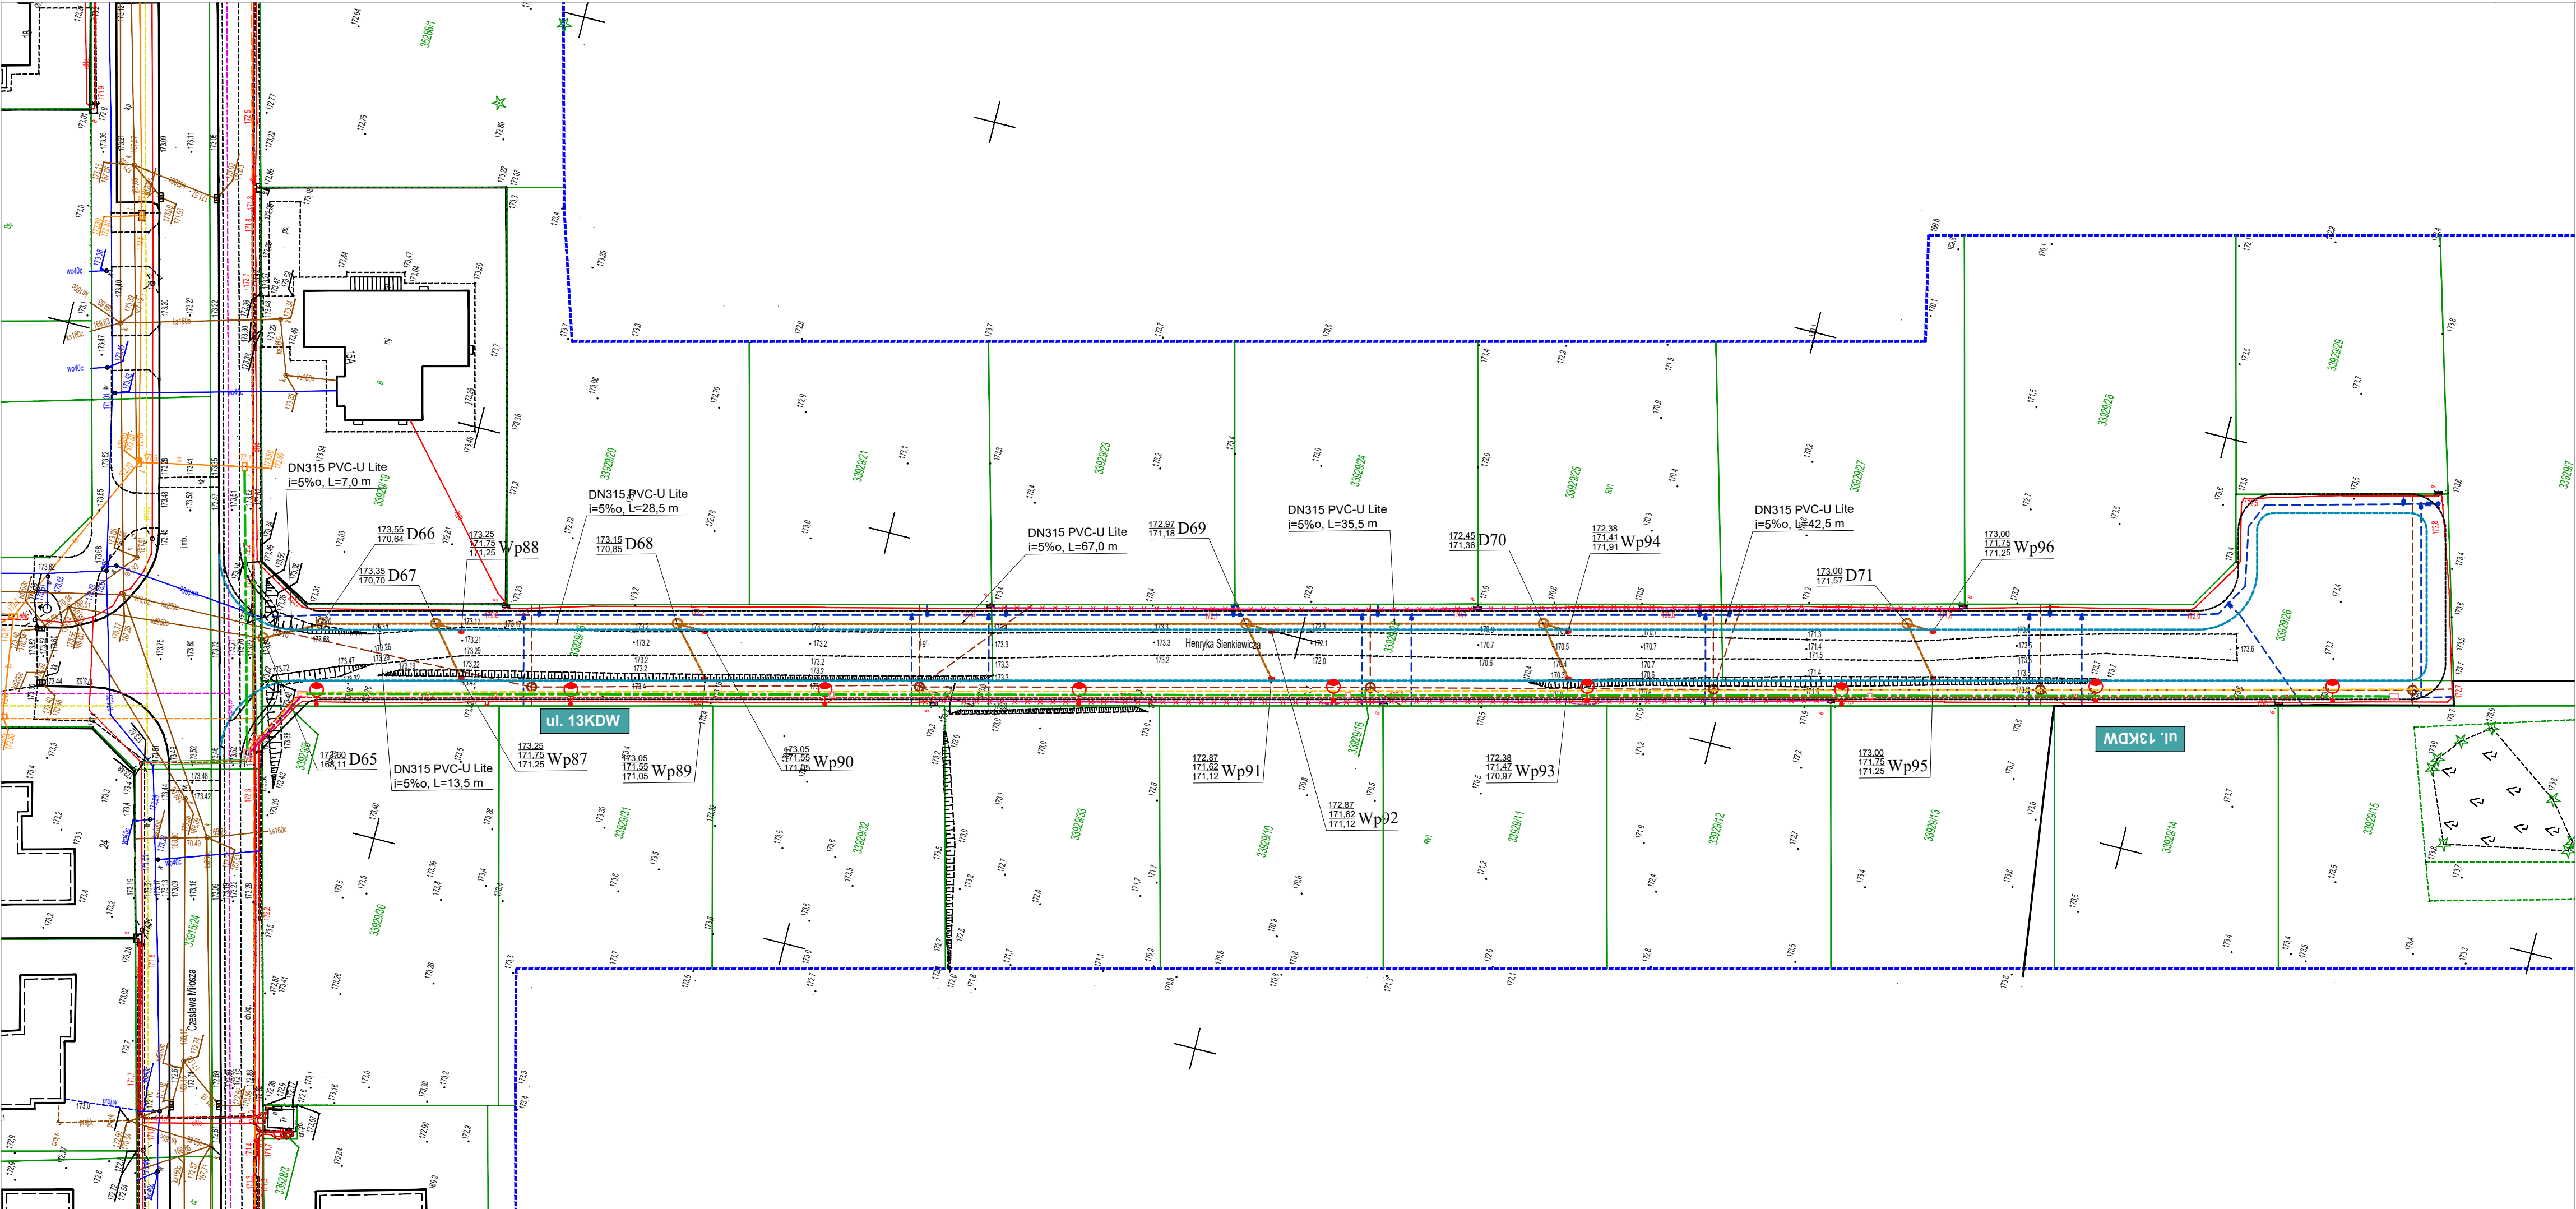

INWESTOR:		Prezydent Suwałk ul. Mickiewicza 1 16-400 Suwałki	
NAZWA OBIĘTU:		Budowa ulicy 11KD (ul. J. Brzechwy), ul. 13KDW (ul. H. Sienkiewicza), ulicy 3KD, ulicy 4KD	
STADIUM:		Projekt wykonawczy - branża sanitarna kanalizacja deszczowa	Numer rys.: 1.2
NAZWA RYS.:		Projekt zagospodarowania terenu - 13KDW	Skala: 1:500
ZESPÓŁ AUTORSKI:		mgr inż. Izabela Kozłowska PDI/0140/POOS/13 PDI/IS/0018/14	Data: marzec 2021
SANITARNIA / PROJEKTANT:		mgr inż. Szymon Skarżyński	Podpis:
SANITARNIA / WSPÓŁPRACA:		mgr inż. Szymon Skarżyński	Podpis: