

PROJEKT
ZAGOSPODAROWANIA TERENU
3KD - Arkusz 1
SKALA 1:500


LEGENDA:


Projektowane wg odr. opracowania:

- Krawężnik betonowy 20x30cm
- Krawężnik betonowy 20x22cm
- Krawężnik betonowy 15x30cm
- Krawężnik betonowy 15x22 cm - obniżony
- Obrzeże betonowe 8x30 cm
- Kanalizacja sanitarna
- Wodociąg
- Oświetlenie
- Kanal technologiczny

Projektowane:

- Kanalizacja deszczowa
- Przykanalik z wpustem jezdniowym
- Przykanalik z wpustem krawężnikowo-jezdniowym

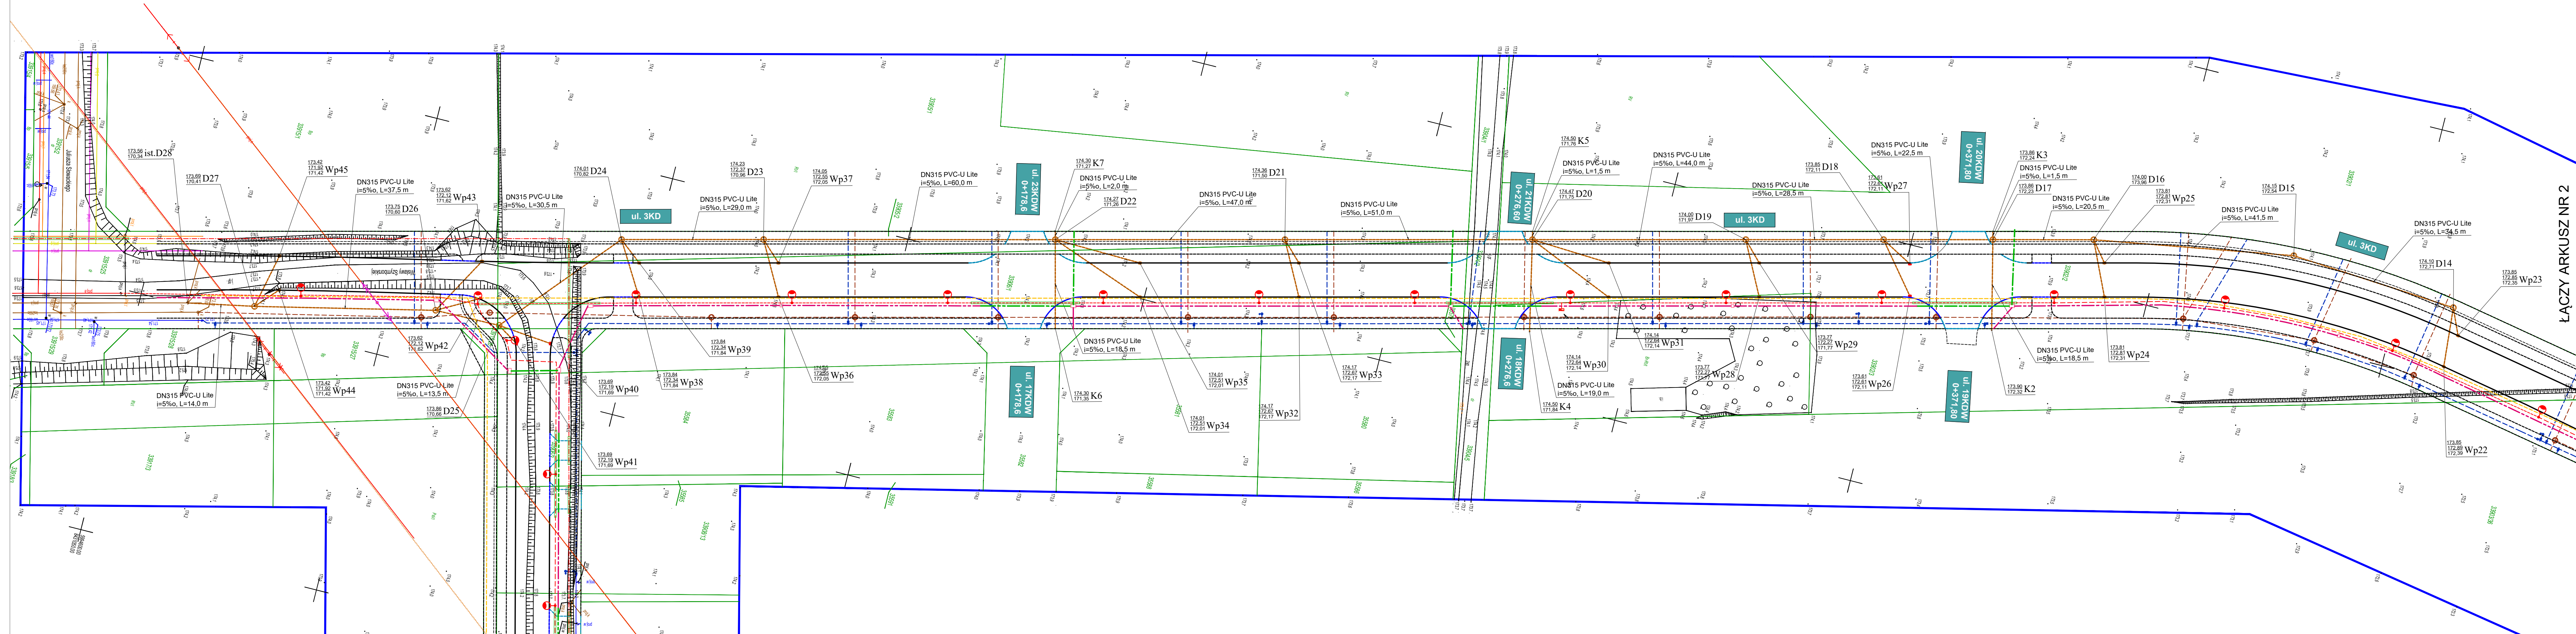

DRÓGOWIEC Sp. z o.o.		
INWESTOR:	Prezydent Suwałk ul. Miłocińska 1 16-400 Suwałki	
NAZWA OBIĘTU:	Budowa ulicy 11KD (ul. J. Brzechwy), ul. 13KDW (ul. H. Siemkiewicza), ulicy 3KD, ulicy 4KD	
STADIUM:	Projekt wykonawczy - branża sanitarna kanalizacja deszczowa	Numer rys.: 1.3
NAZWA RYS.:	Projekt zagospodarowania terenu - 3KD - Arkusz 1	Skala: 1:500
ZESPÓŁ AUTORSKI: Branża/Projektant		Data: marzec 2021
SANITARNY / PROJEKTANT: mgr inż. Izabela Kosińska POL/0140/POOS/13		Podpis: mgr inż. Izabela Kosińska
SANITARNY / WSPÓŁPRACUJĄCY: mgr inż. Szymon Skarżyński		Podpis: mgr inż. Szymon Skarżyński