

PROJEKT  
ZAGOSPODAROWANIA TERENU  
3KD - Arkusz 2  
SKALA 1:500

LEGENDA:

Projektowane wg odr. opracowania:

- Krawężnik betonowy 20x30cm
- Krawężnik betonowy 20x22cm
- Krawężnik betonowy 15x30cm
- Krawężnik betonowy 15x22 cm - obniżony

Obrzeże betonowe 8x30 cm

Kanalizacja sanitarna

Wodociąg

Oświetlenie


Kanał technologiczny

Projektowane:

Kanalizacja deszczowa

Przykanalik z wpustem jezdniowym

Przykanalik z wpustem krawężnikowo-jezdniowym

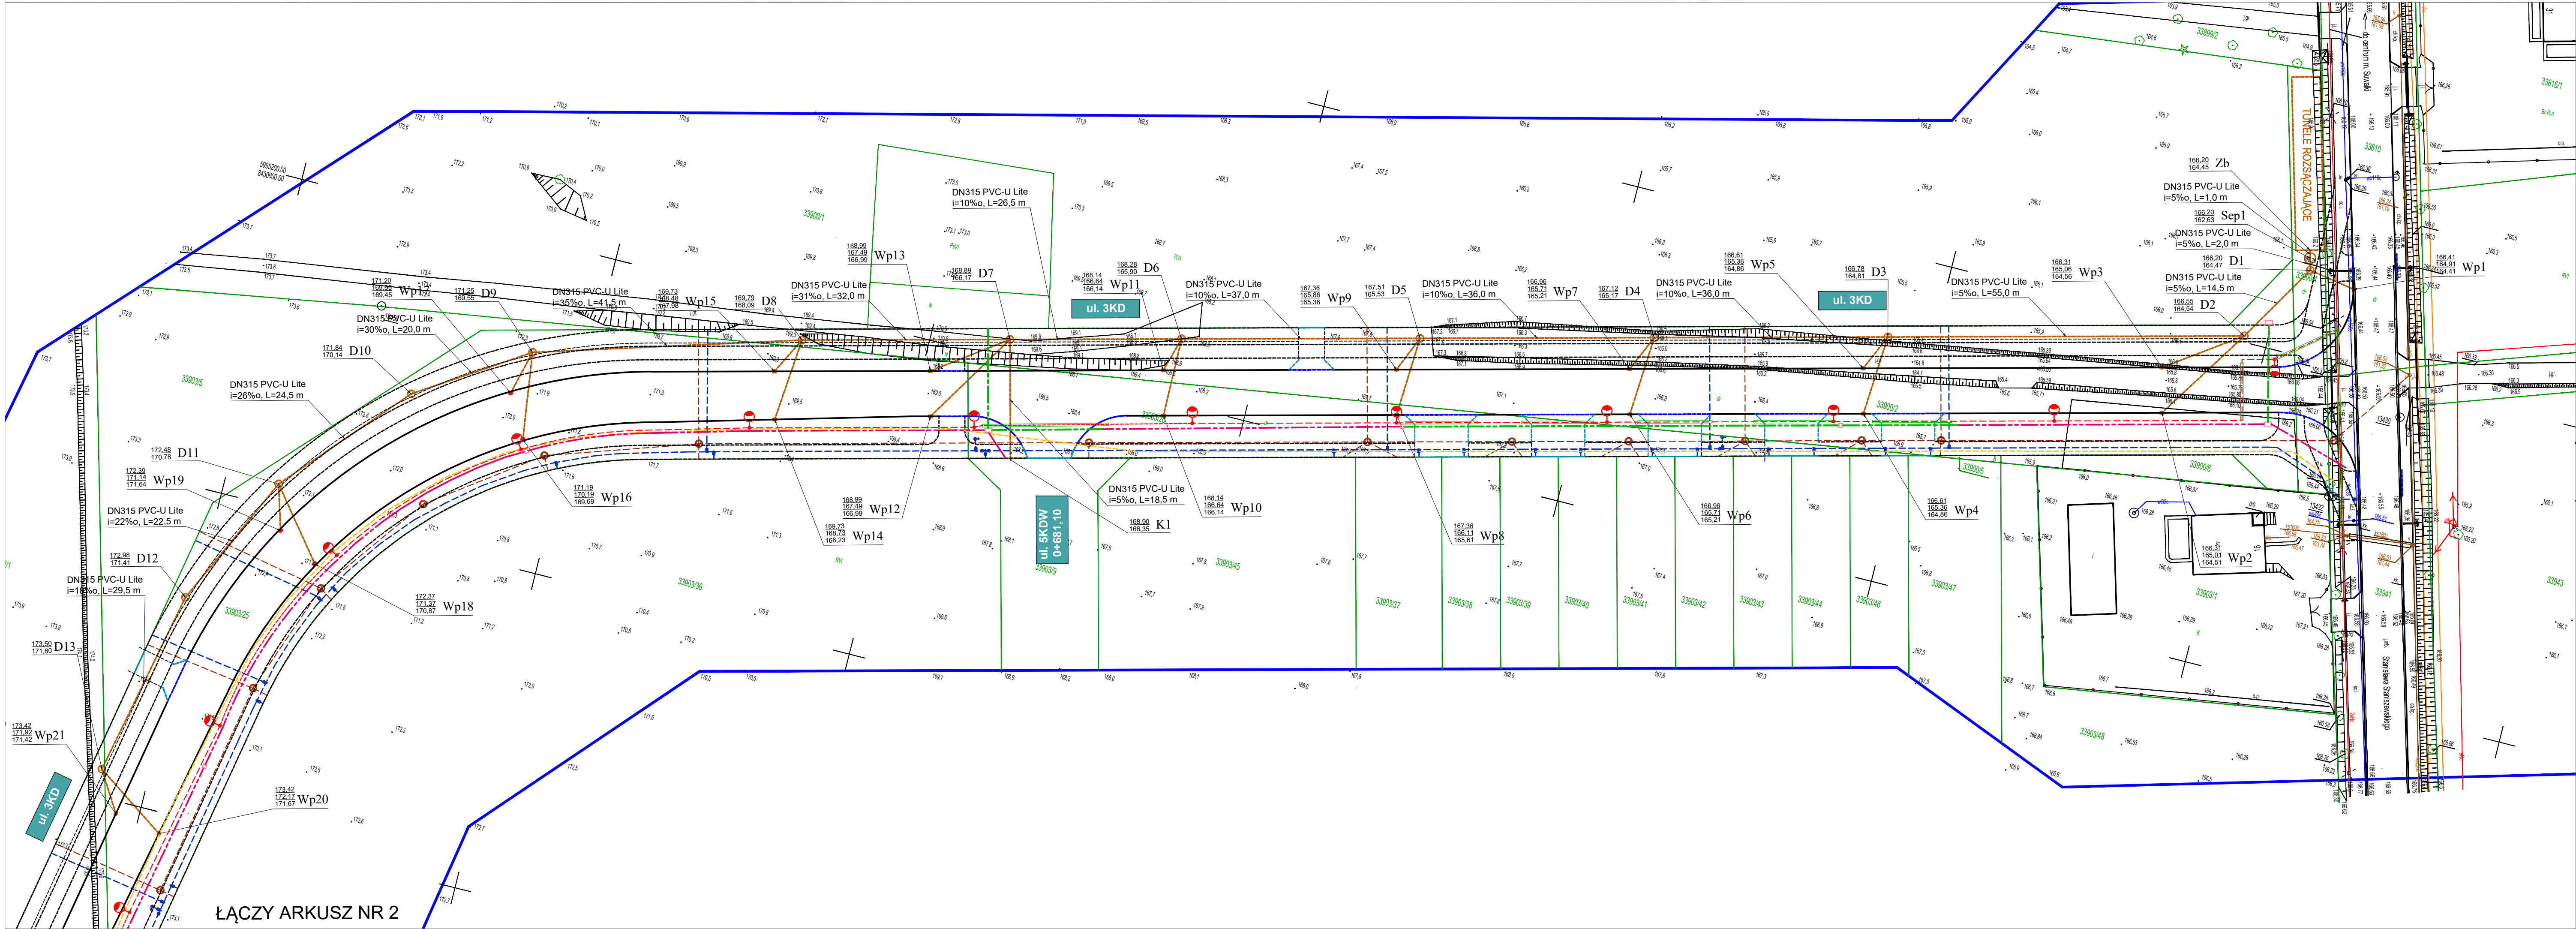

 DROGOWIEC Sp. z o.o.	
INWESTOR:	Przydyt Suwałki ul. Mickiewicza 1 16-400 Suwałki
NAZWA, OBIEKTU:	Budowa ulicy 11KD (ul. J. Brzechwy), ul. 13KDW (ul. H. Sienkiewicza), ulicy 3KD, ulicy 4KD
STADIUM:	Projekt wykonawczy - branża sanitarna
NAZWA, RYS.:	Projekt zagospodarowania terenu - 3KD - Arkusz 2
ZESPÓŁ AUTORSKI:	Branża/Projektant
SANITARNIA / PROJEKTANT:	mgr inż. Izabela Kozłowska POLIUDKOPROJEKT
SANITARNIA / WSPÓŁPRACA:	mgr inż. Szymon Skarżyński
Numer rys.:	1.4
Skala:	1:500
Data:	marzec 2021