

PROJEKT  
ZAGOSPODAROWANIA TERENU  
4KD - Arkusz 1  
SKALA 1:500

LEGENDA:

Projektowane wg odr. opracowania:

- Krawężnik betonowy 20x30cm
- Krawężnik betonowy 20x22cm
- Krawężnik betonowy 15x30cm
- Krawężnik betonowy 15x22 cm - obniżony
- Obrzeże betonowe 8x30 cm

Kanalizacja sanitarna

Wodociąg

Oświetlenie


Kanał technologiczny

Projektowane:

Kanalizacja deszczowa

Przykanalik z wpustem jezdniowym

Przykanalik z wpustem krawężnikowo-jezdniowym

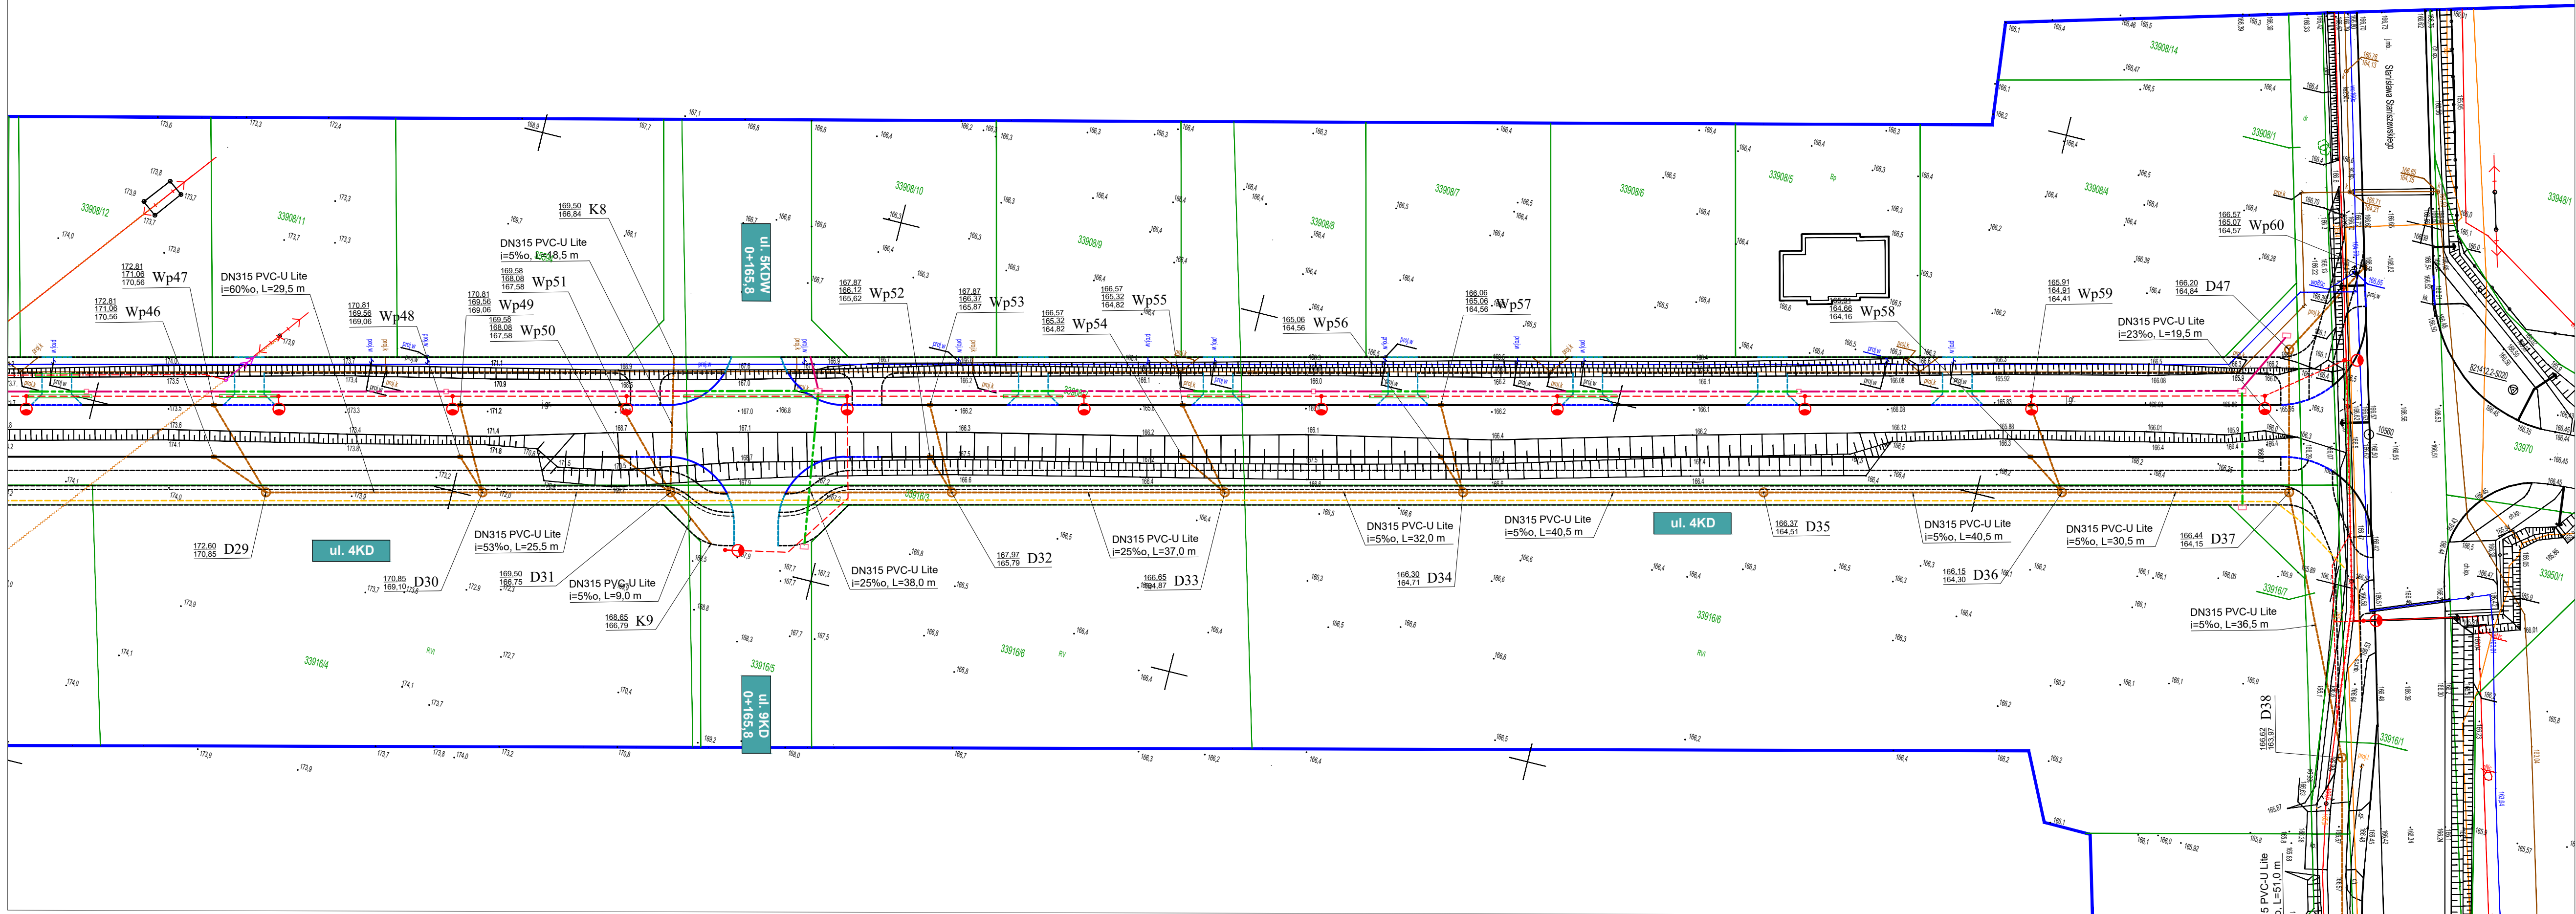

INWESTOR:		Prezydent Suwałk ul. Mickiewicza 1 16-400 Suwałki	
NAZWA OBIEKTU:		Budowa ulicy 11KD (ul. J. Brzechwy), ul. 13KDW (ul. H. Sienkiewicza), ulicy 3KD, ulicy 4KD	
STADIUM:	Projekt wykonawczy - branża sanitarna kanalizacja deszczowa	Numer rys.: 1.5	
NAZWA RYSU:	Projekt zagospodarowania terenu - 4KD - Arkusz 1	Skala: 1:500	
ZESPÓŁ AUTORSKI:		Data: marzec 2021	
SANITARNIA / PROJEKTANT:		Podpis:	
mgr inż. Izabela Kozłowska POL/140/POPOS/13 POL/IS0018/14			
SANITARNIA / WSPÓŁPRACA:		Podpis:	
mgr inż. Szymon Skarżyński			