

PROJEKT
ZAGOSPODAROWANIA TERENU
4KD - Arkusz 2
SKALA 1:500

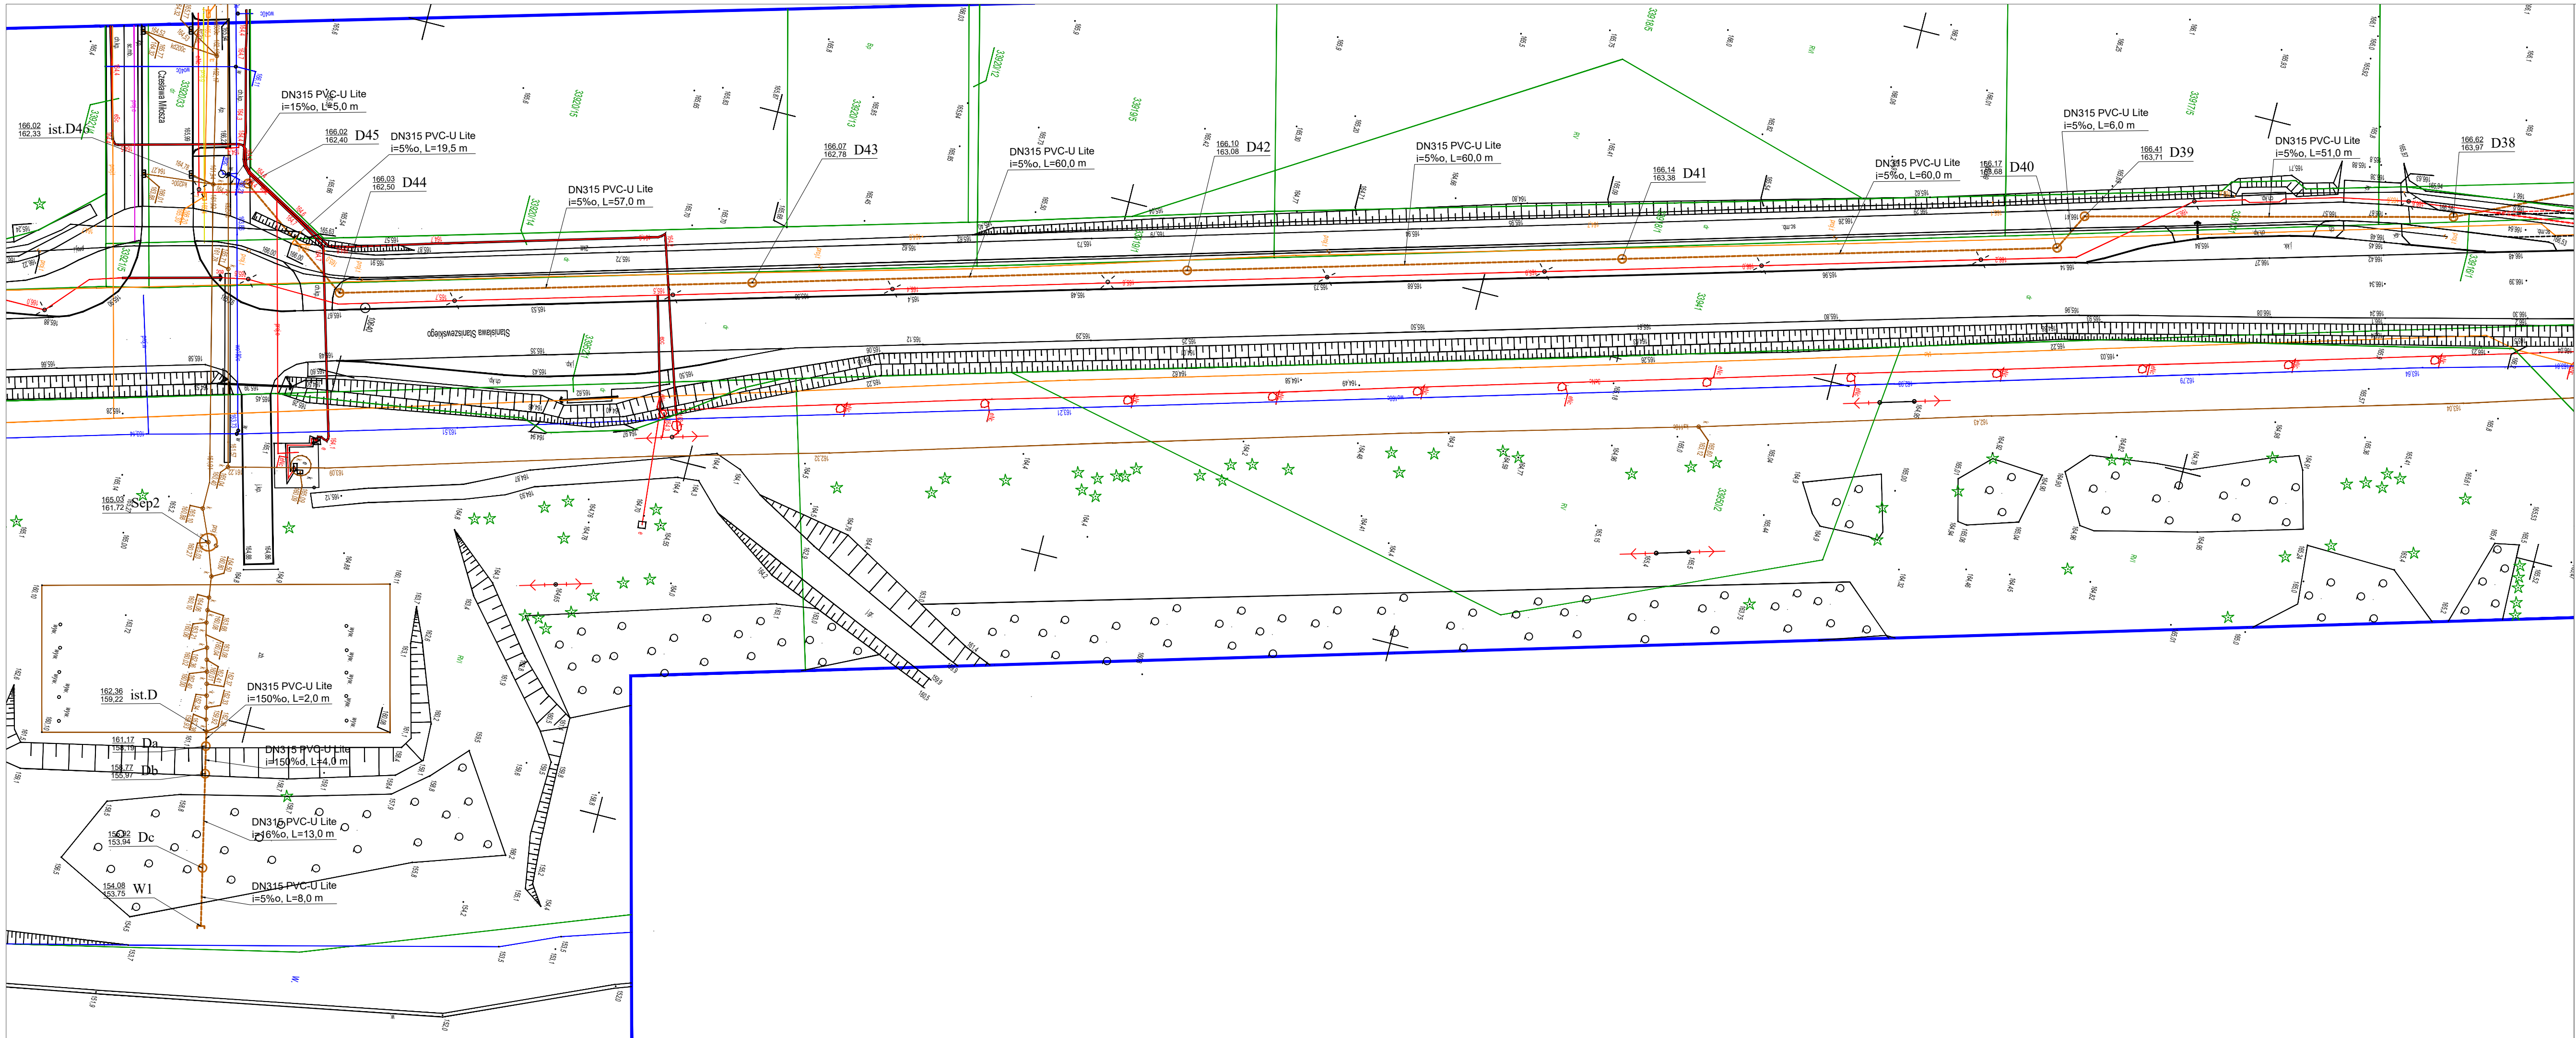
LEGENDA:





Projektowane wg odr. opracowania:

- Krawężnik betonowy 20x30cm
- Krawężnik betonowy 20x22cm
- Krawężnik betonowy 15x30cm
- Krawężnik betonowy 15x22 cm - obniżony
- Obrzeże betonowe 8x30 cm
- Kanalizacja sanitarna
- Wodociąg
- Oświetlenie
- Kanał technologiczny

Projektowane:

- Kanalizacja deszczowa
- Przykanalik z wpustem jezdniowym
- Przykanalik z wpustem krawężnikowo-jezdniowym



| | | |
|--|---|--|
|  DROGOWIEC Sp. z o.o. <div>ul. Upłazka 1A, lok. 308, 16-400 Suwałki tel. 796 564 476, e-mail: biuro@drogowiec.pl KRS 0000583029, NIP: 9641200389, REGON: 323267755</div> | | |
| INWESTOR: | Przewodnik Suwałki ul. Mickiewicza 1 16-400 Suwałki |  |
| NAZWA / OBIEKTU: | Budowa ulicy 11KD (ul. J. Brzechwy), ul. 13KDW (ul. H. Sienkiewicza), ulicy 3KD, ulicy 4KD | |
| STADIUM: | Projekt wykonawczy - branża sanitarna kanalizacja deszczowa | Numer rys.: 1.6 |
| NAZWA RYS.: | Projekt zagospodarowania terenu - 4KD - Arkusz 2 | Skala: 1:500 |
| ZESPÓŁ AUTORSKI: Branża/Projektant | | Data: marzec 2021 |
| SANITARNY / PROJEKTANT: mgr inż. Izabela Kozłowska PDU/0140/POOS/13 PDU/IS/0018/14 | | Podpis:  |
| SANITARNY / WSPÓŁPRACĄ: mgr inż. Szymon Skarżyński | | Podpis:  |