

PROJEKT
ZAGOSPODAROWANIA TERENU
13KDW
SKALA 1:500

LEGENDA:

Projektowane wg odr. opracowania:

- Krawężnik betonowy 20x30cm
- Krawężnik betonowy 20x22cm
- Krawężnik betonowy 15x30cm
- Krawężnik betonowy 15x22 cm - obniżony
- Obrzeże betonowe 8x30 cm


Kanalizacja deszczowa

Oświetlenie

Kanał technologiczny

Projektowane:

- Kanalizacja sanitarna
- Wodociąg

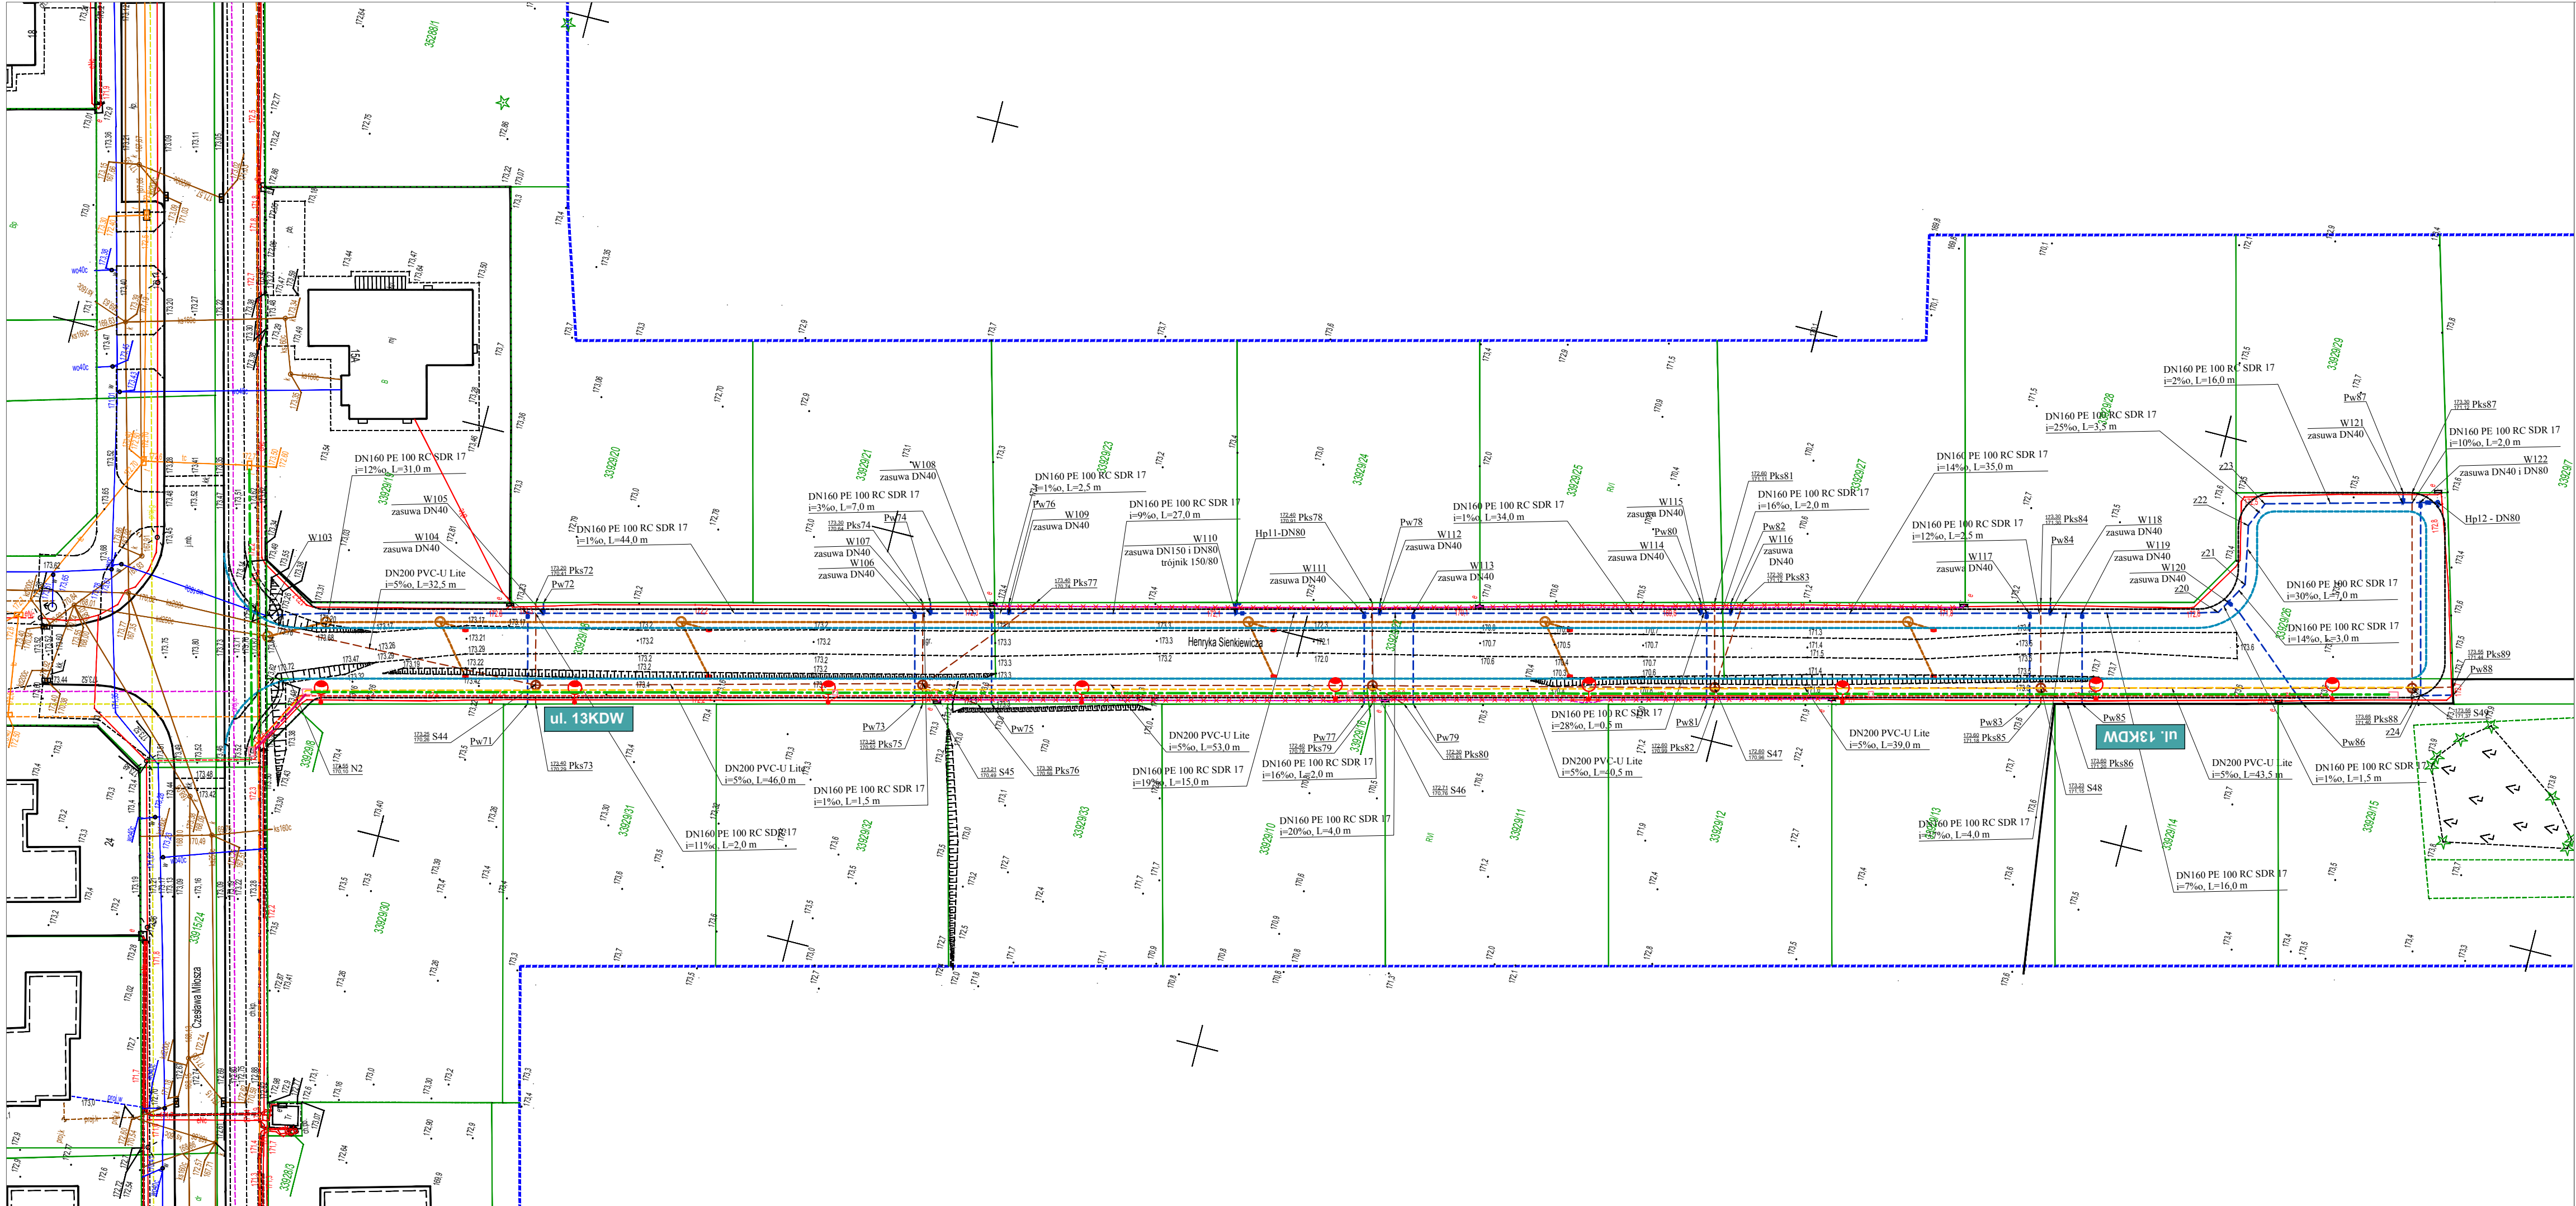

 DROGOWIEC Sp. z o.o. <small>ul. Upięta 14 lok. 50, 15-448 Białystok tel. 795 944 474, e-mail: biuro@drogowiec.pl KRS 000053625, NIP: 966203039, REGON: 362887758</small>			
INWESTOR:	Prezydent Suwałk ul. Mickiewicza 1 16-400 Suwałki		
NAZWA, OBIEKTU:	Budowa ulicy 11KD (ul. J. Brzechwy), ul. 13KDW (ul. H. Sienkiewicza), ulicy 3KD, ulicy 4KD		
STADIUM:	Projekt wykonawczy - branża sanitarna wodociąg i kanalizacja sanitarna	Numer rys.:	1.2
NAZWA RYS.:	Projekt zagospodarowania terenu - 13KDW		Skala: 1:500
ZESPÓŁ AUTORSKI: Branża/Projektant		Data:	marzec 2021
SANITARNA / PROJEKTANT: mgr inż. Izabela Kozłowska POL/0140/POOS/13 POL/IS/0018/14		Podpis:	
SANITARNA / WSPÓŁPRACA: mgr inż. Szymon Skarżyński		Podpis:	