

PROJEKT
ZAGOSPODAROWANIA TERENU
3KD - Arkusz 2
SKALA 1:500

LEGENDA:

Projektowane wg odr. opracowania:

- Krawężnik betonowy 20x30cm
- Krawężnik betonowy 20x22cm
- Krawężnik betonowy 15x30cm
- Krawężnik betonowy 15x22 cm - obniżony
- Obrzeże betonowe 8x30 cm


Kanalizacja deszczowa

Oświetlenie

Kanał technologiczny

Projektowane:

- Kanalizacja sanitarna
- Wodociąg

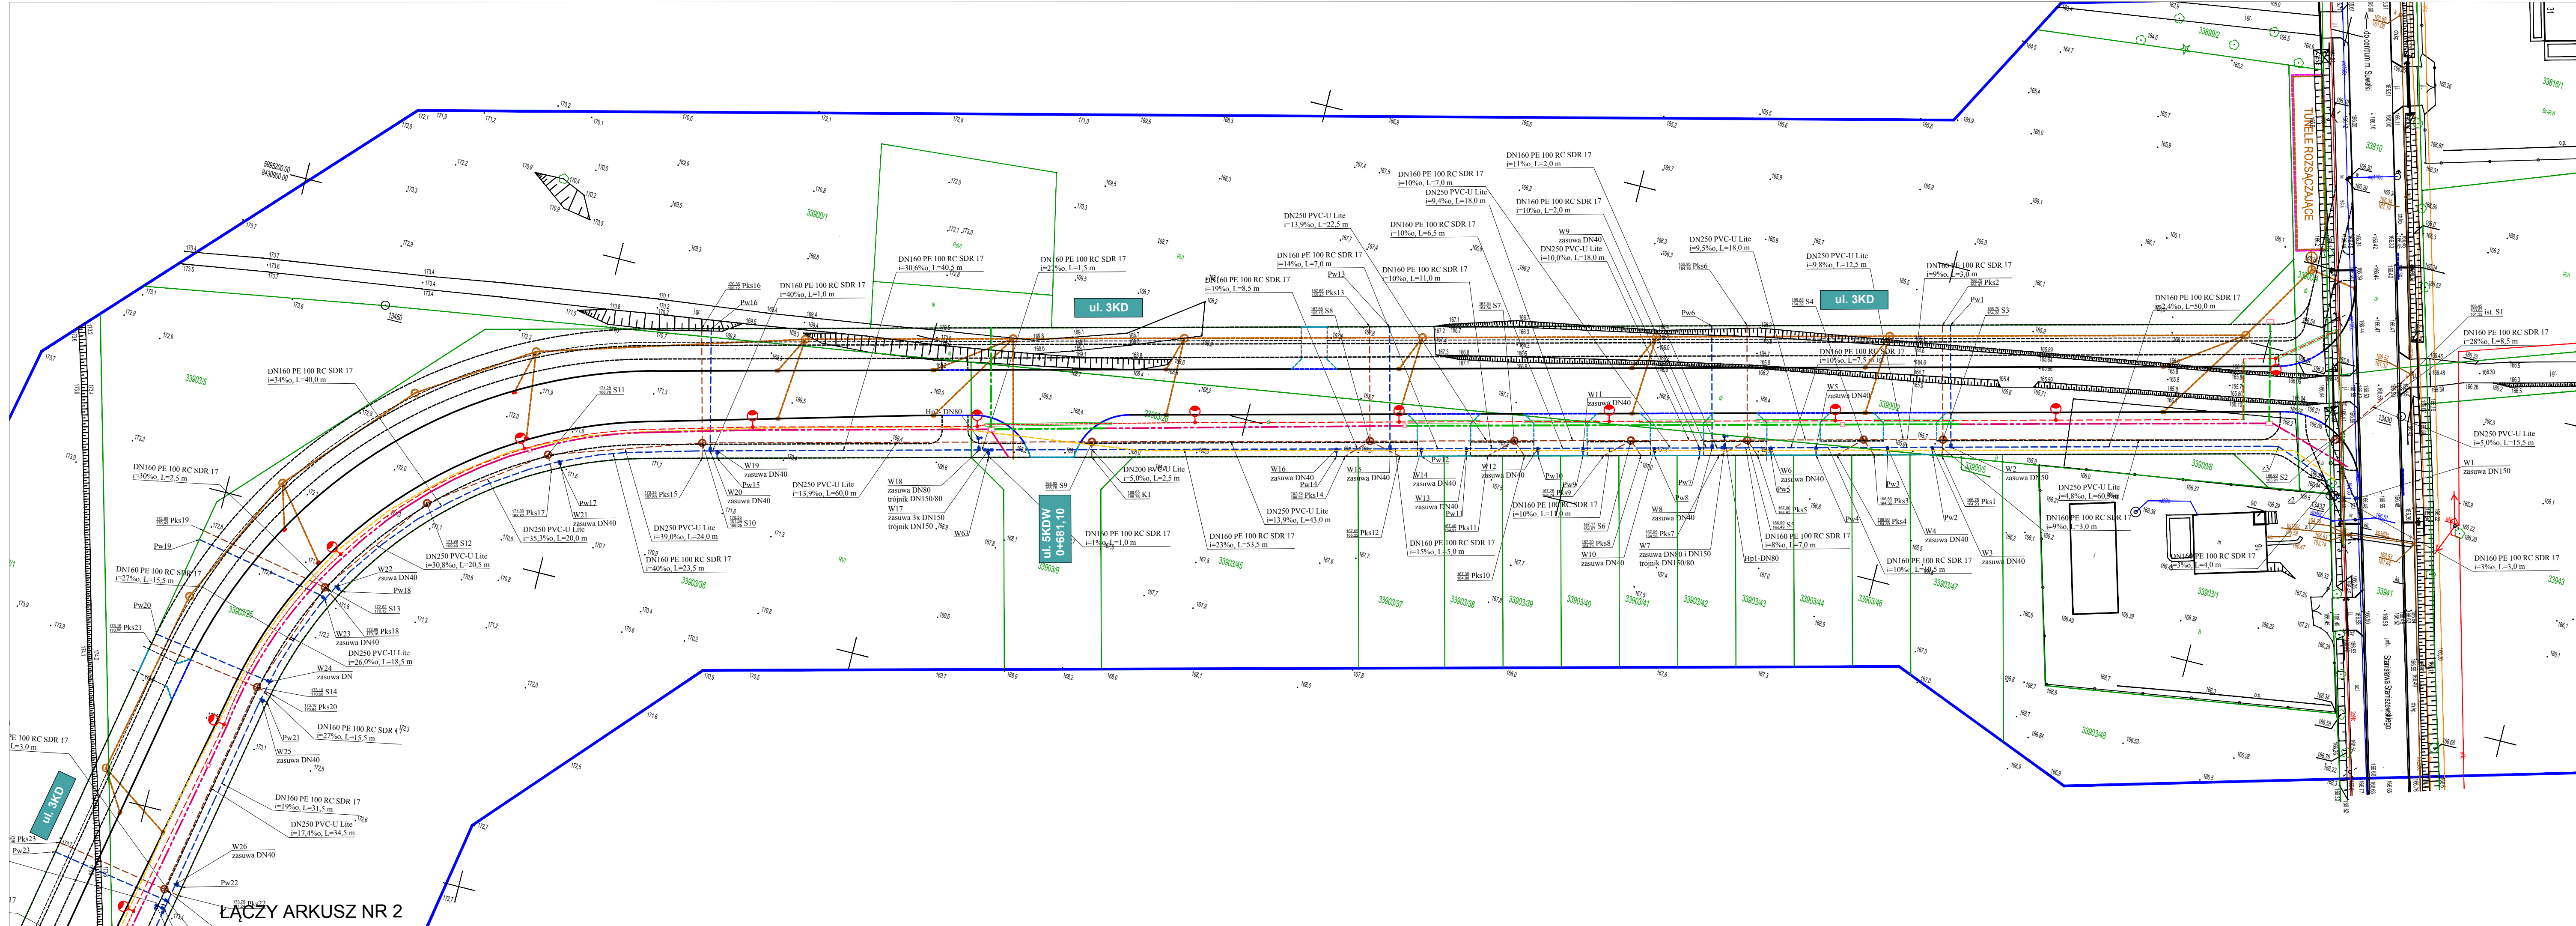

INWESTOR:		Pracownia Suwalki ul. Mickiewicza 1 16-400 Suwałki	
NAZWA OBIEKTU:		Budowa ulicy 11KD (ul. J. Brzechwy), ul. 13KDW (ul. H. Senkiewicza), ulicy 3KD, ulicy 4KD	
STADIUM:		Projekt wykonawczy - branża sanitarna wodociąg i kanalizacja sanitarna	Numer rys.: 1.4
NAZWA RYS.:		Projekt zagospodarowania terenu - 3KD - Arkusz 2	Skala: 1:500
ZESPÓŁ AUTORSKI:		Bransz/Projektant	Data: marzec 2021
SANITARNY / PROJEKTANT:		mgr inż. Izabela Kozłowska POL/0140/PO/0513 PDL/IS/0019/14	Podpis:
SANITARNY / WSPÓŁPRACA:		mgr inż. Szymon Skarżyński	Podpis: