


RZUT PARTERU

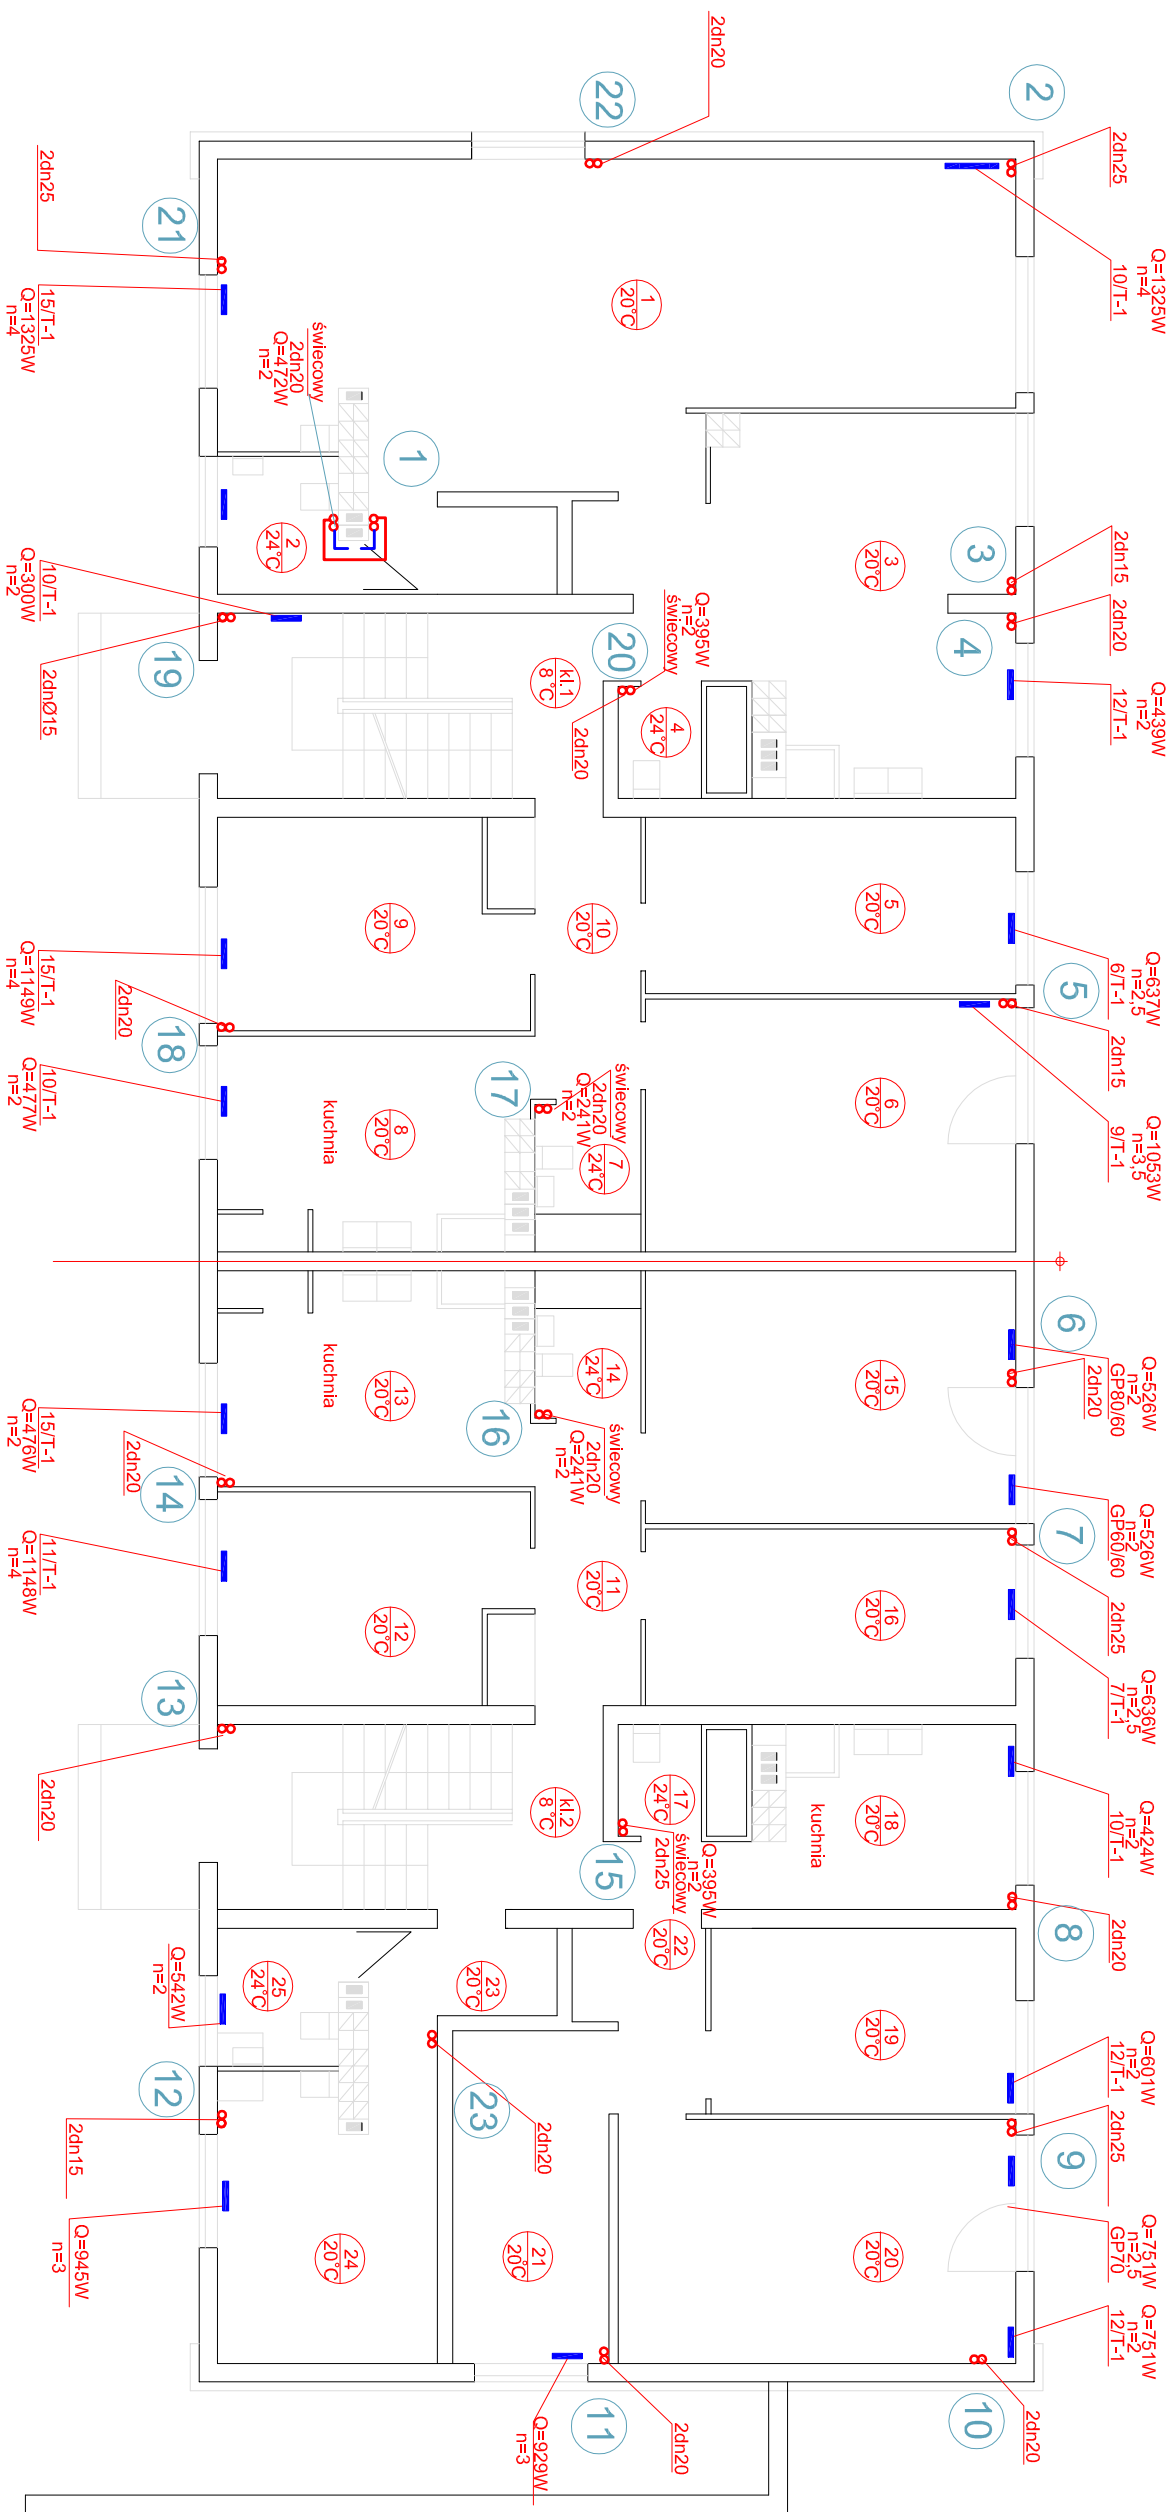

"DOM-BUD" Suwałki						BRANŻA: SANTARNA	
OBIEKT: Istniejący budynek mieszkalny wielorodzinny				STADIUM: PB		NR RYS.: 3	
ADRES: 16-400 Suwałki, ul. M. C. Ogrodowa 53				SKALA: 1:100			
				RYSUNEK: Rzut parteru - regulacja instalacji c.o.			
IMIĘ I NAZWISKO		NR UPR.		DATA		PODPIS	
PROJEKTANT:		mgr inż. Danuta Piśczatowska		SUW 75/90		31.01.2009	