


# PROFIL PODŁUŻNY

SKALA 1 :  $\frac{100}{500}$

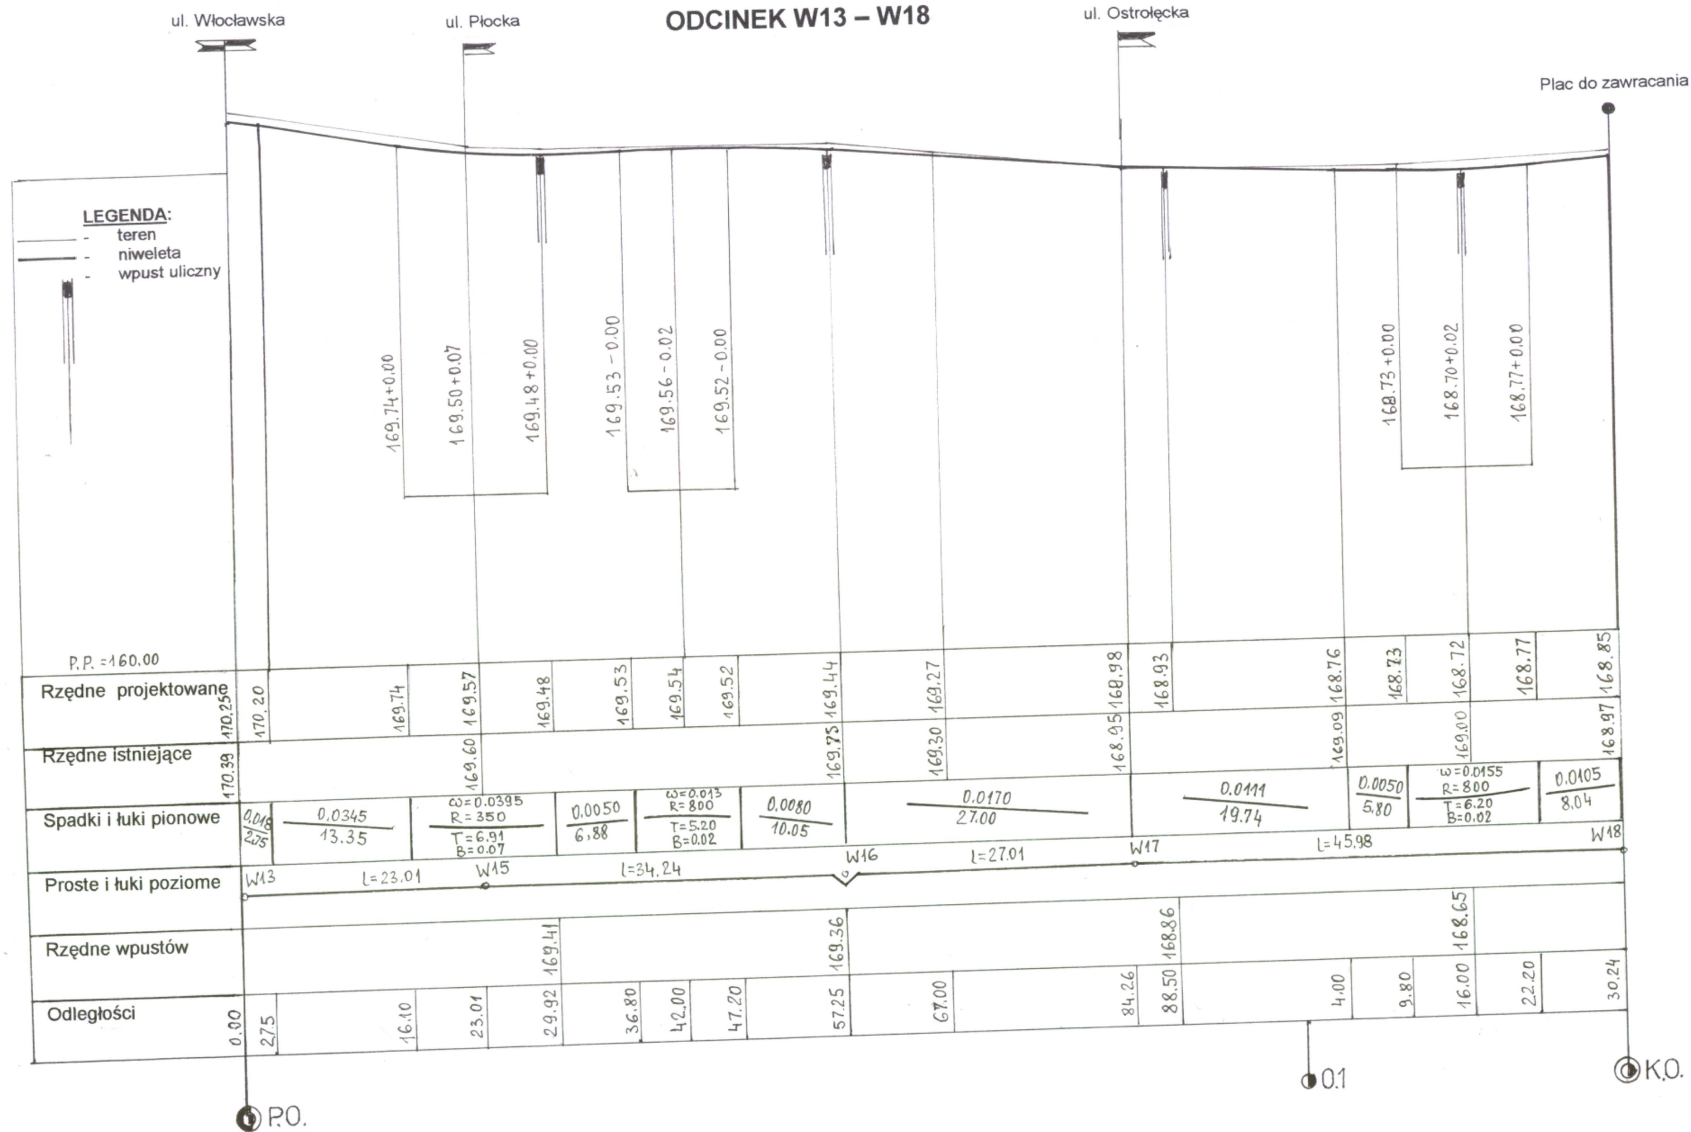

PRACOWNIA PROJEKTOWA „DARPOL”	
Gawrych Ruda 86 16-402 Suwałki tel./fax 5639120, e-mail: pp.darpol@gmail.com	
Obiekt i adres	Budowa ulic, ciągów pieszo – rowerowych oraz uzupełnienia uzbrojenia technicznego na osiedlu Hancza w Suwałkach
Tytuł opracowania	Profil podłużny ul. Ciechanowska – odcinek W13 – W18
Zespół Projektant	Imię i nazwisko mgr inż. Zygmunt Dargiewicz
Sprawdzający	mgr inż. Marek Onocki
	Nr upr. Suw-5/97
	Podpis
	Skala 1: 500
	Nr rys. 100
	Data: Kwiecień 2013 r.