


# PROFIL PODŁUŻNY

SKALA 1 :  $\frac{100}{500}$

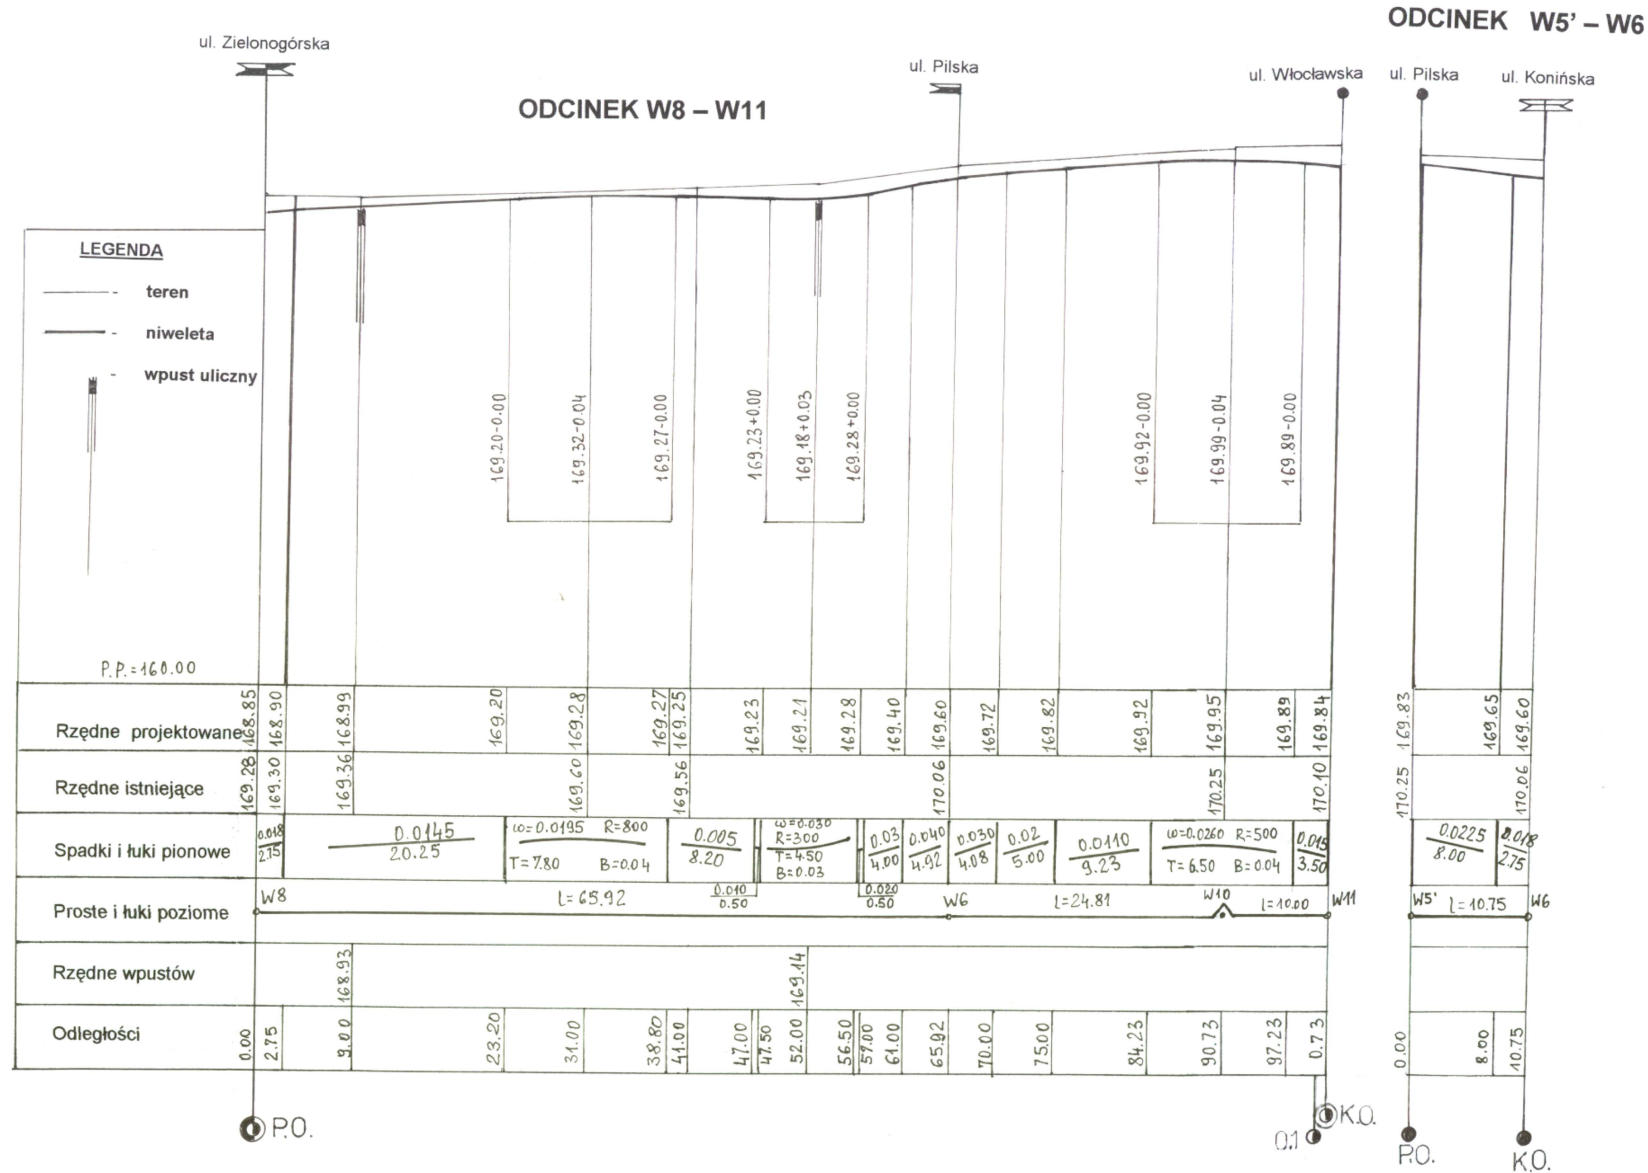

PRACOWNIA PROJEKTOWA „DARPOL”	
Gawrych Ruda 86 16-402 Suwałki tel./fax 5639120, e-mail: pp.darpol@gmail.com	Data: Kwiecień 2013 r.
Obiekt i adres: Budowa ulic, ciągów pieszo – rowerowych oraz uzupełnienia uzbrojenia technicznego na osiedlu Hańcza w Suwałkach	Nr rys. 100
Tytuł opracowania: Profil podłużny ul. Konińska odcinek W8 – W11 i W5' – W6	Skala 1: 500
Zespół: Imię i nazwisko	Nr upr. Podpis
Projektant: mgr inż. Zygmunt Dargiewicz	Suw-5/97
Sprawdzający: mgr inż. Marek Otręcki	Suw-81/94