


PROFIL PODŁUŻNY

SKALA 1 : $\frac{100}{500}$

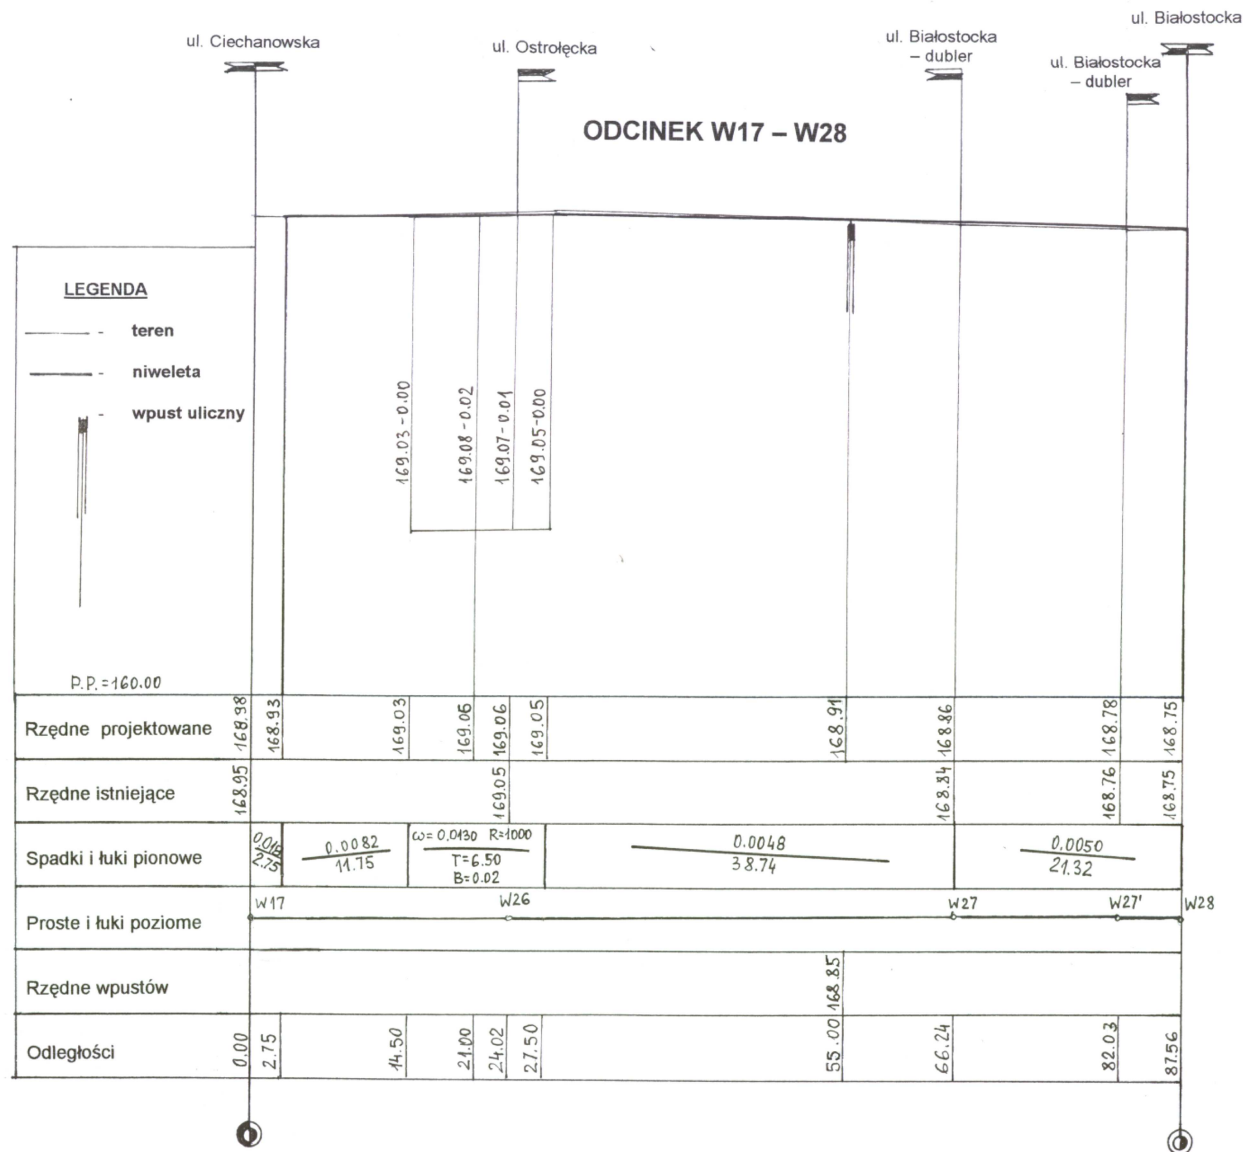

PRACOWNIA PROJEKTOWA „DARPOL” Gawrych Ruda 86 16-402 Suwałki tel./fax 5639120, e-mail: pp.darpol@gmail.com			
Obiekt i adres	Budowa ulic, ciągów pieszo – rowerowych oraz uzupełnienia uzbrojenia technicznego na osiedlu Hańcza w Suwałkach		Data: Kwiecień 2013 r.
Tytuł opracowania	Profil podłużny ul. Ostrołęcka – odcinek W17 – W28		Nr rys. Skala 1: 100 500
Zespół	Imię i nazwisko	Nr upr.	Podpis
Projektant	mgr inż. Zygmunt Dargiewicz	Suw-5/97	
Sprawdzający	mgr inż. Marek Odrocki	Suw-81/94	