

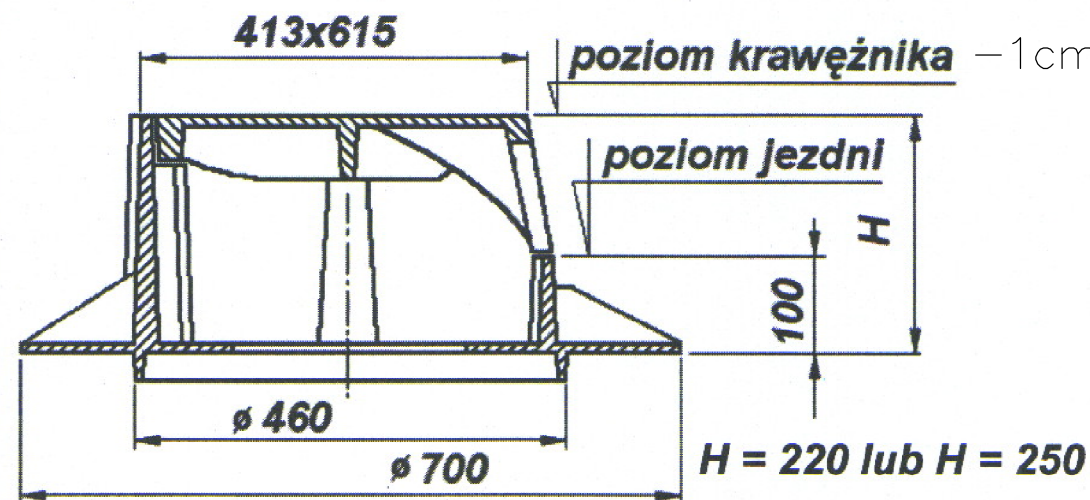


**Wpusty ściekowe krawężnikowe
wg PN-EN 124 : 2000
z uchylną klapą – na zawiasach
o wysokości lica krawężnikowego 120 lub 150 mm
Klasa C 250, D 400**

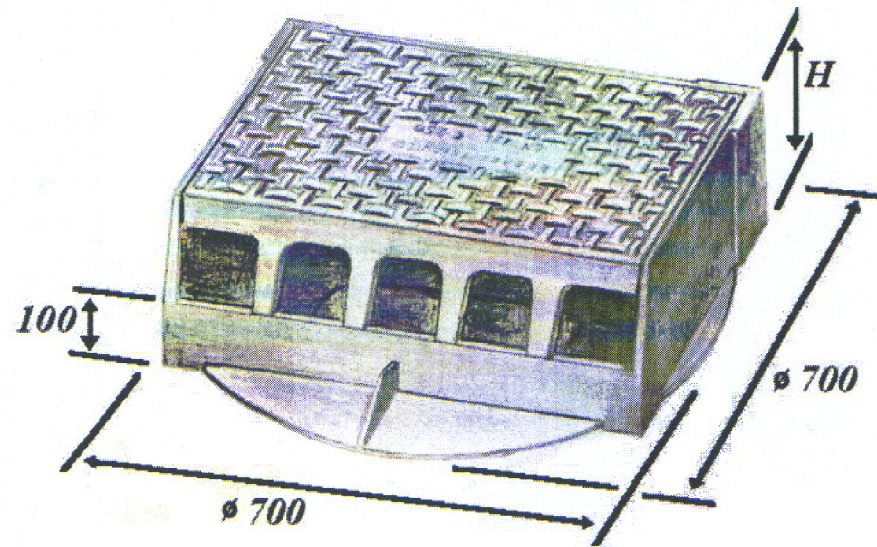

Funkcję osadnika zanieczyszczeń może spełniać (wg wyboru) wewnętrzna krata zbierająca lub kosz (wiadro kanalizacyjne) D1 lub C3 wg DIN 4052

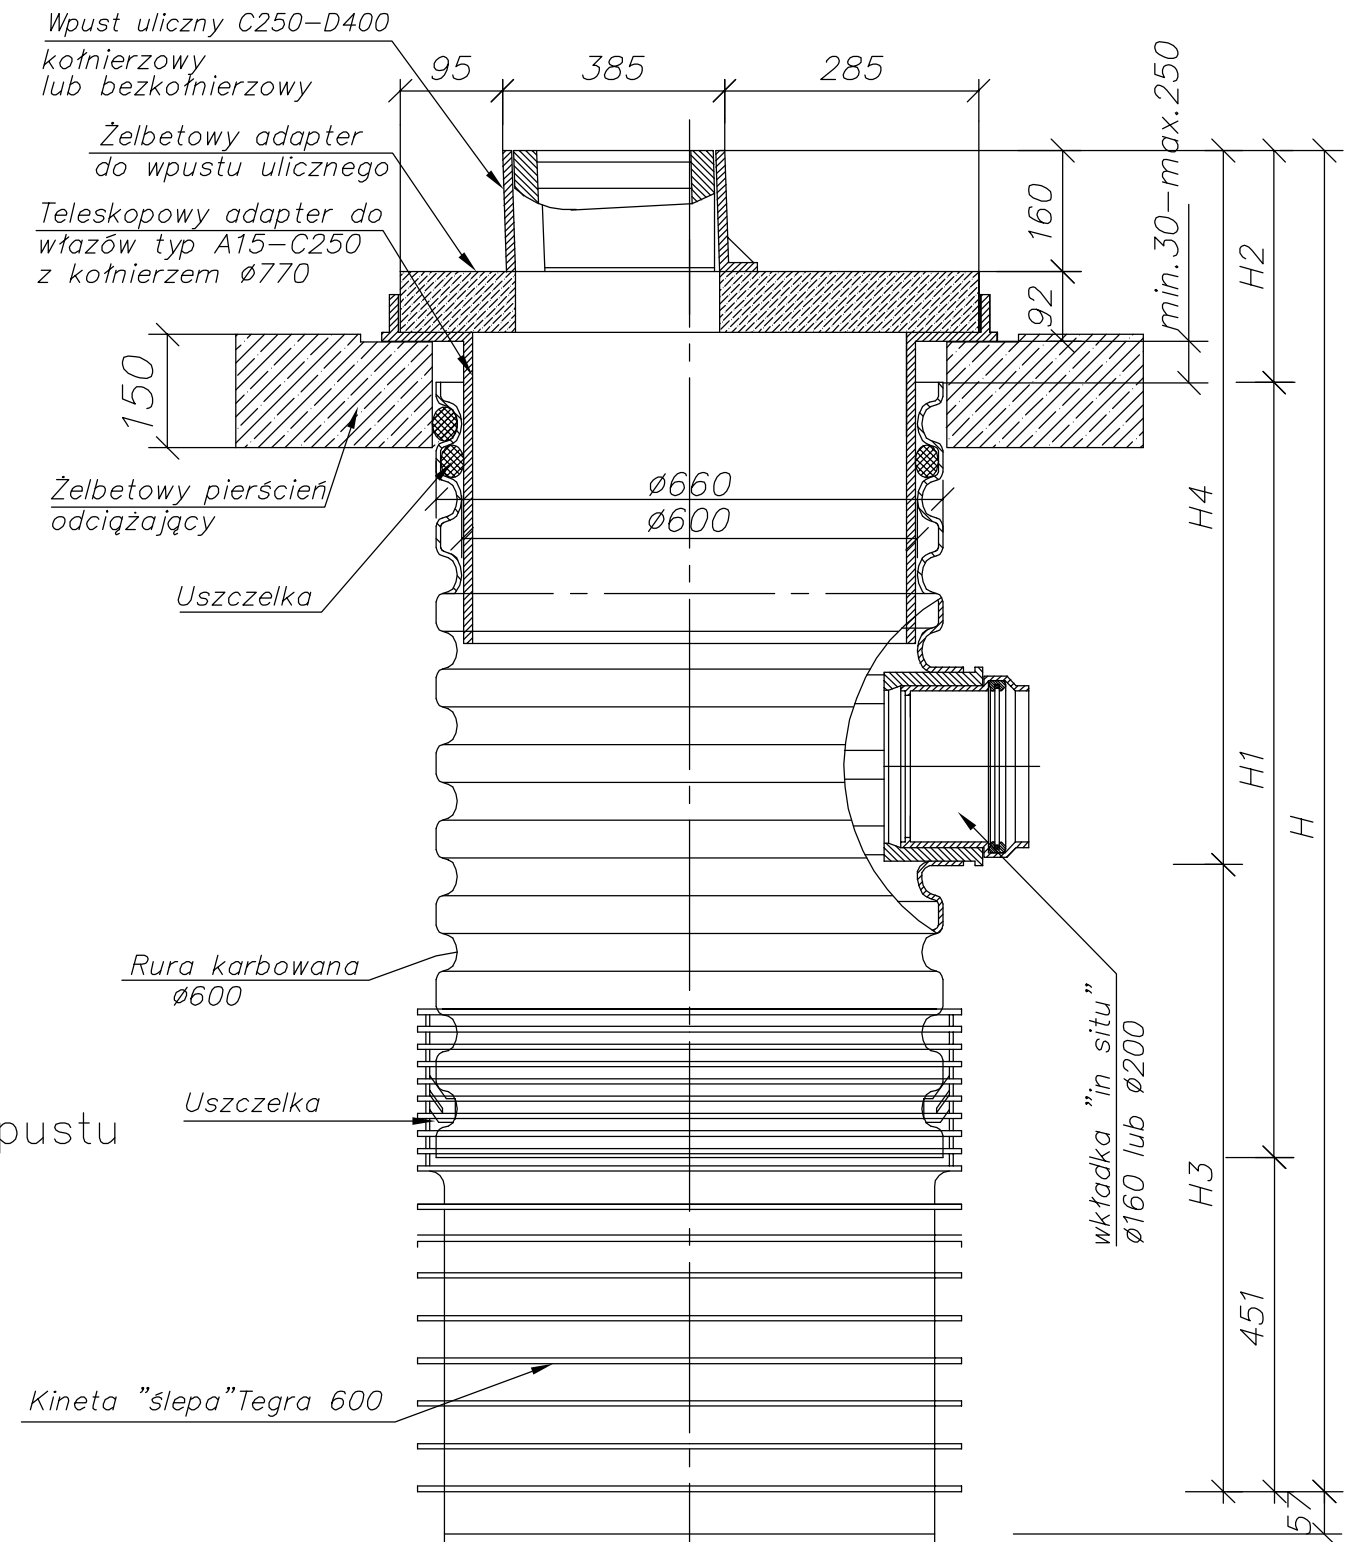

Studzienka deszczowa Tegra 600 z teleskopowym adapterem do włazów i żelbetowym pierścieniem odcciążającym oraz wpustem ulicznym klasy C250-D400

PRACOWNIA PROJEKTOWA „DARPOL” ZYGMUNT DARGIEWICZ Gawrych Ruda 86 16-402 Suwałki tel./fax 5639120, e-mail: pp.darpol@gmail.com			
Obiekt i adres	Budowa ulic, ciągów pieszo-rowerowych oraz uzupełnienia uzbrojenia technicznego na osiedlu Hańcza w Suwałkach		Data: kwiecień 2013 r.
			Nr rys. KD5
Tytuł opracowania	SIEĆ KANALIZACJI DESZCZOWEJ Szczegół studzienki osadnikowej z wpustem deszcz.		Skala 1:10
Zespół	Imię i nazwisko	Nr upr.	Podpis
Projektant	mgr inż. Andrzej Urbanowicz	SUW-1/96	
Sprawdzający	mgr inż. Dorota Bazylewicz	PDL/0075/PWOS/05	