

 
 
Wentylator kanałowy W1a
Typ VENT-160LK

Wydatek: 340 m3/h; Spręż 170 Pa;

Zasilanie: 230 V; 70 W; 50 Hz; Masa: 5,0 kg

LEGENDA:

- PROJEKTOWANY KANAŁ NAWIEWNY
- PROJEKTOWANY KANAŁ WYWIEWNY




- ANEMOSTAT NAWIEWNY

- ANEMOSTAT WYWIEWNY

ETYKIETA WENTYLACYJNA
POMIESZCZENIA, ZAWIERA JEGO:

- NUMER (T1)
- ILOŚĆ POW. WENT. [m3/h] (340)
- RODZAJ WENTYLACJI
NW- NAWIEWNO-WYCIĄGOWA
N - NAWIEWNA
W - WYCIĄGOWA
- KROTNOŚĆ WYMIAN (10,0)

| | |
|----|------|
| T1 | 340 |
| N | 10,0 |

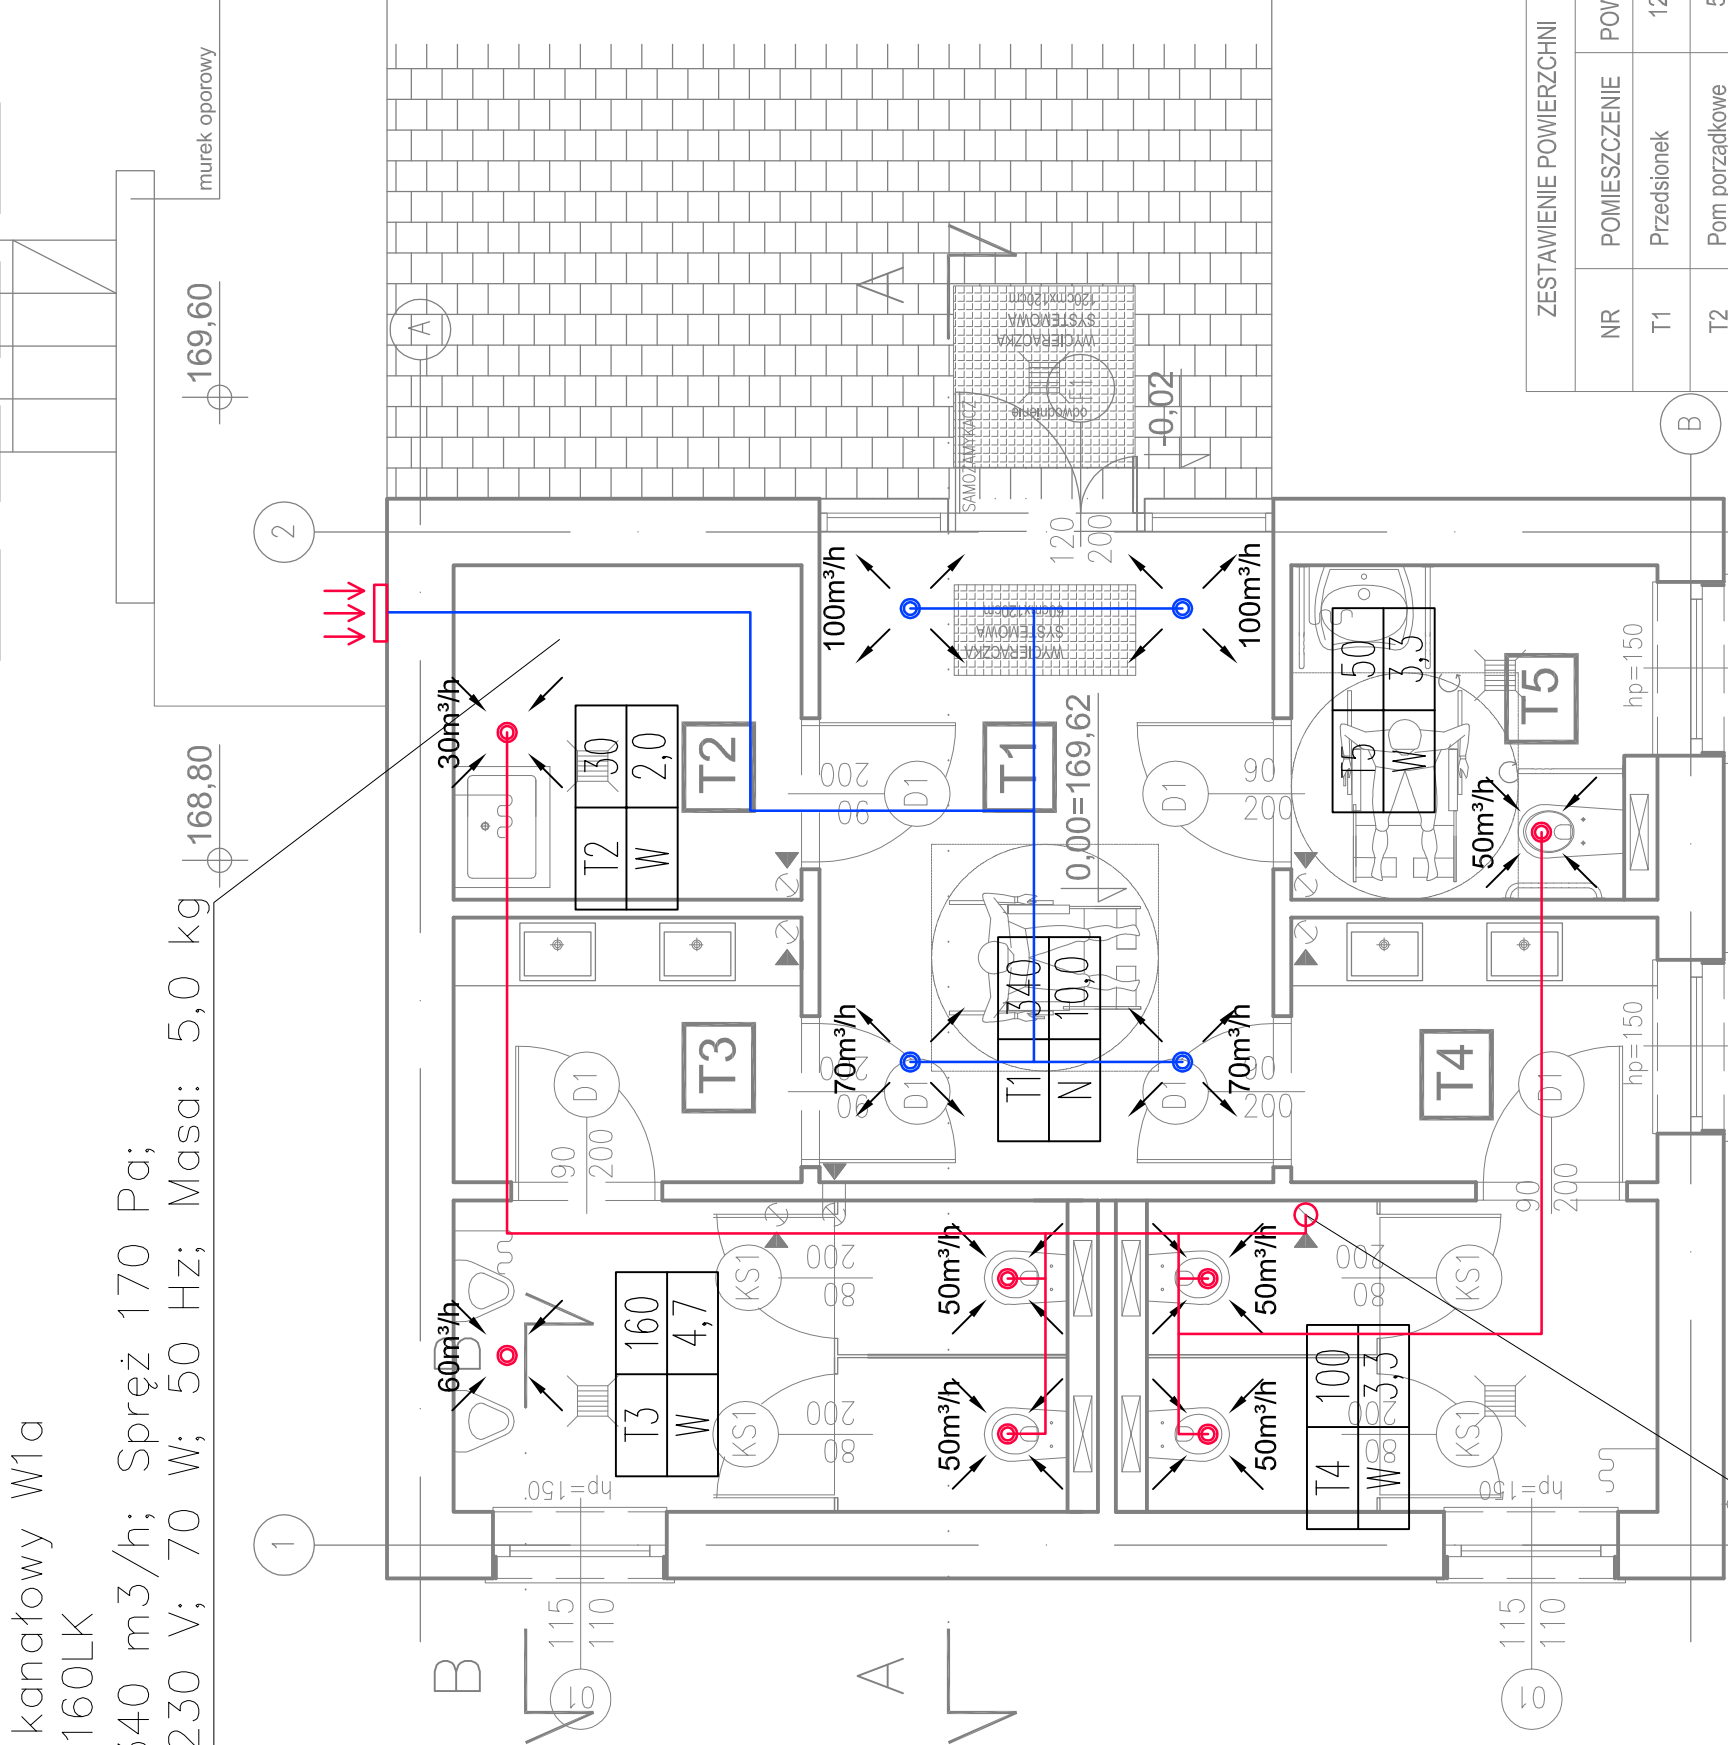

Wentylator dachowy W14
Typ CTHB/6 225
Wydatek: 340 m3/h; Spręż 100 Pa;
Zasilanie: 230 V; 90 W; 50 Hz; Masa: 17,0 kg

| ZESTAWIENIE POWIERZCHNI | | |
|-------------------------|----------------|------------------------|
| NR | POMIESZCZENIE | POW. (m ²) |
| T1 | Przedsiónek | 12,20 |
| T2 | Pom porządkowe | 5,42 |
| T3 | Toaleta męska | 12,04 |
| T4 | Toaleta damska | 10,83 |
| T5 | Toaleta NSP | 5,49 |



PROJEKT:
plan3D ADRIAN BOGUTCZAK
90-562 Łódź, ul. Łąkowa 3/5, tel/fax 42 282 06 00
www.plan3d.com.pl biuro@plan3d.com.pl

| | |
|-----------|---|
| TEMAT: | OPRACOWANIE DOKUMENTACJI TECHNICZNEJ PRZEBUDOWY BYŁEGO "HOTELU SUWAŁSZCZYZNA" NA CELE ADMINISTRACJI PUBLICZNEJ I SAMORZĄDOWEJ ORAZ REMONTU DACHU I ELEWACJI PRZYLEGŁEGO BUDYNKU SOK I PROJEKT BUDYNKU TOALET PUBLICZNYCH. |
| TOM: | TOM III |
| INWESTOR: | PROJEKT BUDYNKU TOALET PUBLICZNYCH |
| ADRES: | MIASTO SUWAŁKI UL. MICKIEWICZA 1, 16-400 SUWAŁKI |
| INWEST.: | 16-400 SUWAŁKI, UL. T. NONIEWICZA 71 działki o nr ew. 11030/3, 11032/3, 11032/4 11033/1, 11034/1, 11035/1, 11036/1, 11037/1, 11041/8, 11041/9, 11041/11, 11041/12, 12378, 12379 |

| | |
|---------------|--|
| PROJEKTANT: | mgr inż. Paweł Groberek upr. nr LOD/1394/POOS/10 |
| OPRACOWAŁ: | mgr inż. Marcin Sadok |
| SPRAWDZAJĄCY: | mgr inż. Norbert Jastrzębski upr. nr LOD/0655/PWOS/06 |

| | |
|-------------------|-----------------------------------|
| STADIUM: | RYSUNEK: Instalacja wentylacji |
| Projekt budowlany | rzut toalet |
| BRANŻA: SANITARNA | SKALA: 1:100 |
| DATA: maj 2013 | NR RYSUNKU: WE-01 |