
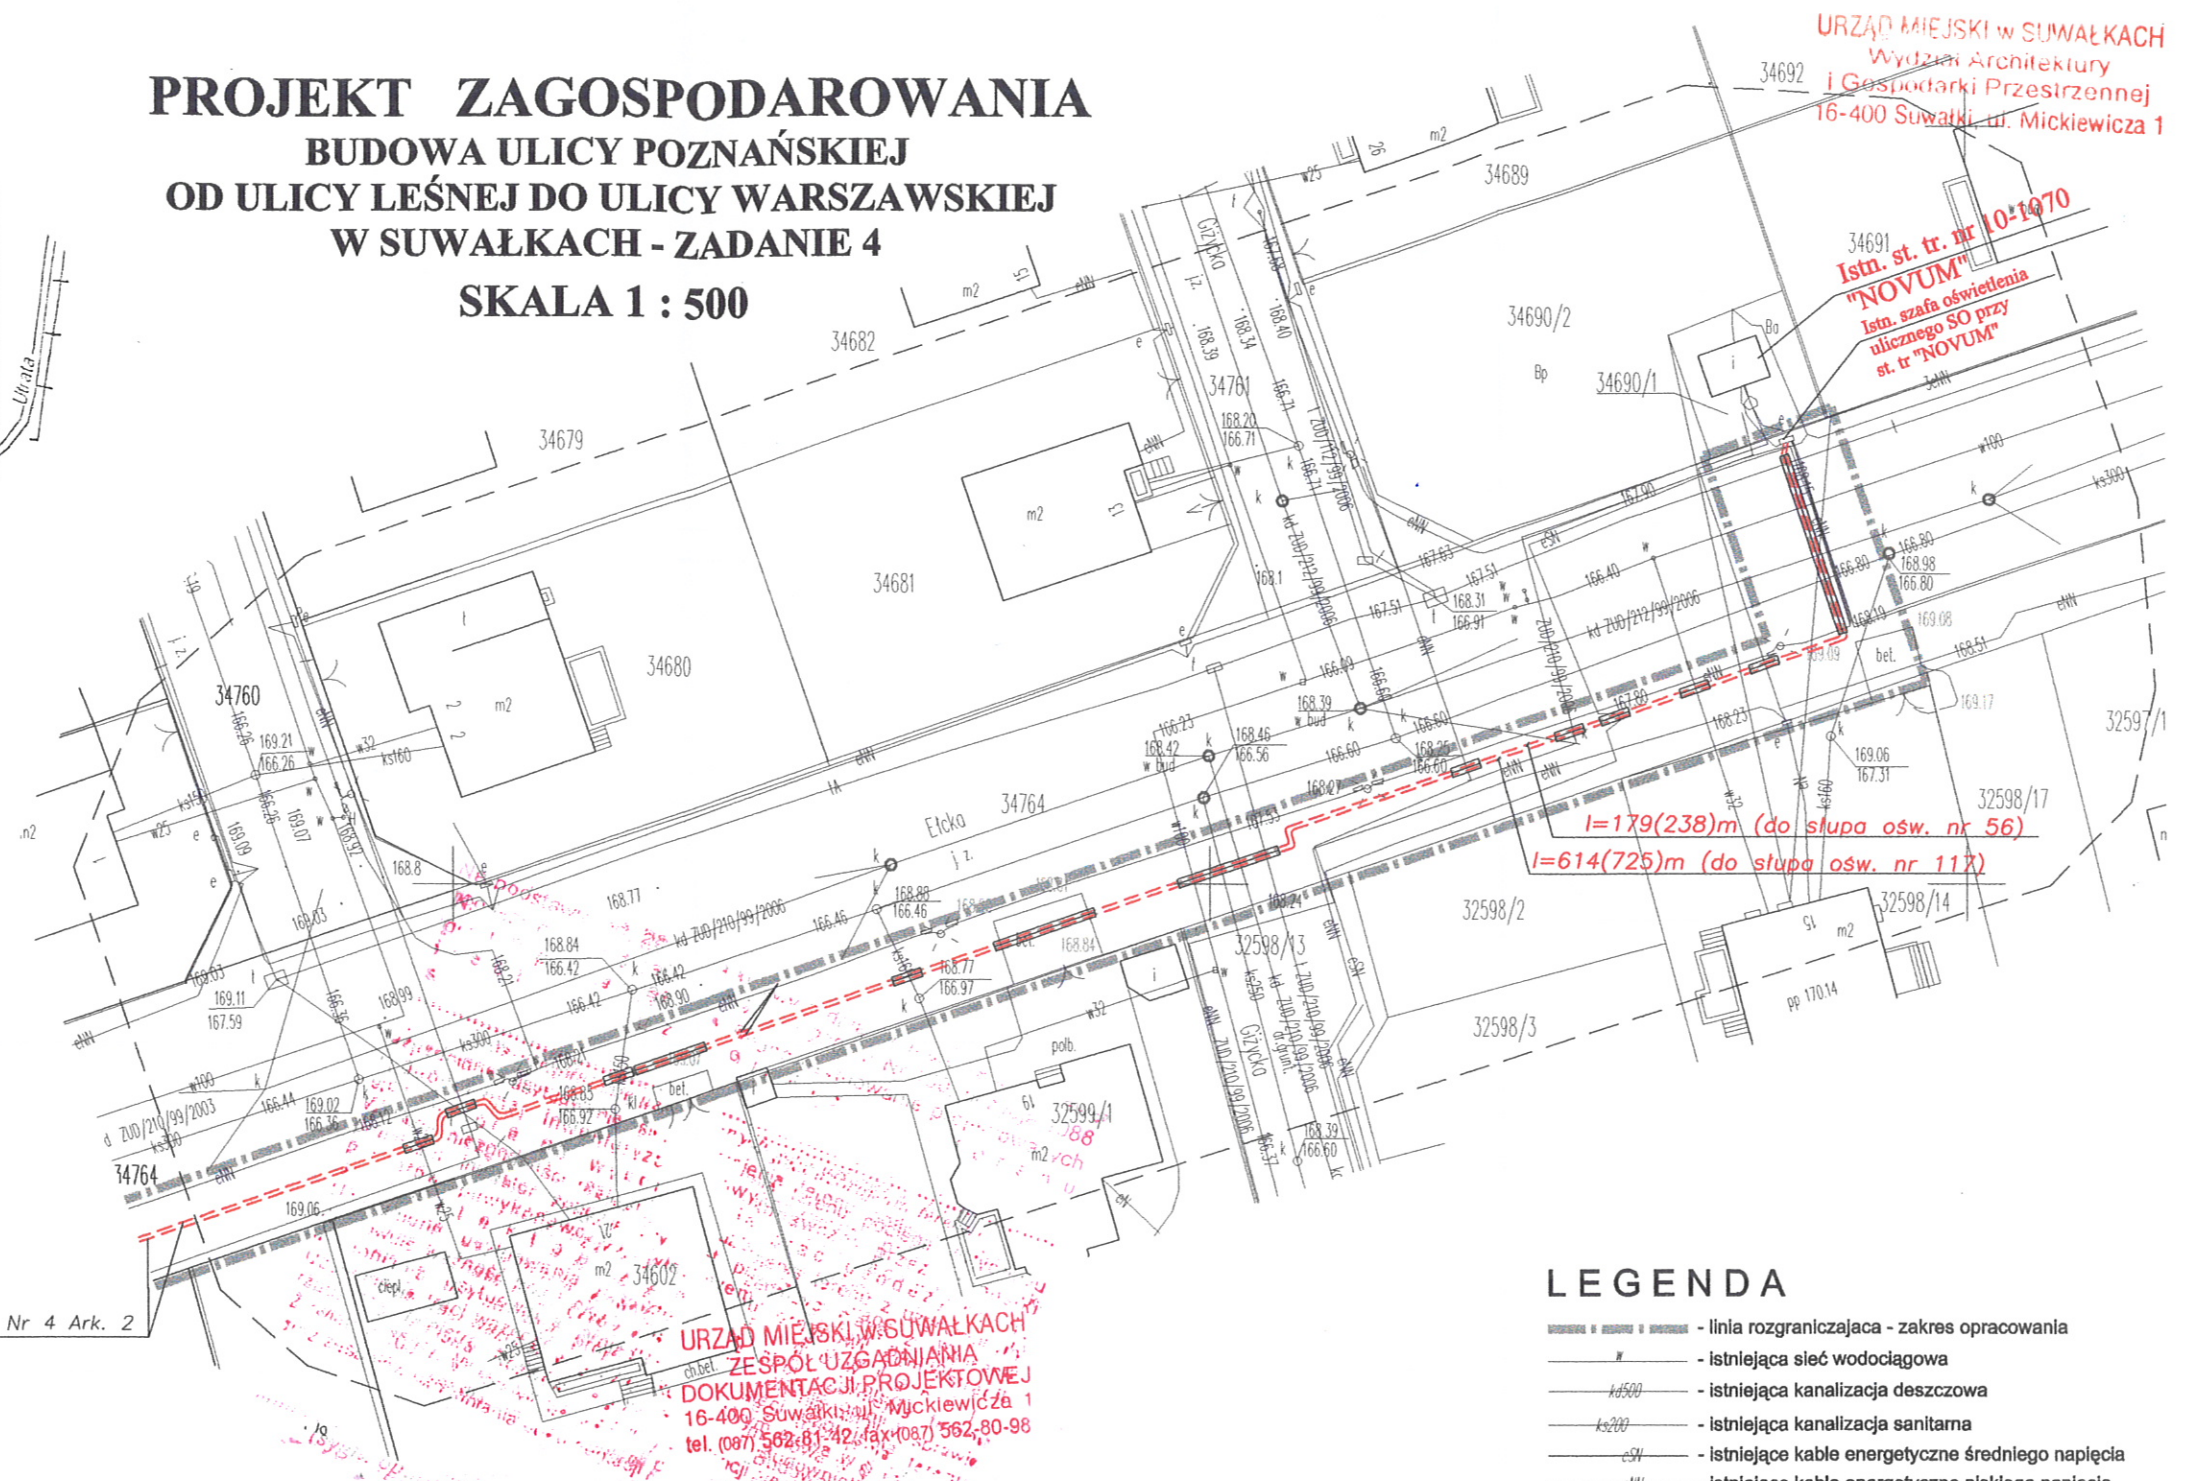


# PROJEKT ZAGOSPODAROWANIA BUDOWA ULICY POZNAŃSKIEJ OD ULICY LEŚNEJ DO ULICY WARSZAWSKIEJ W SUWAŁKACH - ZADANIE 4 SKALA 1 : 500

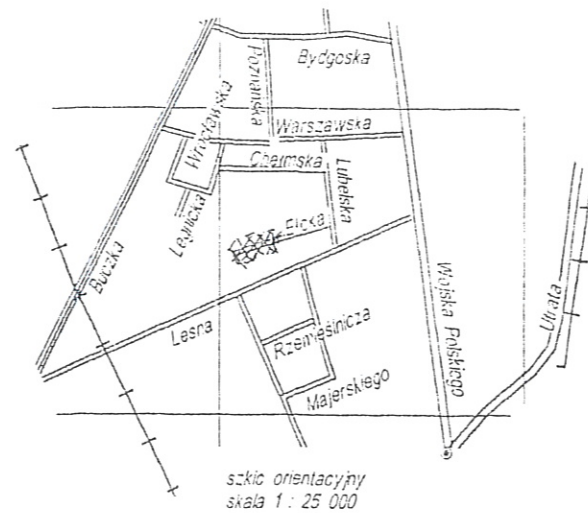

## LEGENDA

- linia rozgraniczająca - zakres opracowania
- istniejąca sieć wodociągowa
- istniejąca kanalizacja deszczowa
- istniejąca kanalizacja sanitarna
- istniejące kable energetyczne średniego napięcia
- istniejące kable energetyczne niskiego napięcia
- istniejąca kanalizacja telefoniczna
- nr geod. działki
- projektowana linia kablowa 0,4kV - oświetleniowa

MAPA SYTUACYJNO - WYSOKOŚCIOWA 1 : 500  
SUWAŁKI ul. Etcka cz. dz. 34764

L.k.s.rob: 53/2006  
ERG: 828-210/2006

arkusze map: 215.342, 1613 i 1631  
mapa aktualna na dzień 2006.08.10.

Suwałki dnia 2006.08.11.

Usługi Geodezyjne Stanisław Essel  
16-400 Suwałki ul. Poca 8/37

**ZA ZGODNOŚĆ  
Z ORYGINAŁEM  
P.P. "DARPOL"**

**Geodeta Uprawniony**  
Upr. Nr 8104

Stanisław Essel  
16-400 Suwałki, ul. Poca 8/37  
tel. (0 prefix 87) 565 83 15; 0 607 382 028

mgr inż. Zygmunt Dargiewicz

Na podstawie art. 28 ust. 1 ustawy z dnia 17 maja 1989 r. Prawa geodezyjne i kartograficzne (Dz.U. z 2000 r. Nr 100, pozycja 1086 i Nr 120, pozycja 1268) uzgodniono usytuowanie projektowanych sieci uzbrojenia terenu:  
**KANALIZACJA SANITARNA I DESZCZOWEJ  
ELEKTROENERGETYKA I ENERGETYKA**  
(tzw. szczególnie uzbrojenia terenu)  
Uzgodnione usytuowanie sieci uzbrojenia terenu podlega wyznaczeniu i geodezyjnej inwentaryzacji powykonawczej przez jednostki uprawnione do wykonywania prac geodezyjnych. W razie niezgodności realizacji sieci uzbrojenia terenu z uzgodnionym projektem inwestor zobowiązany jest przedłożyć mapę z wynikami pomiarów powykonawczych właściwemu organowi administracji architektonicznej no-budowlanej. Uzgodnione usytuowanie projektowanych sieci uzbrojenia terenu zachowuje ważność przez okres 3 lat od dnia wydania opinii w sprawie uzgadniania usytuowania projektowanych sieci uzbrojenia terenu. Uzgodnienie traci ważność w przypadku, w którym mowa w § 13 rozporządzenia Ministra Rozwoju Regionalnego i Budownictwa z dnia 2 kwietnia 2001 r. W sprawie geodezyjnej ewidencji sieci uzbrojenia terenu oraz zespołów uzgadniania dokumentacji projektowej (Dz. U. nr 38, pozycja 455).

mgr inż. Elżbieta Urbanowicz  
Przewodnicząca Miejskiego Zespołu  
Uzgadniania Dokumentacji Projektowej

62.7442-231/2006  
(oryg. opinii)

Suwałki 9.11.2006  
(miejscowość i data)

PRACOWNIA PROJEKTOWA „DARPOL” Gawrych Ruda 86 16-402 Suwałki tel./fax 5639120			
Obiekt i adres		Data: 09.2006r.	
Budowa ulicy Hubala w Suwałkach Zadanie 4		Nr rys. 2/3	
Tytuł opracowania		Skala: 1 : 500	
Zespół	Imię i nazwisko	Nr upr.	Podpis
Projektant	mgr inż. Zygmunt Dargiewicz	SUW-5/97	
Sprawdzający	mgr inż. Marek Otrócki	SUW-81/94	
Projektant	mgr inż. Andrzej Urbanowicz	SUW-1/96	
Sprawdzający	mgr inż. Dorota Bazylewicz	PDL/0075/PWOS/05	
Projektant	mgr inż. Stefan Bolewski	SUW 42/89	
Sprawdzający	inż. Lechosław Wierzbicki	96/G/75	