


Adres obiektu	województwo podlaskie m. Suwałki			
Stadium	PROJEKT BUDOWLANY			
Nazwa projektu	Budowa ulic oraz uzupełnienie uzbrojenia terenu na osiedlu Hanięza część północnej i południowej w Suwałkach - część 1			
Tytuł rysunku	Sieć kanalizacji deszczowej. Profil podłużny sieć - ul. Koszalińska		Skala 1:500/1:100	
Branża	SANITARNIA		Data 28.04.2014	Zał. nr/ark. 7/3
Stanowisko	Imię i Nazwisko	Nr uprawnień	Profil	
Projektant	mgr inż. Sylwia Kozłowska-Kaliś	PDL/0092/PWOS/04		
Współpraca	inż. Mariusz Kaliś	-		
Sprawdzający	Inż. Dariusz Wasilewski	Lon-44		
<small>Wykonano na podstawie projektu budowlanego i planu sytuacyjnego. Wykres jest częścią projektu i nie może być używany samodzielnie. Wykres jest własnością projektanta i nie może być kopiowany, rozpowszechniany ani wykorzystywany w inny sposób bez zgody projektanta.</small>				

- 1

Istn. wodociąg Dn=100 mm  
Rz=ok. 166.64  
Istn. sieć energ. NN  
Rz=ok. 168.31/do likwidacji/
- 2
- 3

Proj. sieć energ. NN  
Rz=ok. 168.40  
Proj. sieć energ. NN
- 4

Rz=ok. 168.41  
Proj. sieć energ. NN
- 5


Rz=ok. 168.43  
Istn. sieć energ. NN
- 6

Rz=ok. 168.51/do likwidacji/  
Proj. kan. sanit. Dn=160 mm
- 7


Rz=166.74  
Proj. sieć energ. NN
- 8

Rz=ok. 168.65  
Proj. sieć energ. NN
- 9


Rz=ok. 168.65

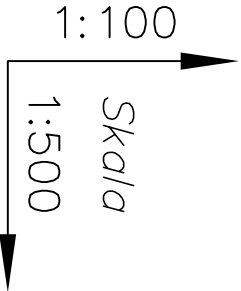

Rzędna p.p.159.00 m.n.p.m.
Rzędna terenu istn./proj.
Rzędna dna kanału
Zagłębienie istn./proj.
Spadek / Średnica, materiał
Odległości

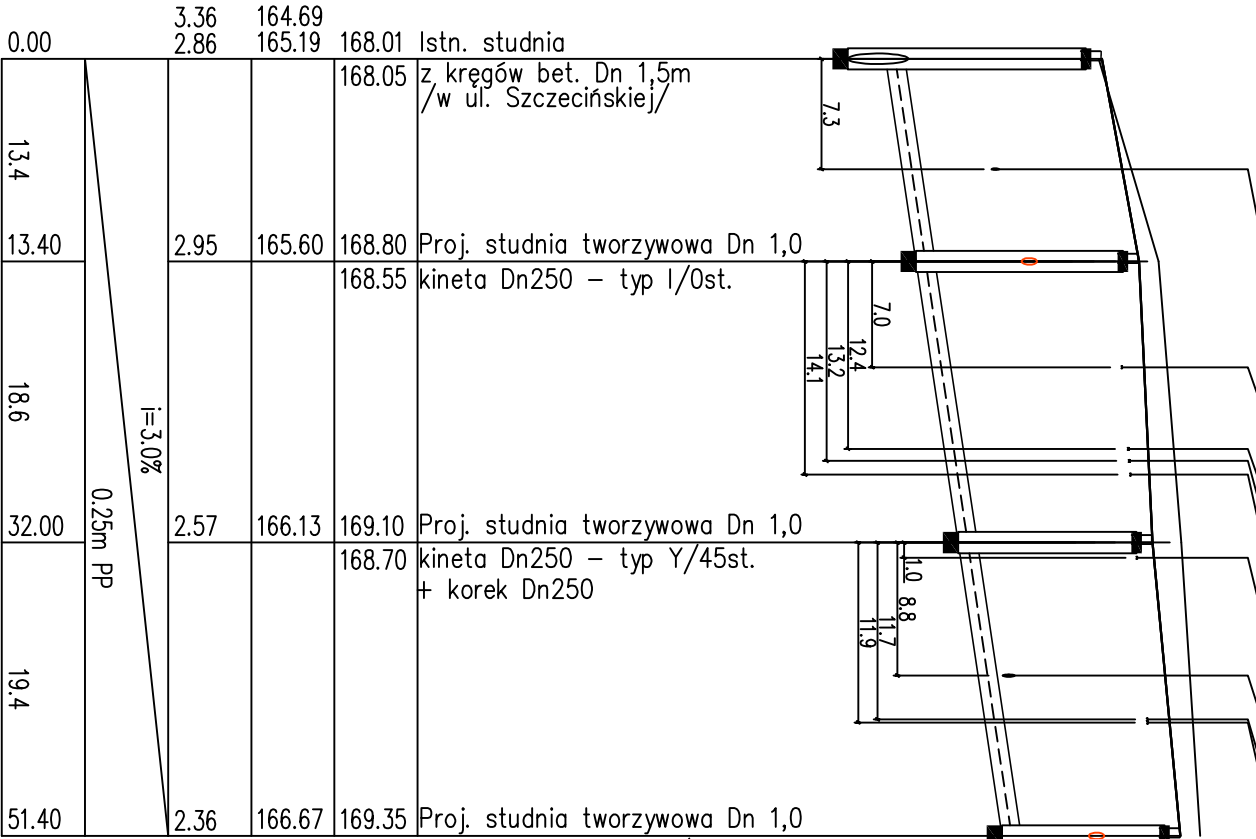

Oznaczenia

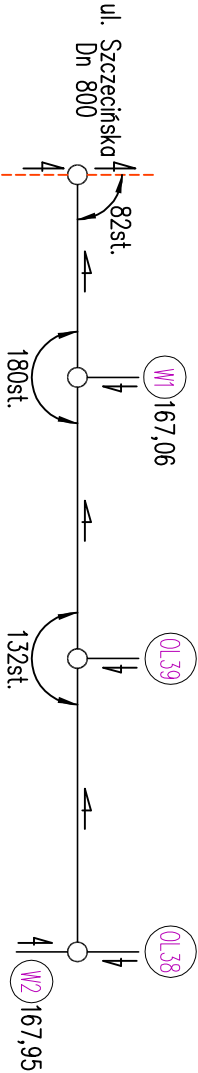

PROFIL PODŁUŻNY  
SIECI DESZCZOWEJ  
GRAWITACYJNEJ  
-SKALA 1:500/1:100-

