




Odwodnienie liniowe OL2 /ul. Olsztyńska/

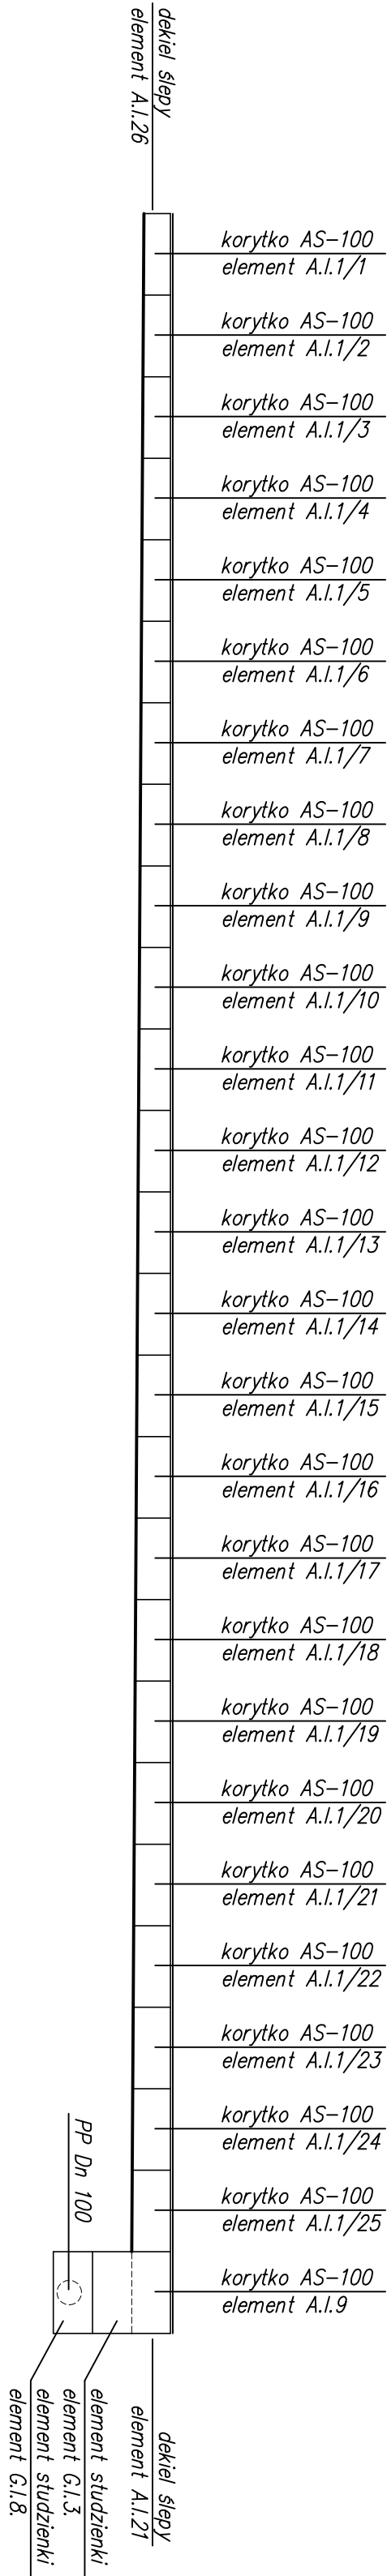


Odwodnienie liniowe OL3 /ul. Olsztyńska/

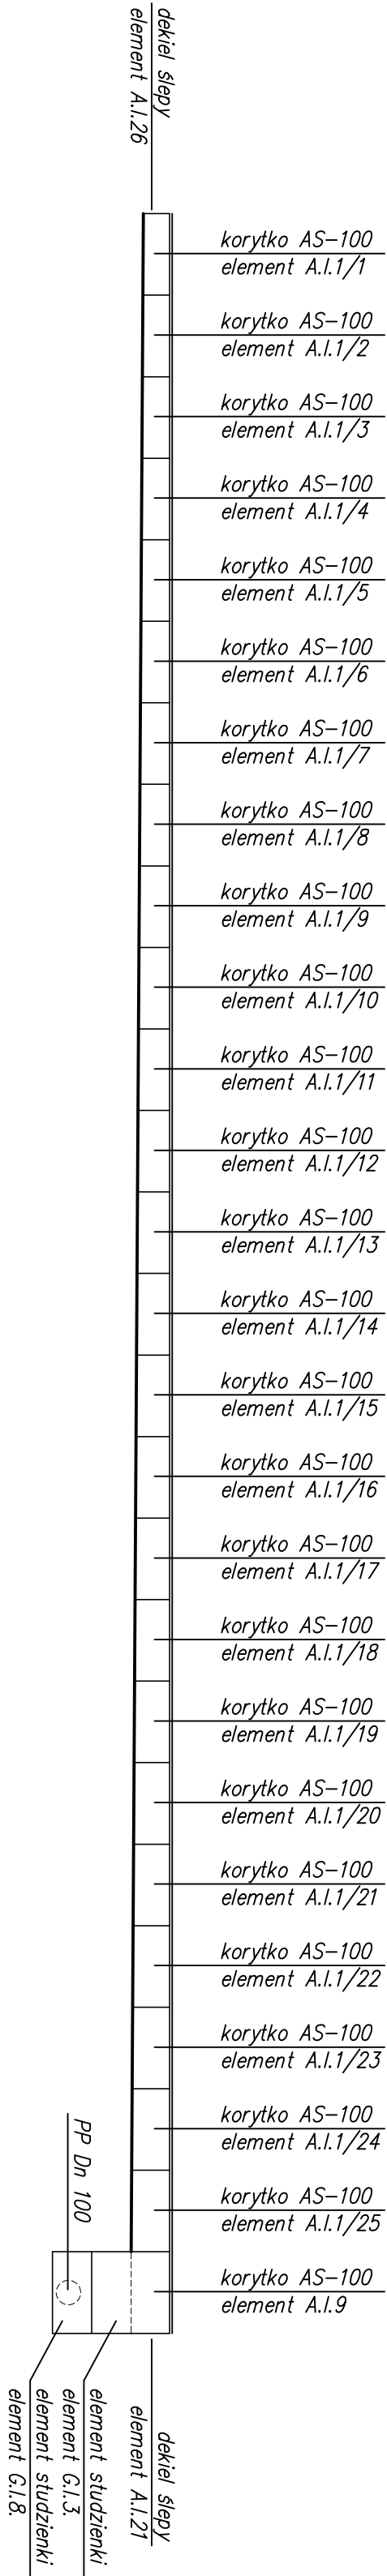


Odwodnienie liniowe OL1 /ul. Olsztyńska/

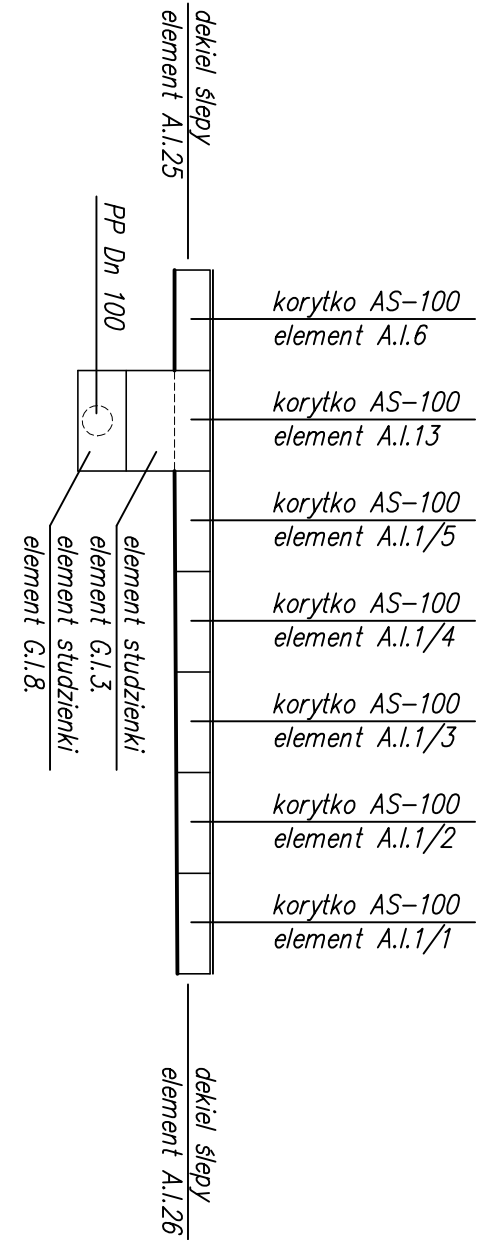

Odwodnienie liniowe OL5 /ul. Olsztyńska/

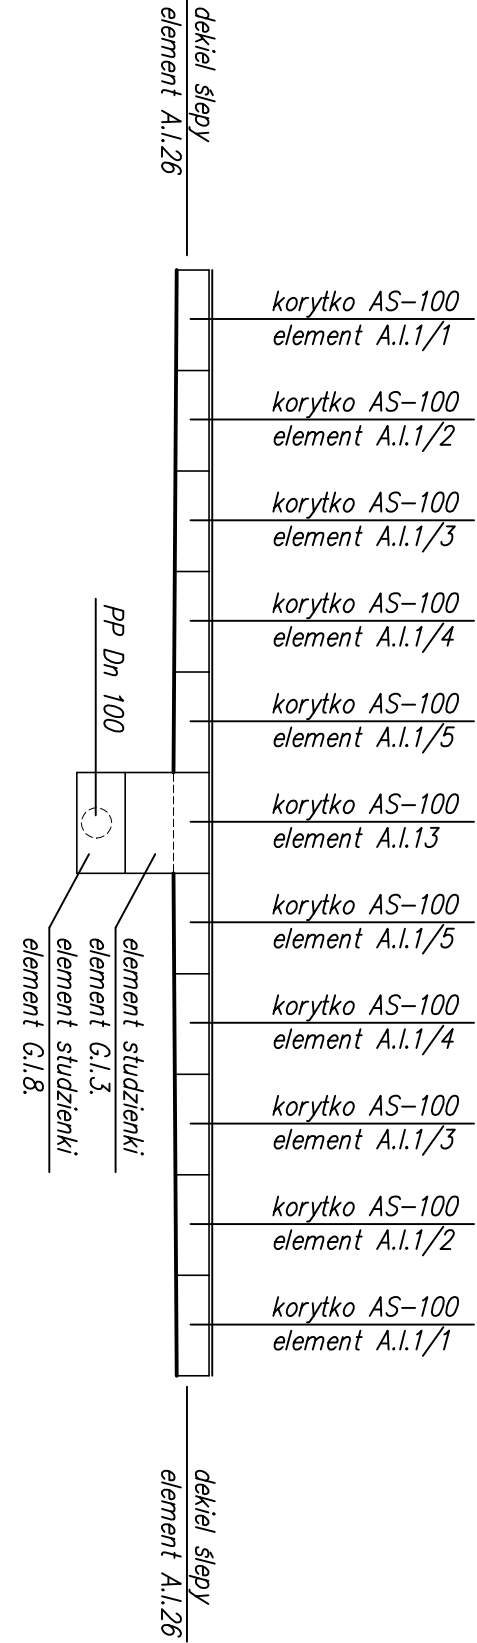

Odwodnienie liniowe OL4 /ul. Olsztyńska/

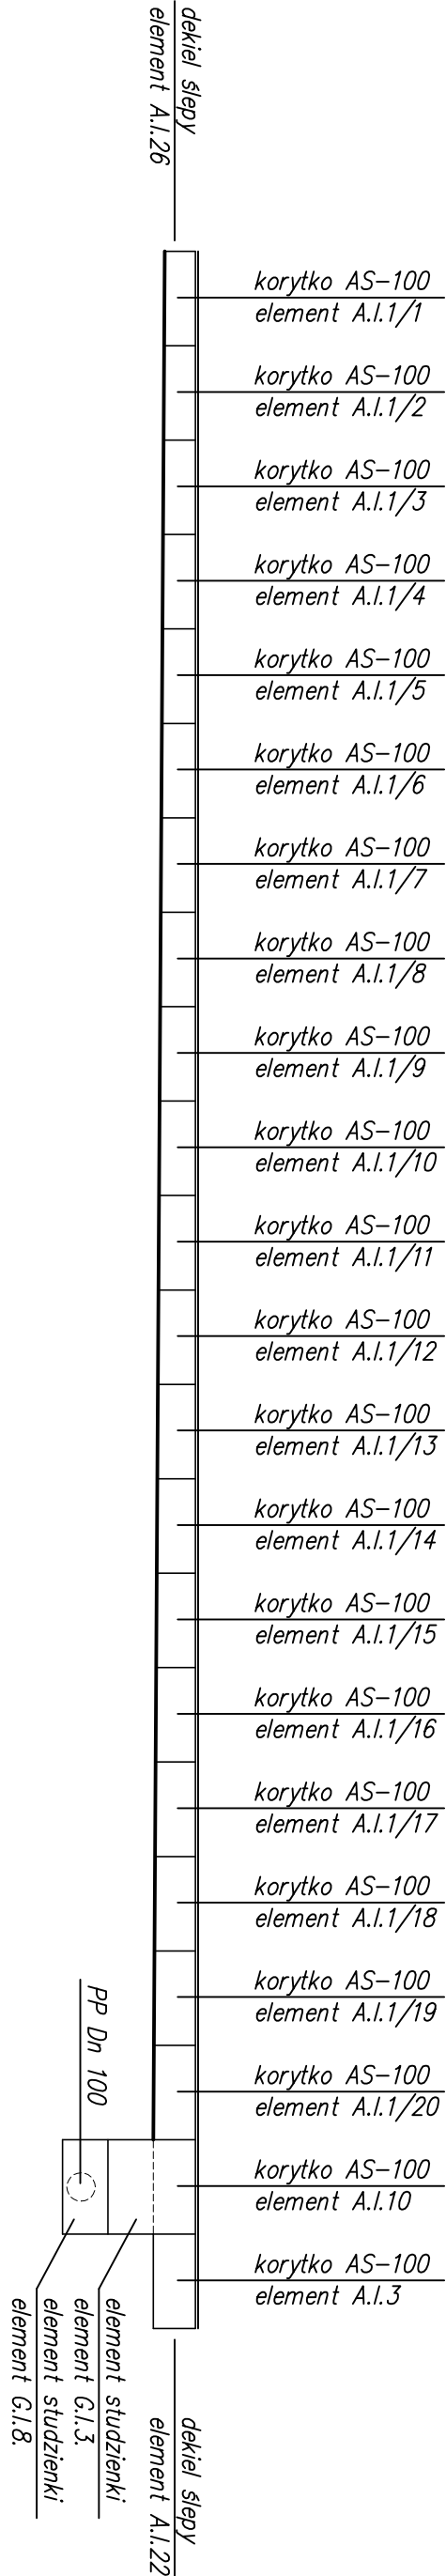

Uwaga:
– korytka wyposażać w ruszt klasy B125
– przykanaliki do odwodnień liniowych układać ze spadkiem minimalnym i=1,5‰

Adres obiektu	województwo podlaskie m. Suwałki		
Stadium	PROJEKT BUDOWLANY		
Nazwa projektu	Budowa ulic oraz uzupełnienie uzbrojenia terenu na osiedlu Hątrza część północnej i południowej w Suwałkach - część 1		
Typu projektu	Sieć kanalizacji deszczowej		
Branża	Odciekanie Innowe - ul. Olsztyńska, cz. 1		
Stanowisko	SANITARNIA		
Projektant	ingr inż. Sylwia Kozłowska-Kaliś		
Wykonawca	inż. Mariusz Kaliś		
Sprawdzający	inż. Dariusz Wasilewski		

Skala 1:50	
Data 28.04.2014	Zal. nr/ark. 8/1

DROBOSUD	