




Odwodnienie liniowe OL8 /ul. Gdańska/

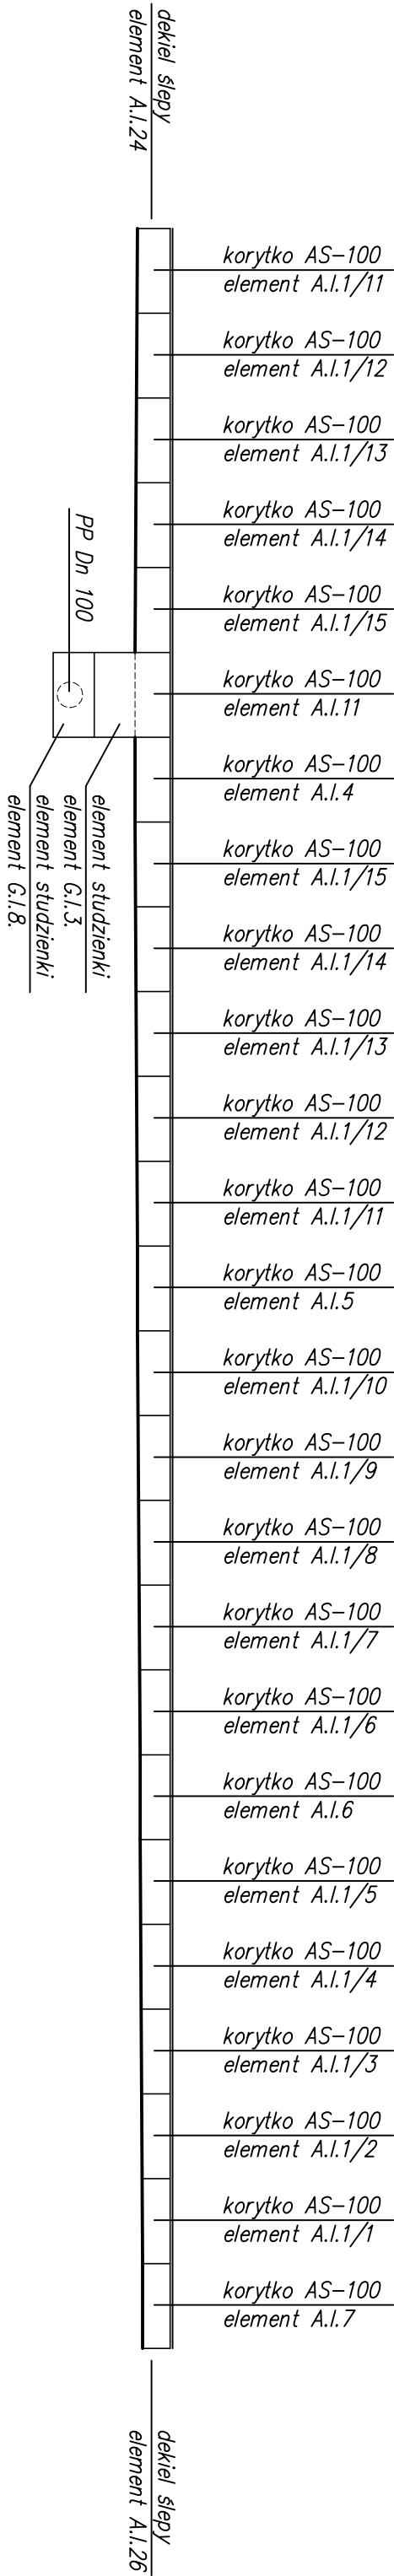


Odwodnienie liniowe OL9 /ul. Gdańska/

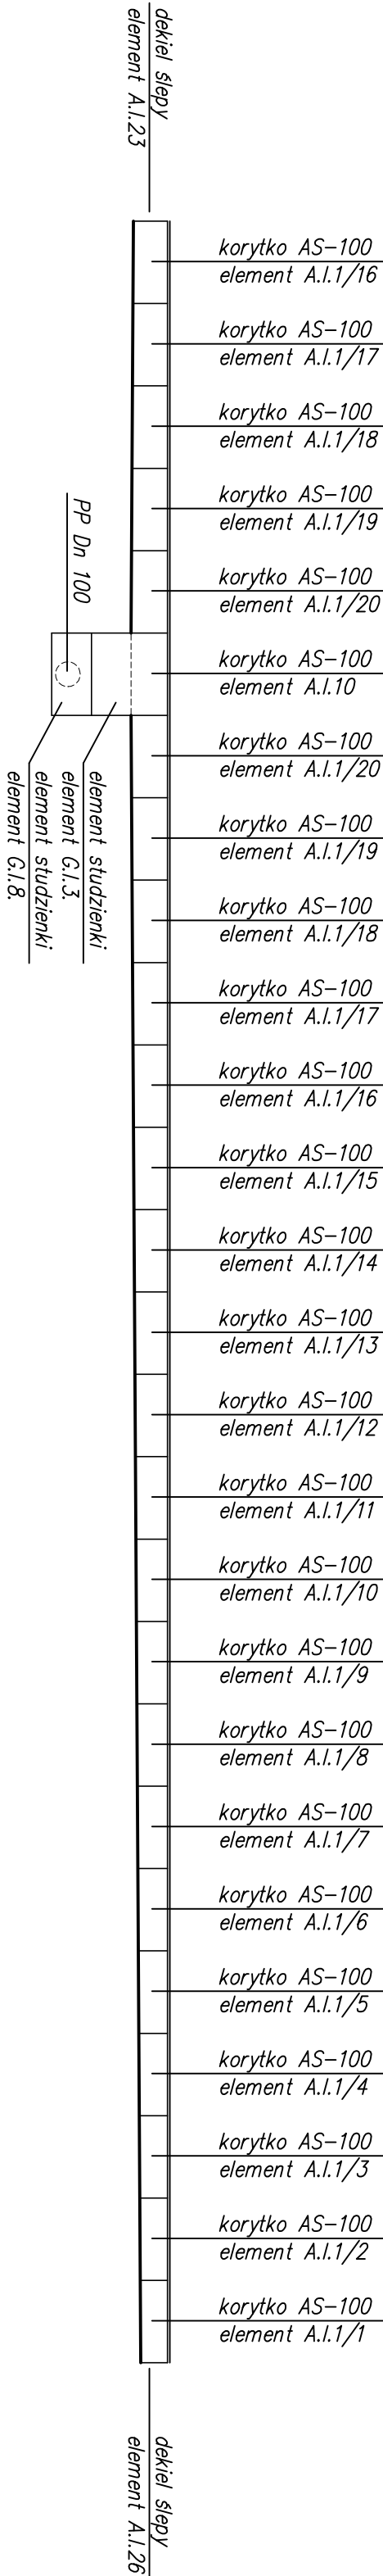

Odwodnienie liniowe OL6 /ul. Gdańska/

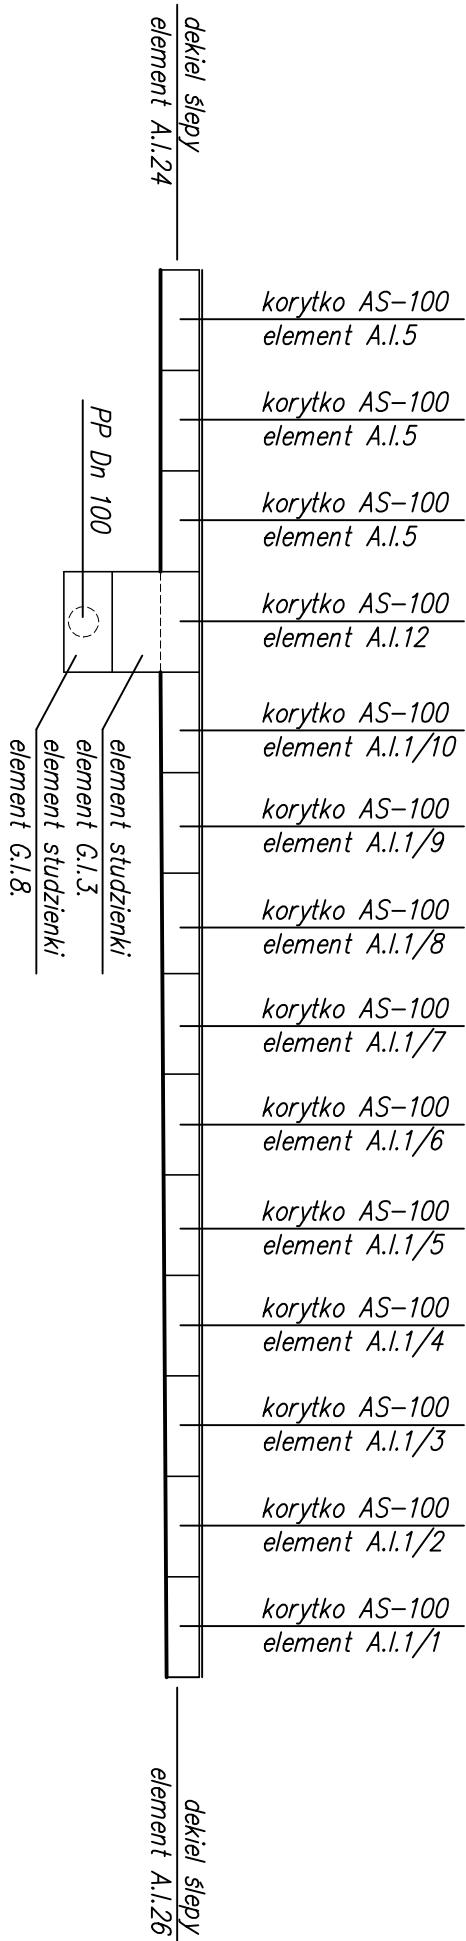

Odwodnienie liniowe OL7 /ul. Gdańska/

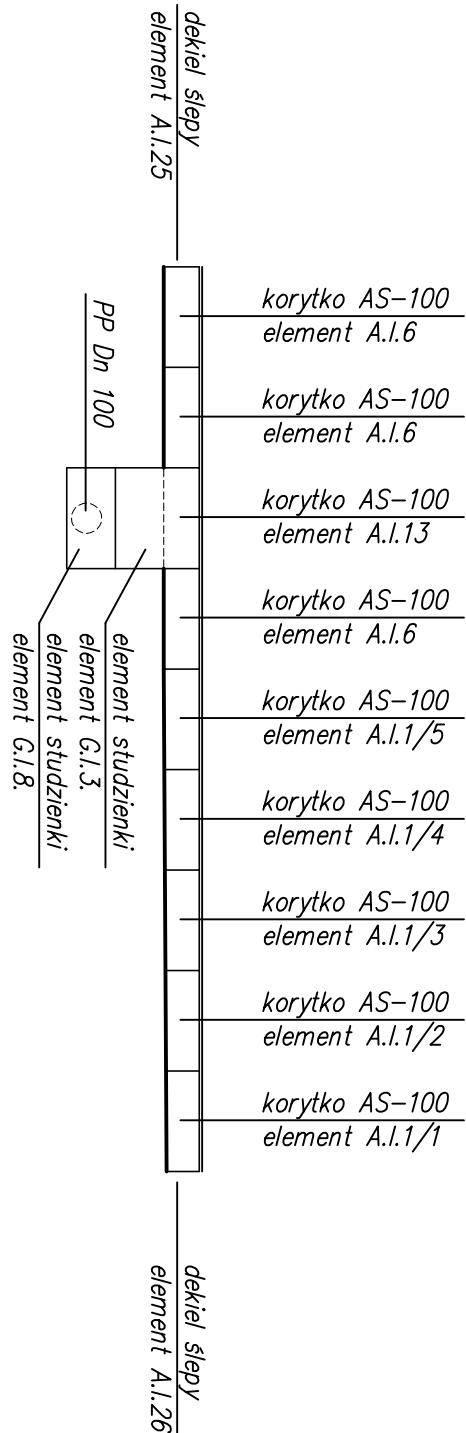

Adres obiektu	województwo podlaskie m. Suwałki				
Stadium	PROJEKT BUDOWLANY				
Nazwa projektu	Budowa ulic oraz uzupełnienie uzbrojenia terenu na osiedlu Hańcza część północnej i południowej w Suwałkach - część 1				
Tytuł rysunku	Sieć kanalizacji deszczowej. Odwodnienie liniowe - ul. Gdańska				
Bransza	SANITARNIA			Skala 1:50	
Stanowisko	Inię i Nazwisko	N. uprawnień	Pojęcie	Data 28.04.2014	Zał. nr/ark. 8/4
Projektant	mgr inż. Sylwia Kozłowska-Kaliś	PJL/0092/PW/SO/04	inż. Dariusz Wasilewski	inż. Dariusz Wasilewski	
Współpraca	inż. Mariusz Kaliś	inż. Mariusz Kaliś		inż. Dariusz Wasilewski	
Sprawdzający	inż. Dariusz Wasilewski	inż. Dariusz Wasilewski	inż. Dariusz Wasilewski		inż. Dariusz Wasilewski

Uwaga:
– korytka wyposażać w ruszt klasy B125
– przyknałiki do odwodnień liniowych układać ze spadkiem minimalnym i=1,5%