



Odwodnienie liniowe OL38 /ul. Koszalińska/

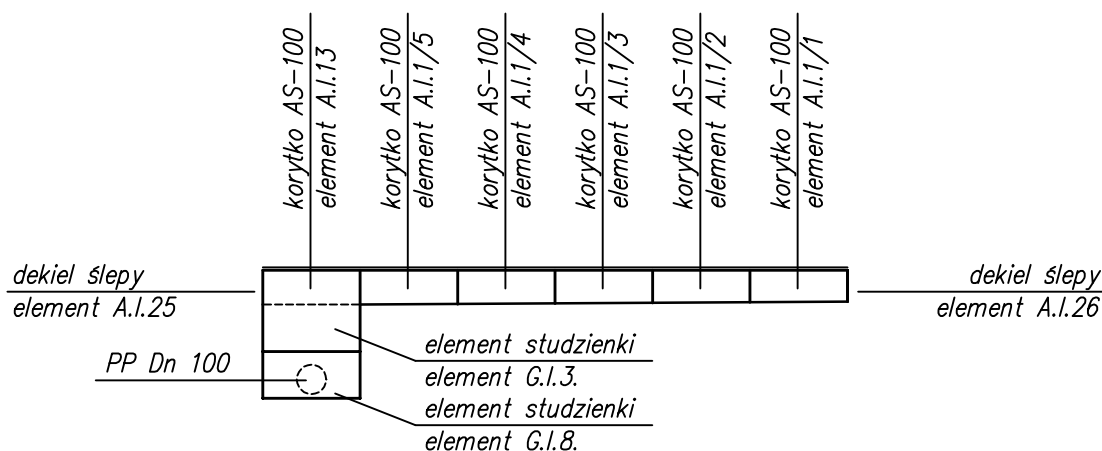

Odwodnienie liniowe OL39 /ul. Koszalińska/

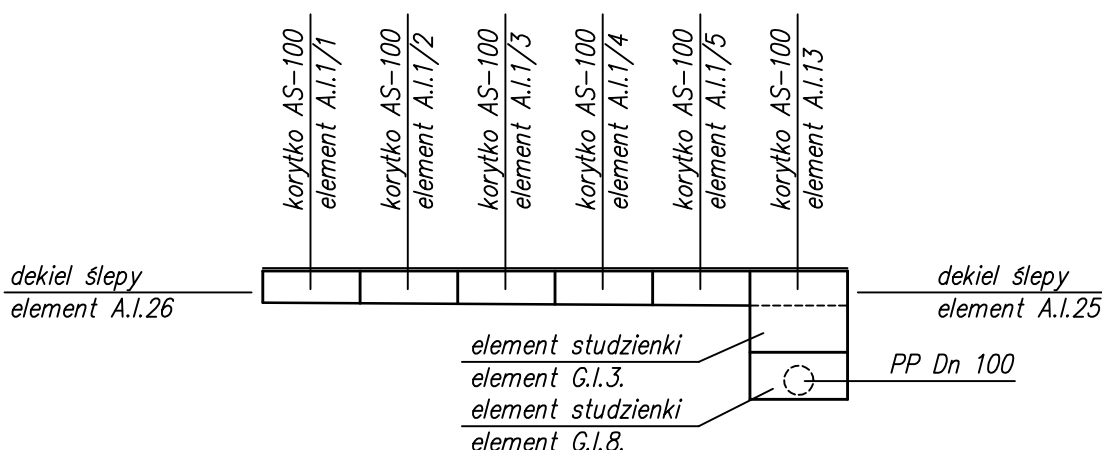

Uwaga:

- korytka wyposażyć w ruszt klasy B125
- przykanaliki do odwodnień liniowych układać ze spadkiem minimalnym $i=1,5\%$

Adres obiektu	województwo podlaskie m. Suwałki		
Stadium	PROJEKT BUDOWLANY		
Nazwa projektu	Budowa ulic oraz uzupełnienie uzbrojenia terenu na osiedlu Hańcza części północnej i południowej w Suwałkach - część 1		
Tytuł rysunku	Sieć kanalizacji deszczowej. Odwodnienie liniowe - ul. Koszalińska	Skala 1:50	
		Data 28.04.2014	Zał. nr/ark. 8/5
Branża	SANITARNA		
Stanowisko	Imię i Nazwisko	Nr uprawnień	Podpis
Projektant	mgr inż. Sylwia Kozłowska-Kaliś	PDL/0092/PWOS/04 <small>(dla projektowania i kierowania robotami budowlanymi w zakresie: inżynierii sanitarną i urządzeń sanitarnych w zakresie: sieci, instalacji i urządzeń sanitarnych, sanitarnych, wodociągowych i kanalizacyjnych)</small>	
Współpraca	inż. Mariusz Kaliś	-	
Sprawdzający	inż. Dariusz Wasilewski	Lom-44 <small>(dla projektowania i kierowania robotami budowlanymi w zakresie: inżynierii sanitarną i urządzeń sanitarnych w zakresie: sieci, instalacji i urządzeń sanitarnych, sanitarnych, wodociągowych i kanalizacyjnych)</small>	