




Odwodnienie liniowe OL19 /ul. Elbląska/

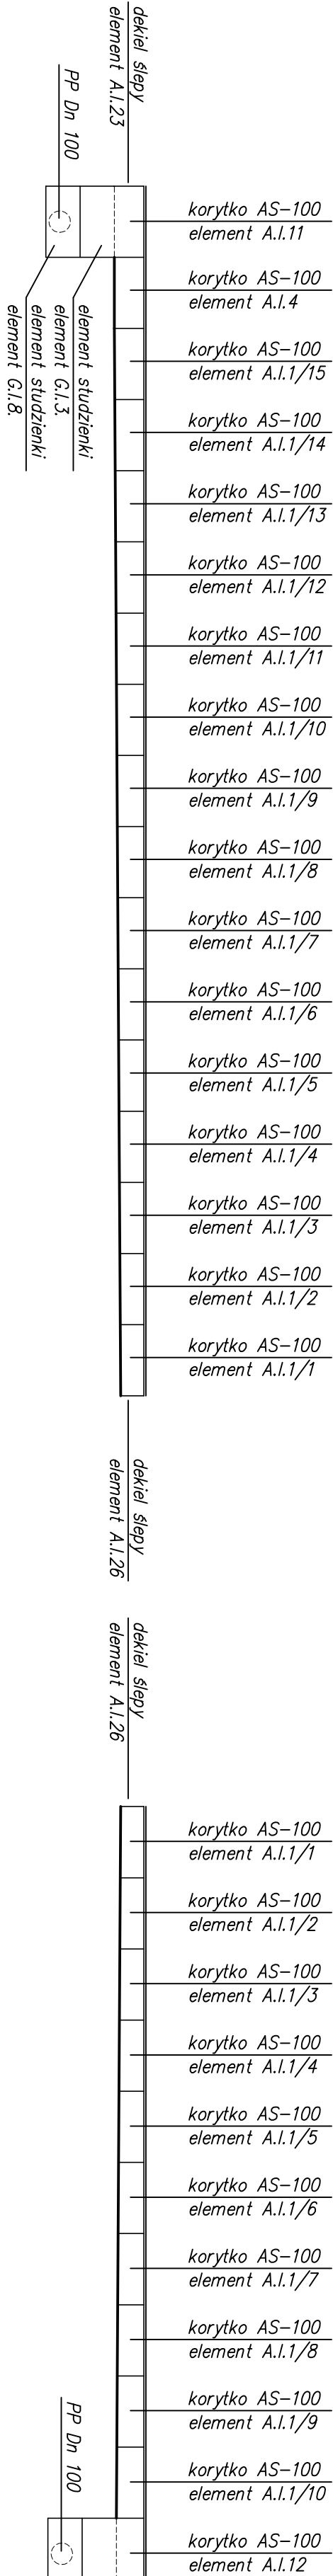


Odwodnienie liniowe OL20 /ul. Elbląska/

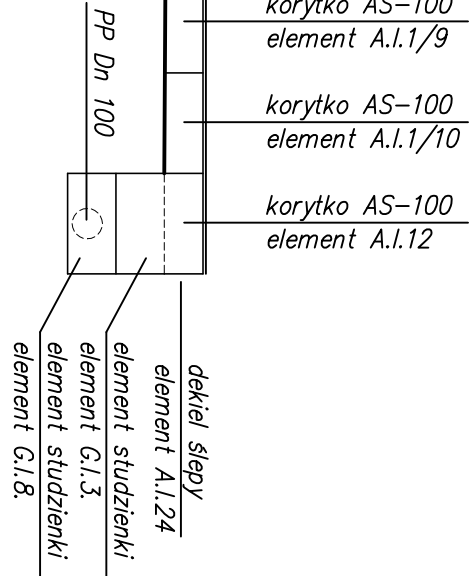

Odwodnienie liniowe OL17 /ul. Elbląska/

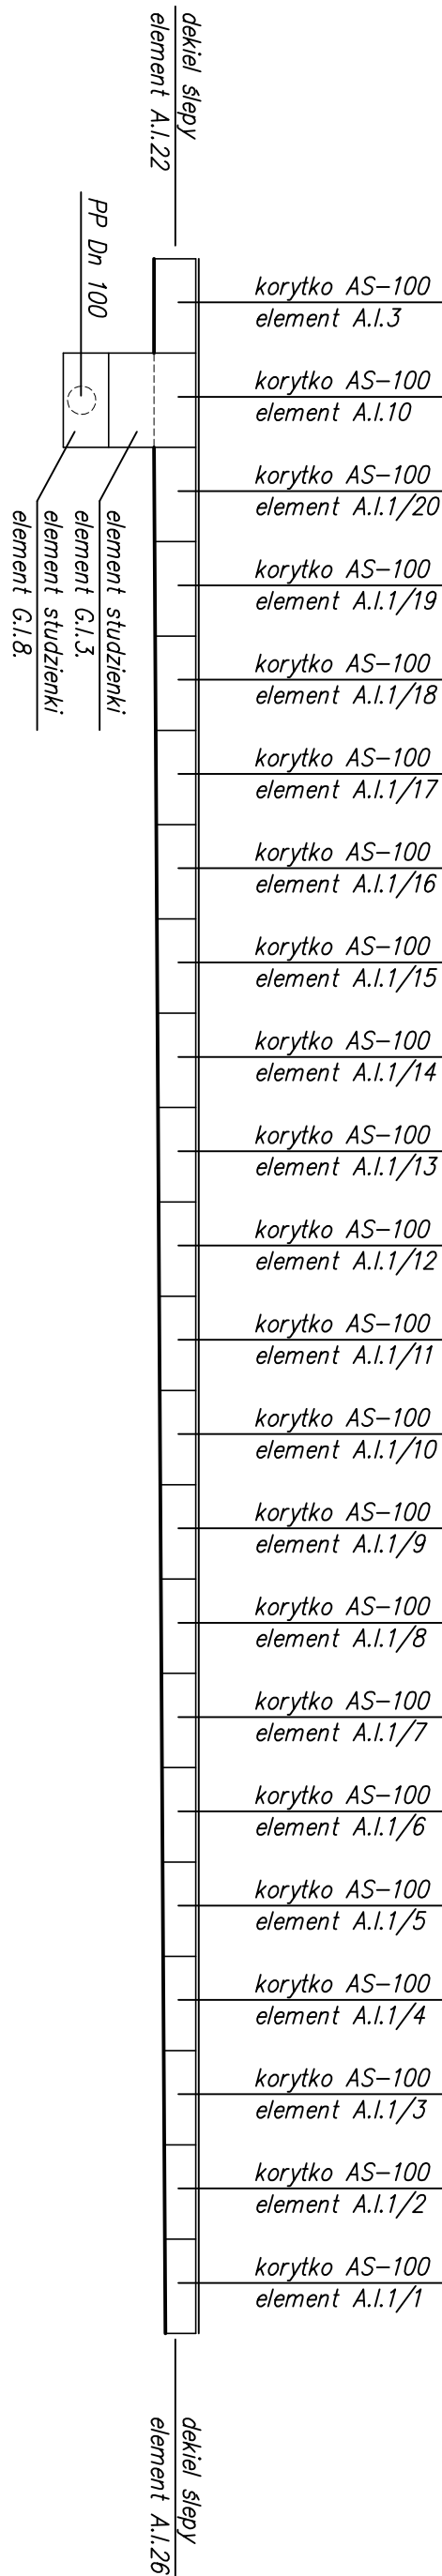

Odwodnienie liniowe OL18 /ul. Elbląska/

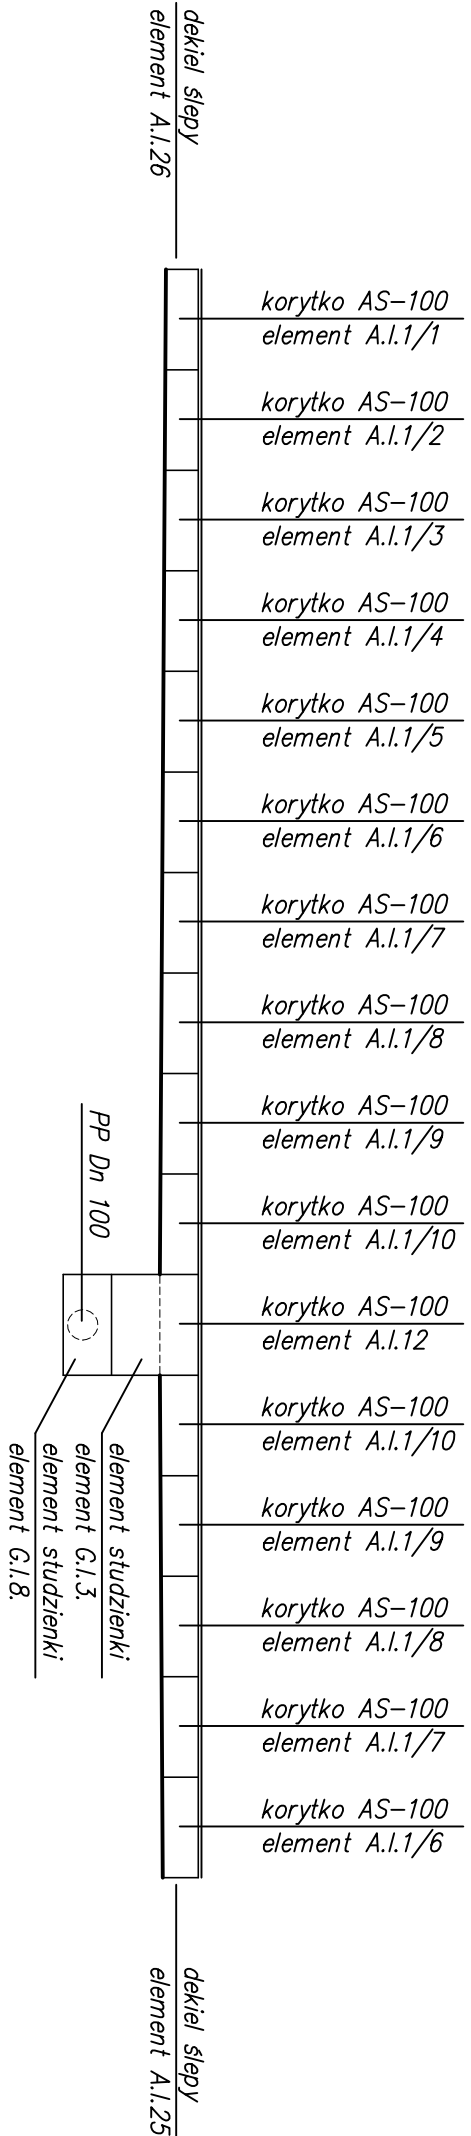

Adres obiektu	województwo podlaskie m. Suwałki			
Stadium	PROJEKT BUDOWLANY			
Nazwa projektu	Budowa ulic oraz uzupełnienie uzbrojenia terenu na osiedlu Halcza części północnej i południowej w Suwałkach - część 1			
Typu rysunku	Sieć kanalizacji deszczowej; Odwodnienie liniowe - ul. Elbląska		Skala 1:50	
Barża	SANITARNA		Data 28.04.2014	
Serwisisko	Inię i Nazwisko	Nr uprawnień	Podpis	
Projektant	mgr inż. Sylwia Kozłowska-Kaliś	PTL/0092/PWOS/04 <small>(tytuł zawodowy uzyskany przez wydział wojewódzkiej komisji kwalifikacyjnej w Suwałkach)</small>		
Współpraca	inż. Mariusz Kaliś	-		
Sprawdzający	inż. Dariusz Wasilewski	Lom44 <small>(tytuł zawodowy uzyskany przez wydział wojewódzkiej komisji kwalifikacyjnej w Suwałkach)</small>		

Uwaga:  
– korytka wyposażać w ruszt klasy B125  
– przykanaliki do odwodnień liniowych układać ze spadkiem minimalnym i=1,5%