




Odwodnienie liniowe OL14 /ul. Zamojska/

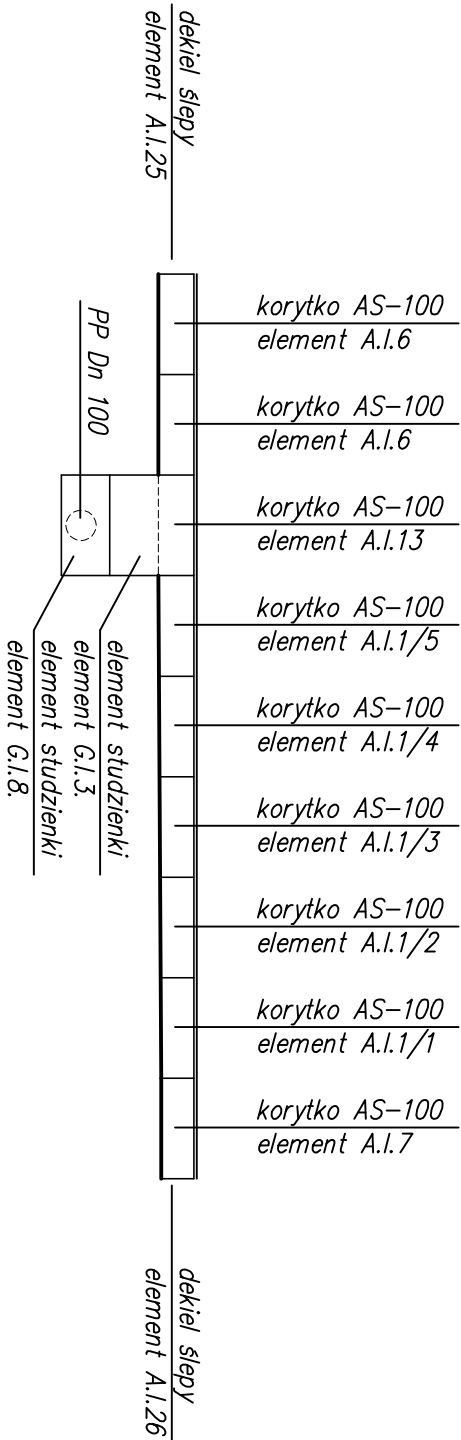

Odwodnienie liniowe OL13,OL15 /ul. Zamojska/

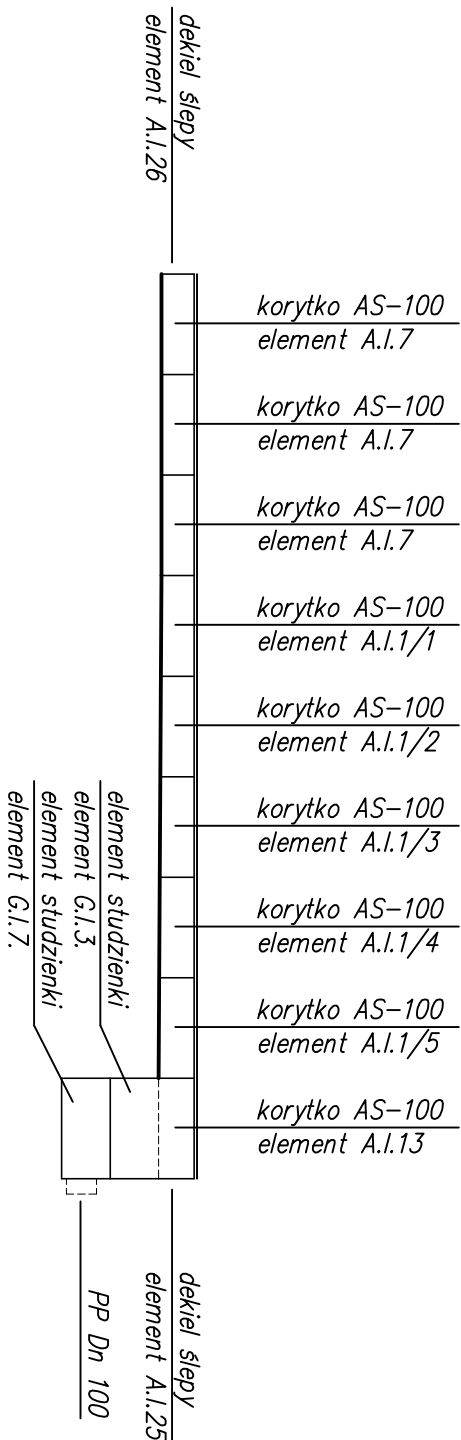

Odwodnienie liniowe OL16 /ul. Zamojska/

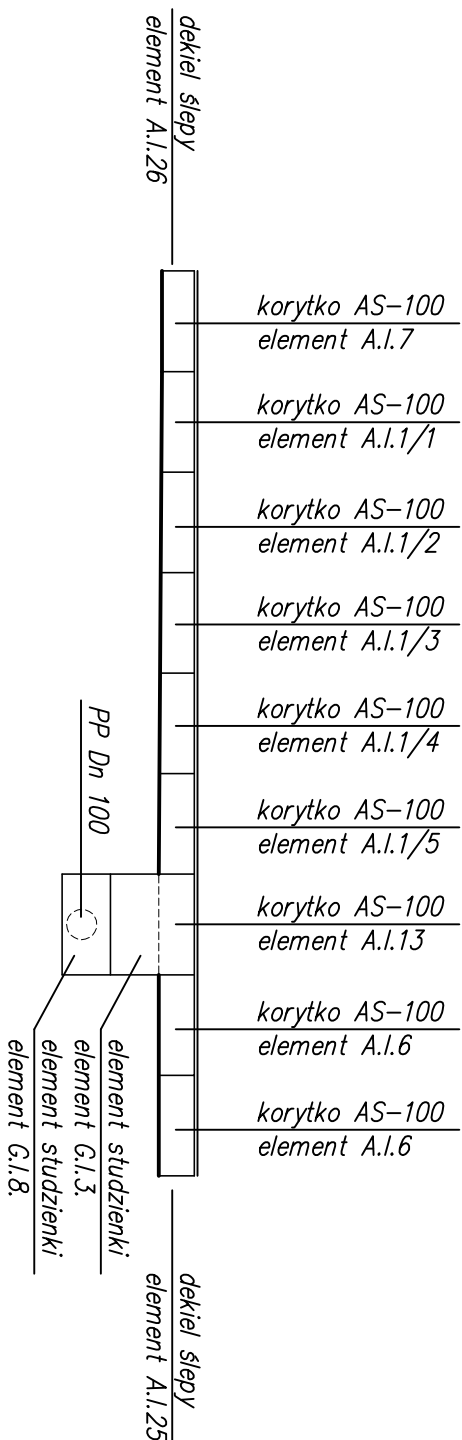

Adres obiektu	województwo podlaskie m. Suwałki		
Stanium	PROJEKT BUDOWLANY		
Nazwa projektu	Budowa ulic oraz uzupełnienie uzbrojenia terenu na oślediu Hańcza części północnej i południowej w Suwałkach - część 1		
Tytuł rysunku	Sieć kanalizacji deszczowej. Odwodnienie liniowe - ul. Zamojska		Skala 1:50
Branża	SANITARNIA		Data 28.04.2014
Stanowisko	Imię i Nazwisko	Nr uprawnień	Podpis 8/8
Projektant	mgr inż. Sylwia Kozłowska-Kaliś		
Współpraca	Inż. Mariusz Kaliś		
Sprawdzający	Inż. Dariusz Wasilewski		

- Uwaga:
- korytka wyposażać w ruszt klasy B125
 - przykanaliki do odwodnień liniowych układać ze spadkiem minimalnym i=1,5%

Odwodnienie liniowe OL35 /ul. Zamojska/

