


Odwodnienie liniowe OL36, OL37 /ul. Tarnobrzeska/

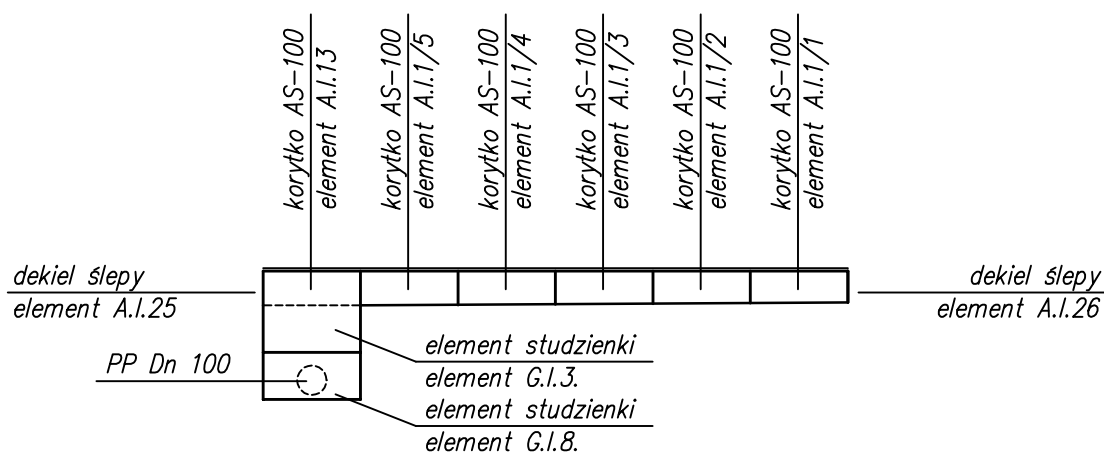

Uwaga:

- korytka wyposażyć w ruszt klasy B125
- przykanaliki do odwodnień liniowych układać ze spadkiem minimalnym $i=1,5\%$

Adres obiektu	województwo podlaskie m. Suwałki		
Stadium	PROJEKT BUDOWLANY		
Nazwa projektu	Budowa ulic oraz uzupełnienie uzbrojenia terenu na osiedlu Hańcza części północnej i południowej w Suwałkach - część 1		
Tytuł rysunku	Sieć kanalizacji deszczowej. Odwodnienie liniowe - ul. Tarnobrzeska	Skala 1:50	
		Data 28.04.2014	Zał. nr/ark. 8/9
Branża	SANITARNA		
Stanowisko	Imię i Nazwisko	Nr uprawnień	Podpis
Projektant	mgr inż. Sylwia Kozłowska-Kaliś	PDL/0092/PWOS/04 <small>dla projektowania i kierowania robotami budowlanymi, organizowania w zakresie skł. kosztów i rozliczeń, nadzoru i realizacji robót, pomiarów, wodociągów i kanalizacji</small>	
Współpraca	inż. Mariusz Kaliś	-	
Sprawdzający	inż. Dariusz Wasilewski	Lom-44 <small>dla projektowania i kierowania robotami budowlanymi, organizowania w zakresie skł. kosztów i rozliczeń, nadzoru i realizacji robót, pomiarów, wodociągów i kanalizacji</small>	