

LEGENDA

1      Nr kolizji

- 1


Kabel n.n. odkopać i przesunąć jak pokazano na rys. l=24m g=0,7m
- 2


proj. kabel do likwidacji kolizji nr 2 YAKXS 4x185mm<sup>2</sup>, l=124(143)m
- 3

kable istniejące n.n.
- 4

kable istniejące SN.
- 5

proj. kabel do likwidacji kolizji nr 8 YAKXS 4x240mm<sup>2</sup>, l=50(62)m

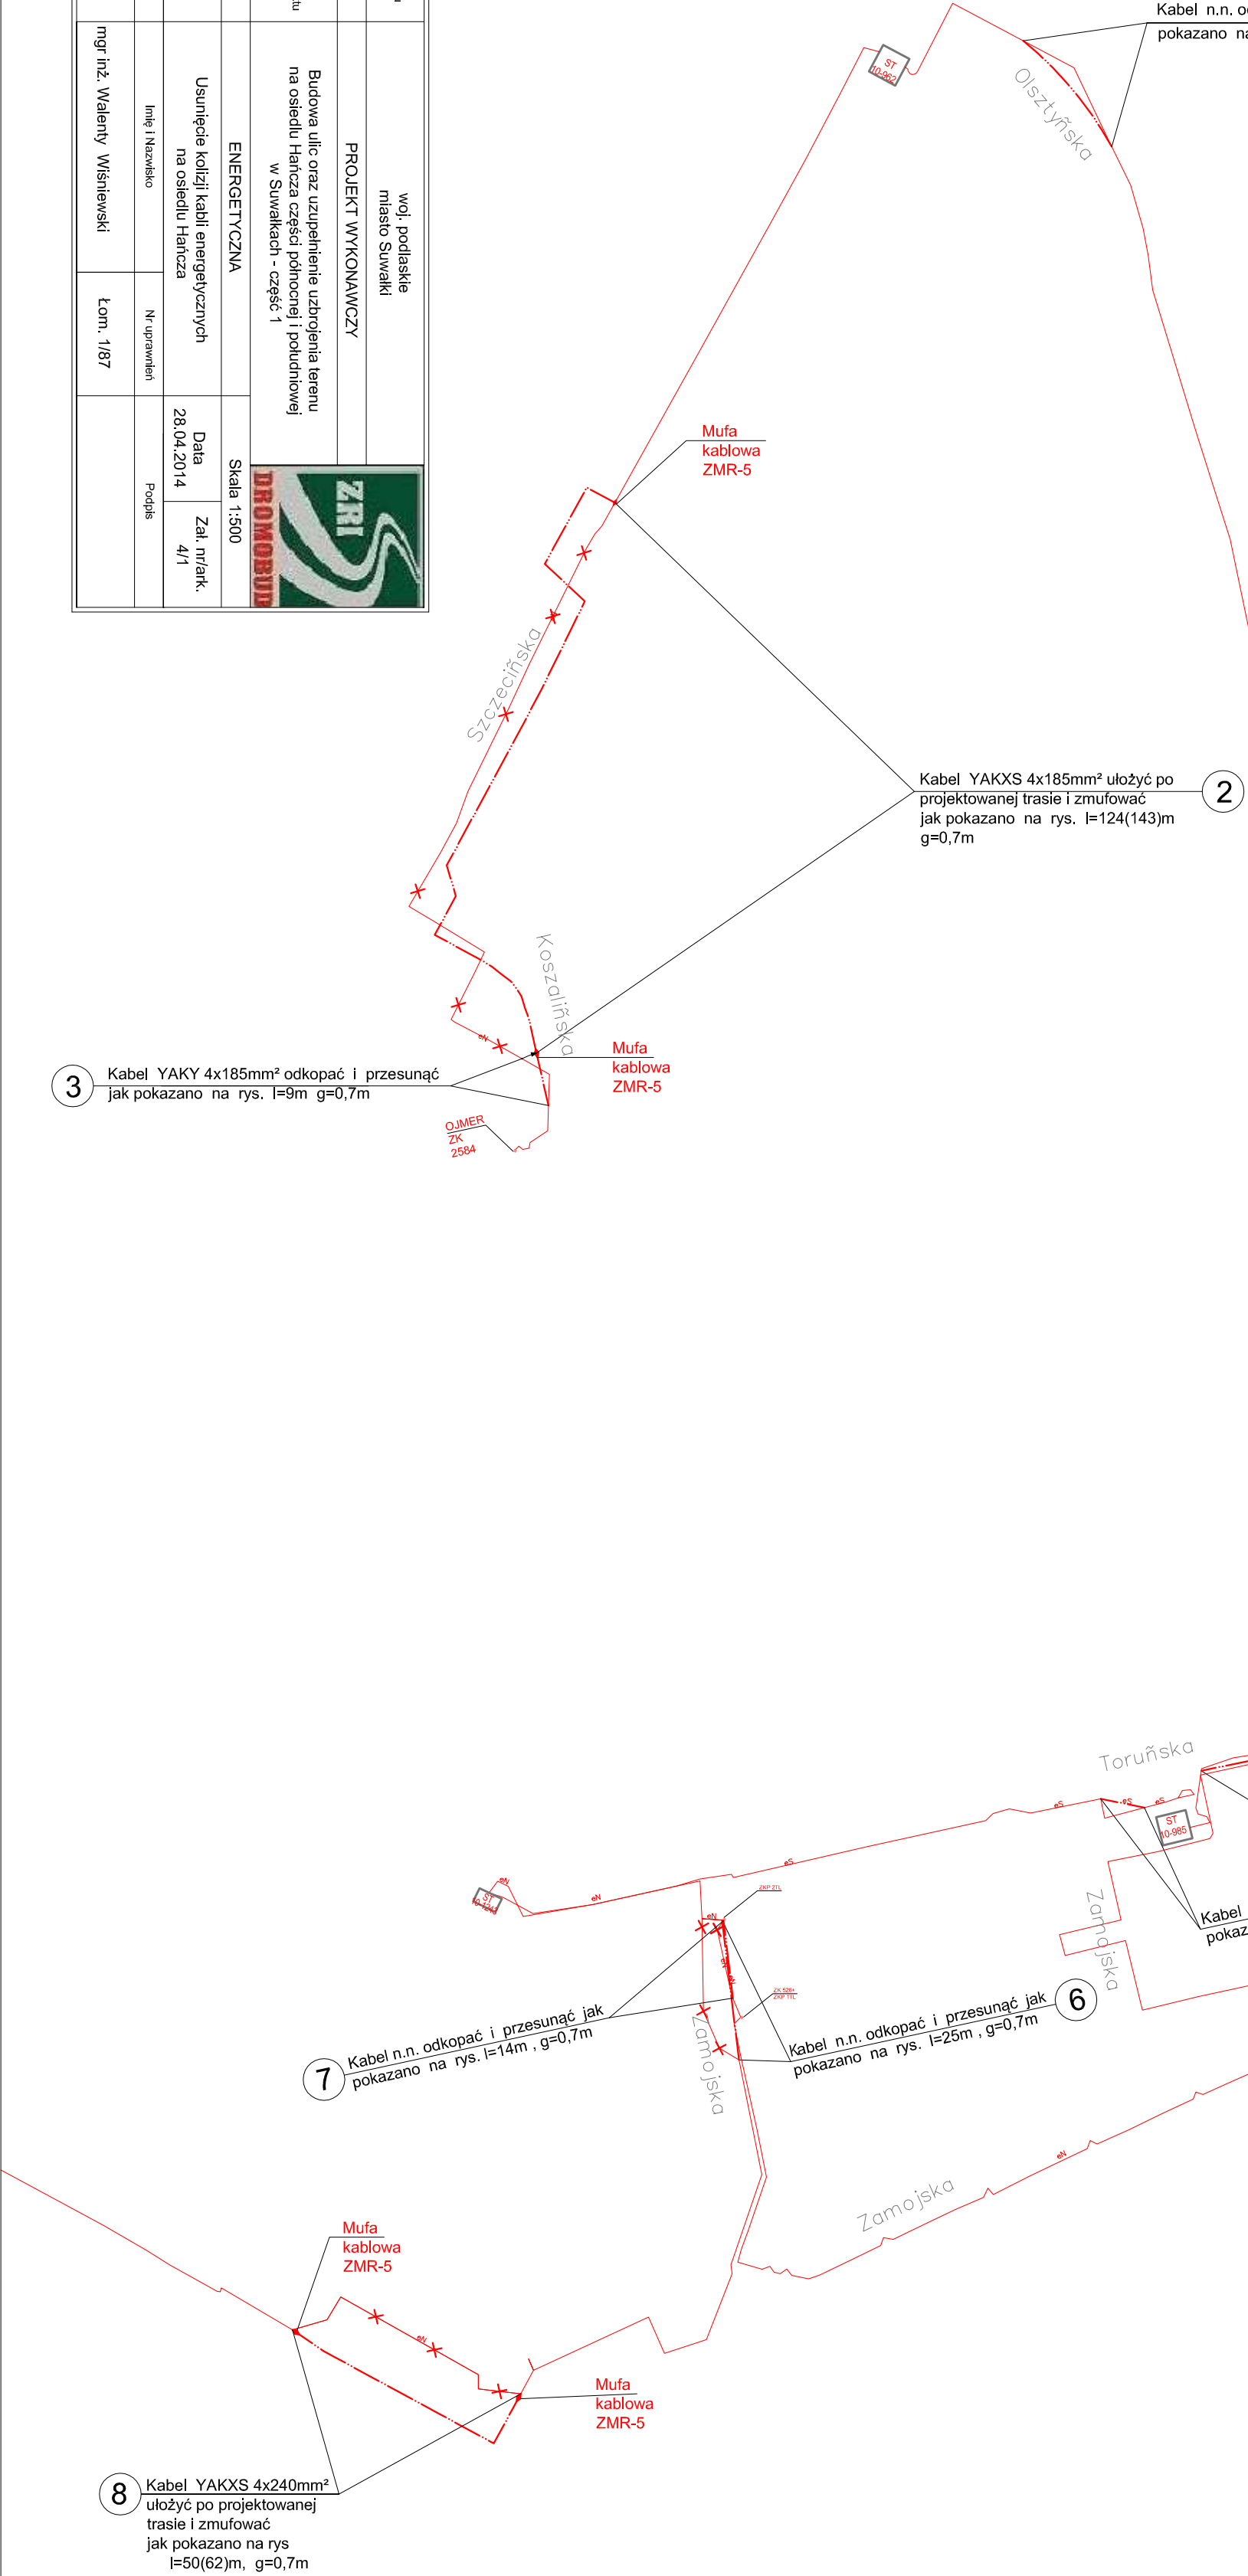

Adres obiektu	woj. podlaskie miasto Suwałki			
Stadium	PROJEKT WYKONAWCZY			
Nazwa projektu	Budowa ulic oraz uzupełnienie uzbrojenia terenu na osiedlu Hańcza części północnej i południowej w Suwałkach - część 1			
Branża	ENERGETYCZNA		Skala 1:500	
Tytuł rysunku	Usunięcie kolizji kabli energetycznych na osiedlu Hańcza		Data 28.04.2014	Zał. nr/ark. 4/1
Stanowisko	Imię i Nazwisko	Nr uprawnień	Podpis	
Projektant	mgr inż. Walenty Wiśniewski		Łom. 1/87	