




Odwodnienie liniowe OL19 /ul. Elbląska/

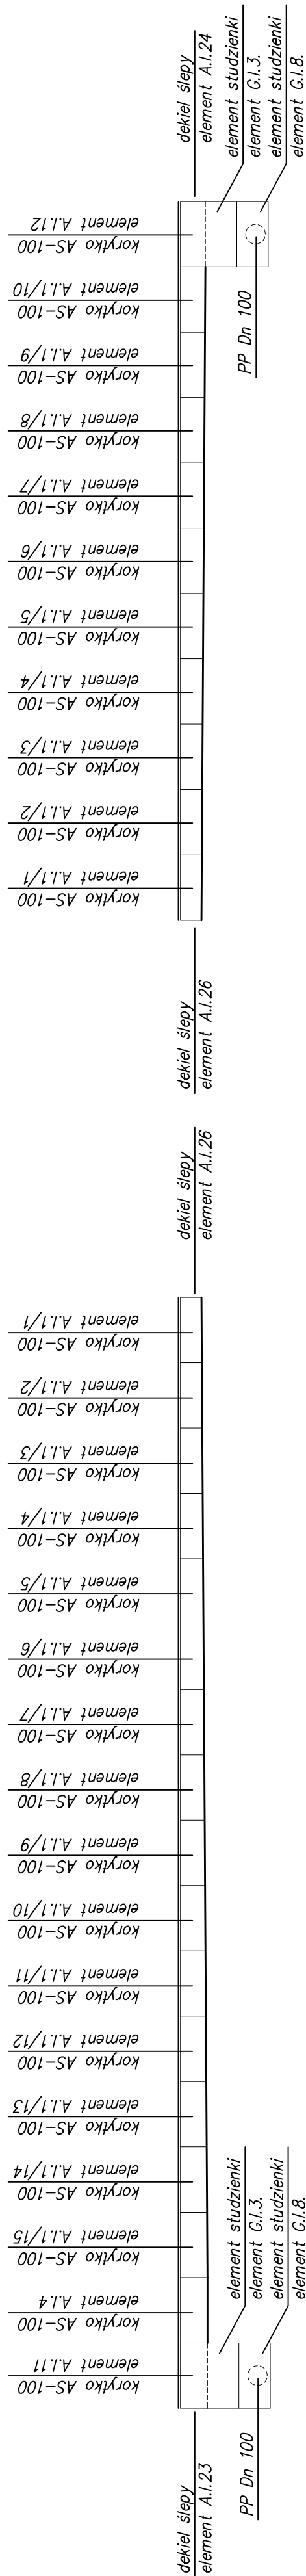

Odwodnienie liniowe OL17 /ul. Elbląska/

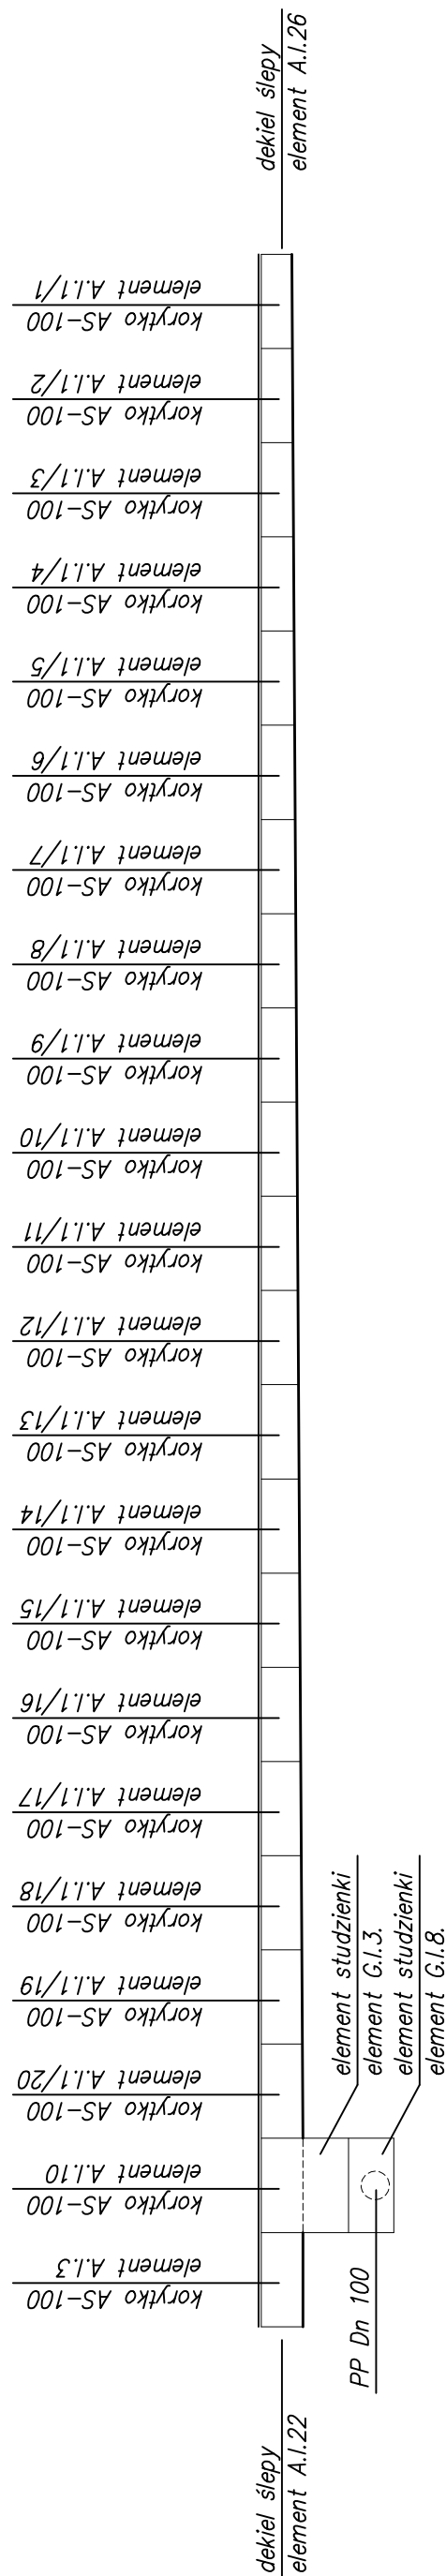


Odwodnienie liniowe OL18 /ul. Elbląska/

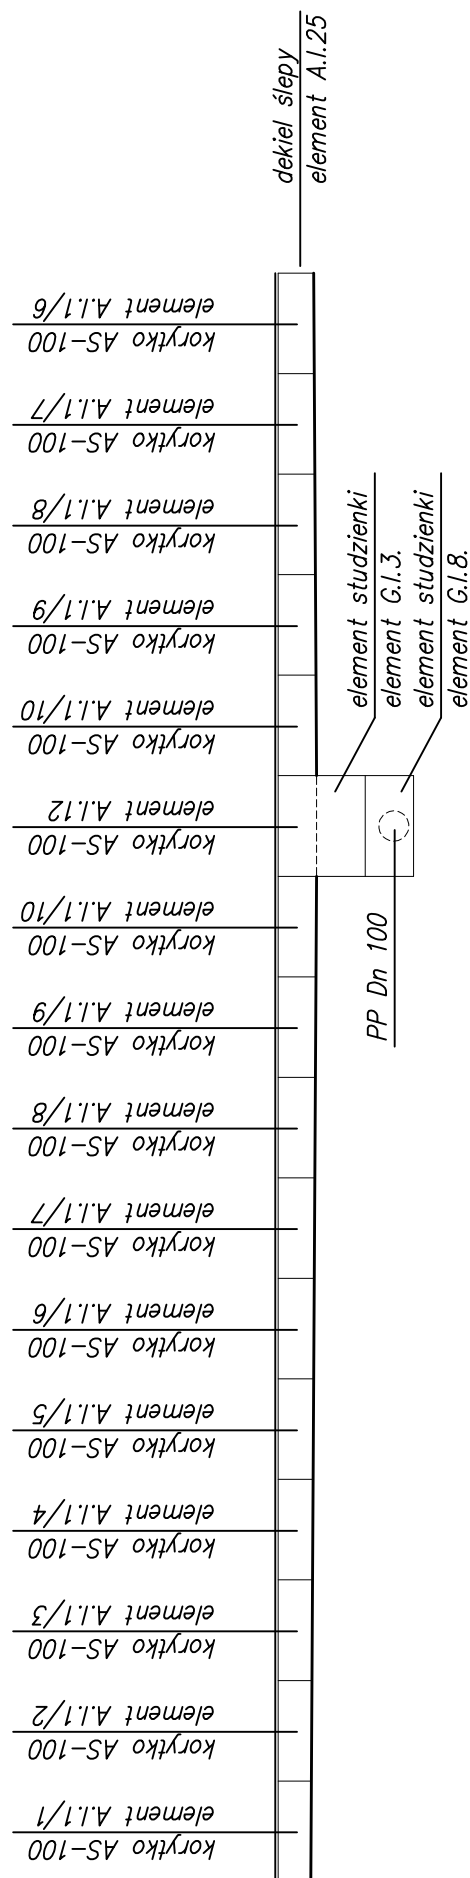

Uwaga:

- korytka wyposażać w ruszt klasy B125
- przykanałki do odwodnień liniowych układać ze spadkiem minimalnym $i=1,5\%$

Aktas obiektu	województwo podlaskie m. Suwałki				Skala 1:50
Stadium	PROJEKT WYKONAWCZY				
Nazwa projektu	Budowa ulic oraz uzupełnienie uzbrojenia terenu na osiedlu Hanicza części północnej i południowej w Suwałkach - część 1				
Bransza	SANITARNA				
Tytuł rysunku	Sieć kanalizacji deszczowej. Odwodnienie liniowe - ul. Ełbaska			Data 03.06.2014	Zat. nr/ark.
Stanowisko	Imię / Nazwisko	Nr uprawnień		Podpis	
Projektant	mgr inż. Sylwia Kozłowska-Kaliś	POL/0092/PWOS/04 projektant, w zakresie projektowania i nadzoru nad realizacją projektów w zakresie kanalizacji deszczowej			
Wykonawca	inż. Mariusz Kaliś	Lom-44 nie uprawniający, zakresu robót budowlanych bez nadzoru nad realizacją projektów w zakresie kanalizacji deszczowej			
Sprawdzający	inż. Dariusz Wasilewski				