


# Odwodnienie liniowe OL34 /ul. Słupska/

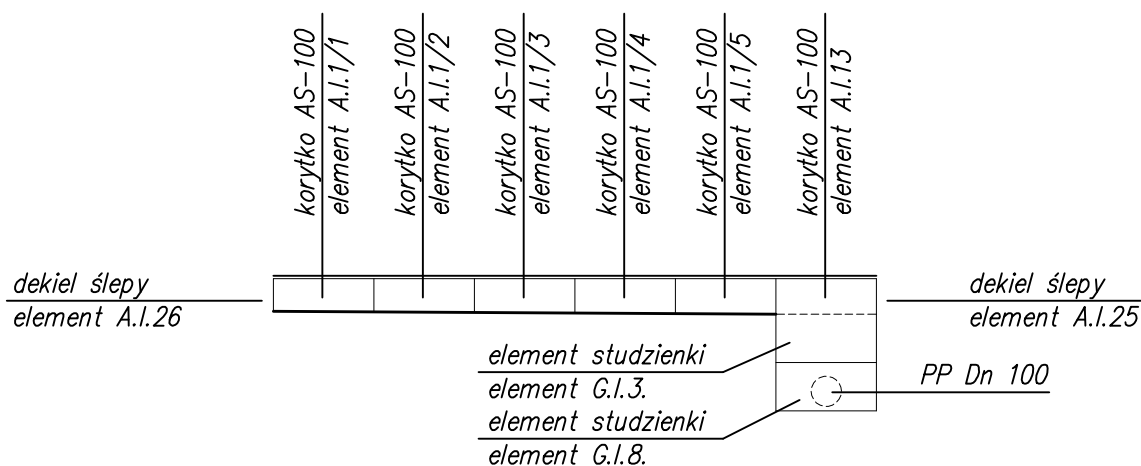

## Uwaga:

- korytka wyposażyć w ruszt klasy B125
- przykanaliki do odwodnień liniowych układać ze spadkiem minimalnym  $i=1,5\%$

Adres obiektu	województwo podlaskie m. Suwałki			
Stadium	PROJEKT WYKONAWCZY			
Nazwa projektu	Budowa ulic oraz uzupełnienie uzbrojenia terenu na osiedlu Hańcza części północnej i południowej w Suwałkach - część 1			
Branża	SANITARNA		Skala 1:50	
Tytuł rysunku	Sieć kanalizacji deszczowej. Odwodnienie liniowe - ul. Słupska		Data 03.06.2014	Zał. nr/ark.
Stanowisko	Imię i Nazwisko	Nr uprawnień	Podpis	
Projektant	mgr inż. Sylwia Kozłowska-Kaliś	PDL/0092/PWOS/04 <small>(do projektowania i kierowania robotami budowlanymi bez ograniczeń w specjalności instalacyjnej w zakresie sieci, instalacji i urządzeń cieplnych, gazowych, wodociagowych i kanalizacyjnych)</small>		
Współpraca	inż. Mariusz Kaliś	-		
Sprawdzający	inż. Dariusz Wasilewski	Lom-44 <small>(do projektowania i kierowania robotami budowlanymi bez ograniczeń w zakresie sieci, instalacji i urządzeń wodociagowych, kanalizacyjnych, ciepłych, wentylacyjnych i grzewczych)</small>		