

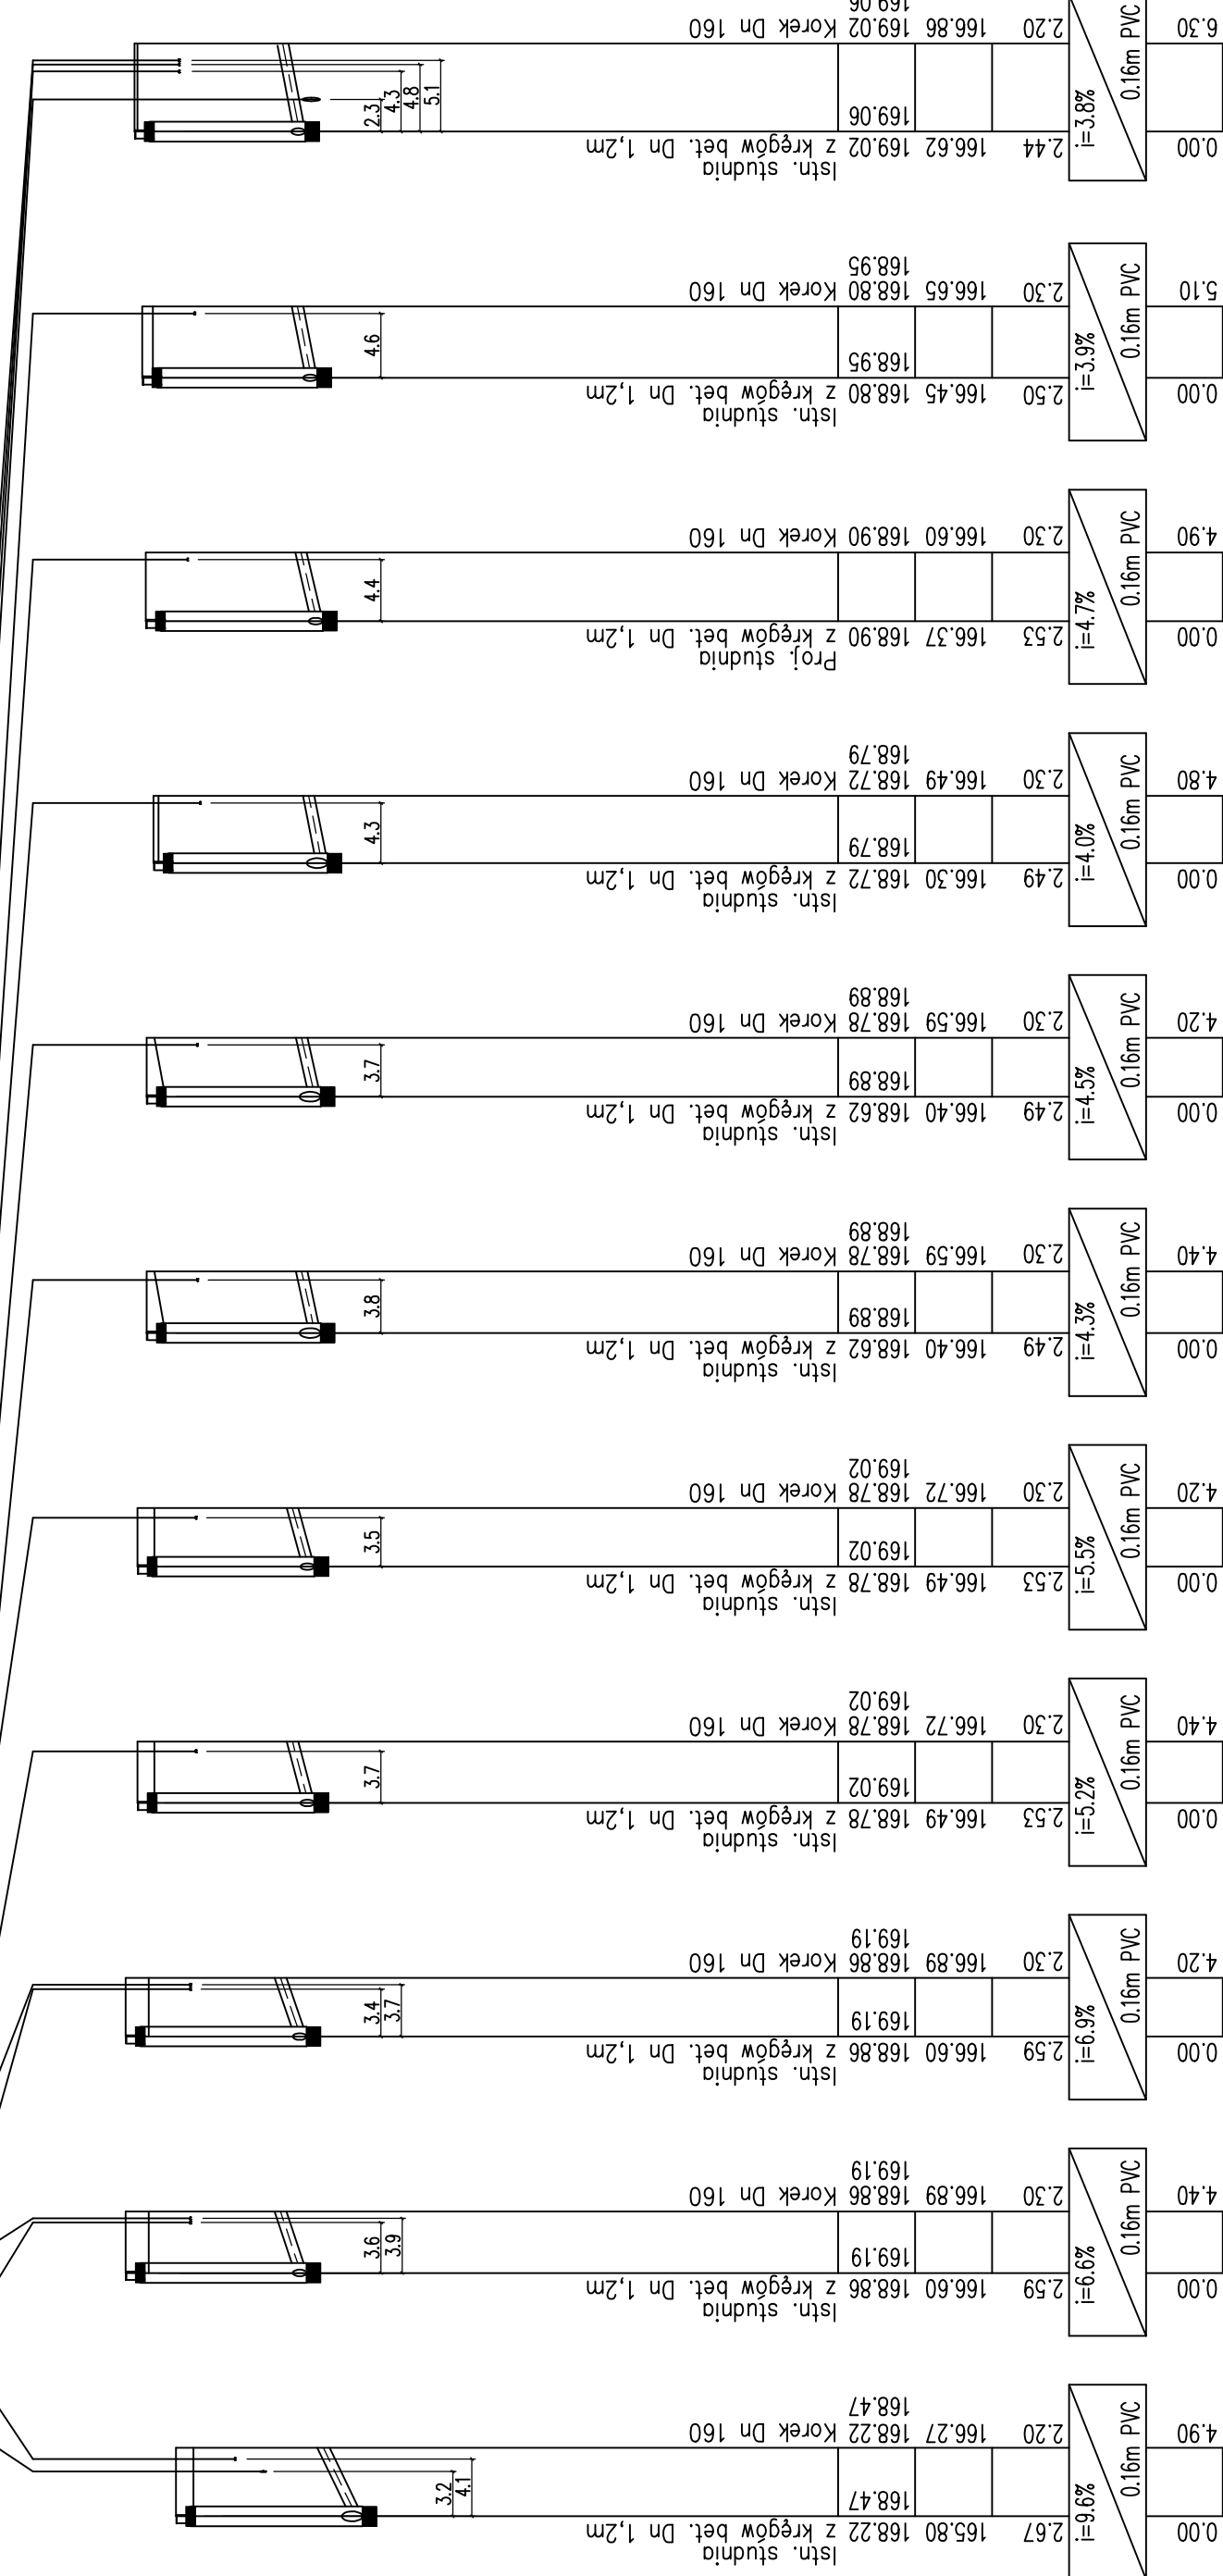
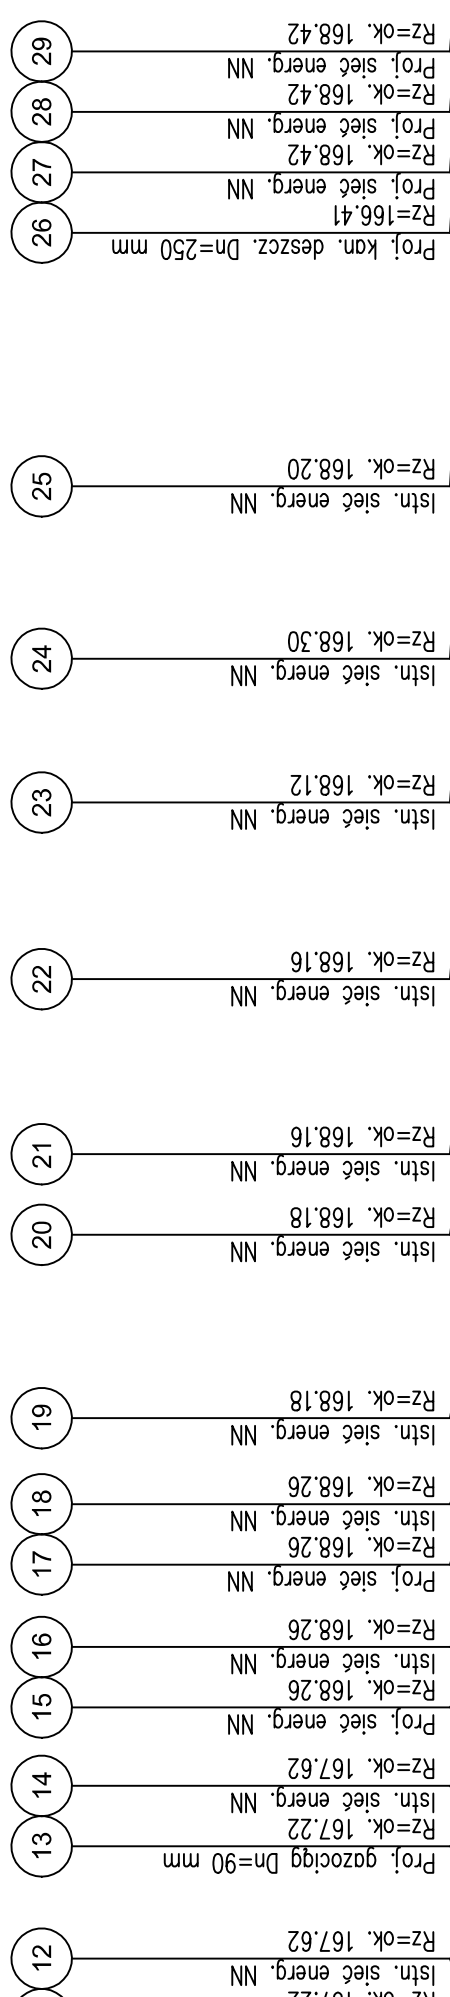


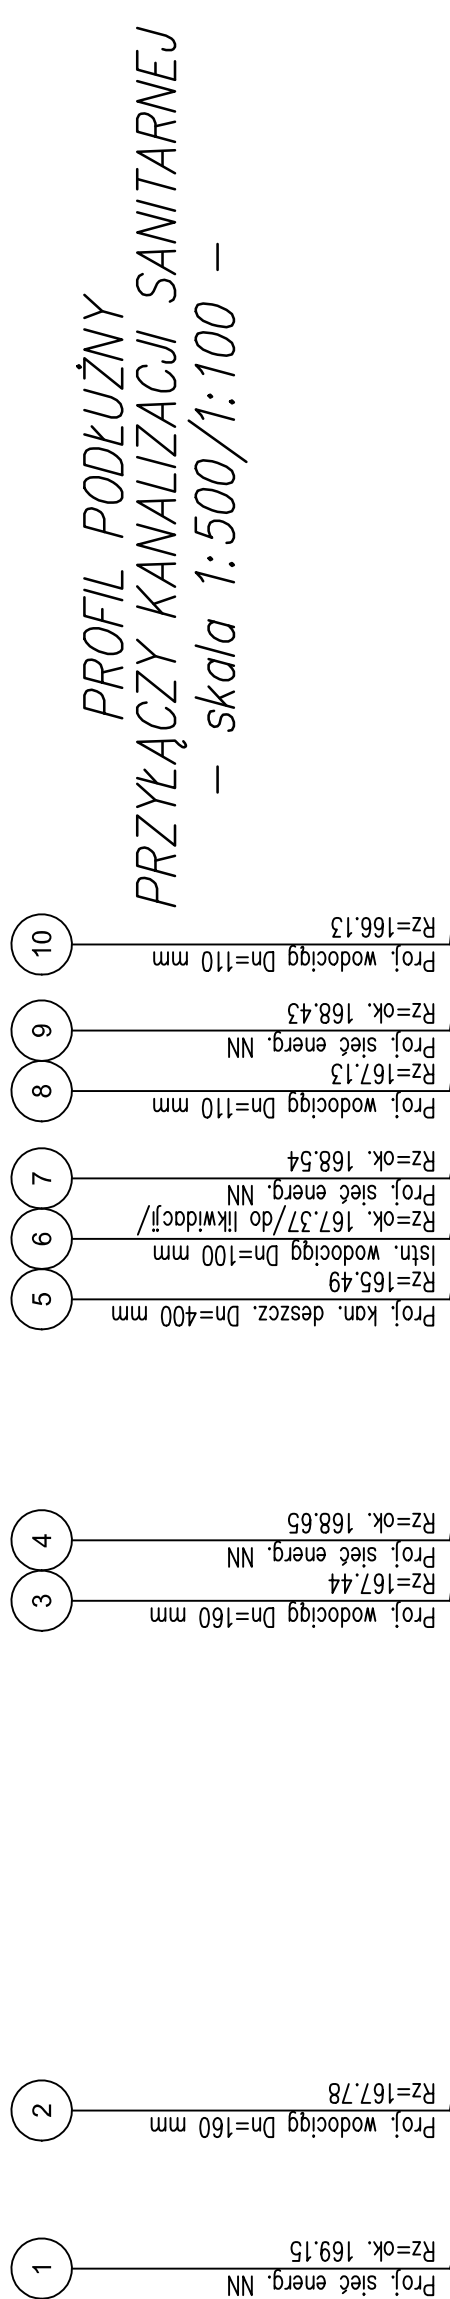

Rzędna p.p. 159.00 m.n.p.m.

<i>Rzędna terenu istn./proj.</i>
<i>Rzędna dna kanału</i>
<i>Zagłębienie istn./proj.</i>
<i>Spadek / Średnica, materiał</i>
<i>Odległości</i>

## Oznaczenia

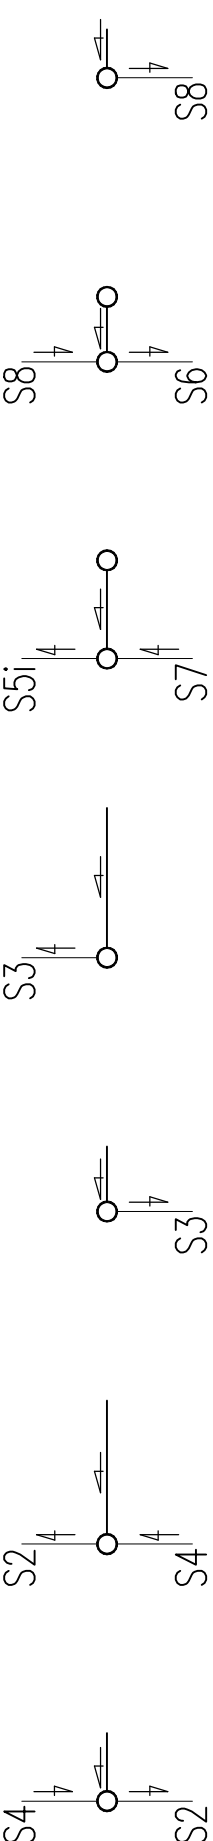

			
województwo podlaskie m. Suwałki		Skala 1:500/1:100	
PROJEKT BUDOWLANY Budowa ulic oraz uzupełnienie uzbrojenia terenu na osiedlu Hancza części północnej i południowej w Suwałkach - część 1		Data 07.07.2014	
Nazwa projektu		Pogoje	
Branża		SANITARNIA	
Tytuł rysunku		Sieć kanalizacji sanitarnej z przyłączami, sieć wodociągowa z przyłączami, Profil podłuzi przyłączy kanalizacji sanitarnej	
Stanowisko		Nr uprawnień POL/0092/PWOS/04 Wykonawca: Biuro Projektów i Inżynierii Budowlanych "PROJEKT" z siedzibą w Suwałkach ul. Sienkiewicza 10, 16-100 Suwałki, tel. 87 740 10 10	
Projektant		Imię i Nazwisko mgr inż. Sylwia Kozłowska-Kaliś	
Współpracza		-	
Sprawdzający		inż. Mariusz Kaliś inż. Danutisz Wasilewski inż. Andrzej Wasilewski inż. Andrzej Wasilewski	

