




Odwodnienie liniowe
OL21, OL22, OL24, OL25, OL30 / ul. Szczecińska /

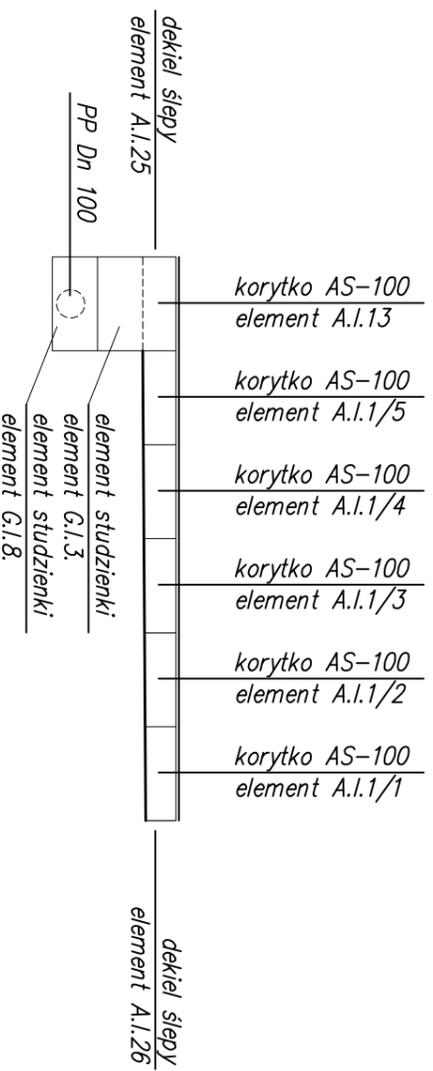


Odwodnienie liniowe
OL23, OL28, OL31, OL32, OL33 / ul. Szczecińska /

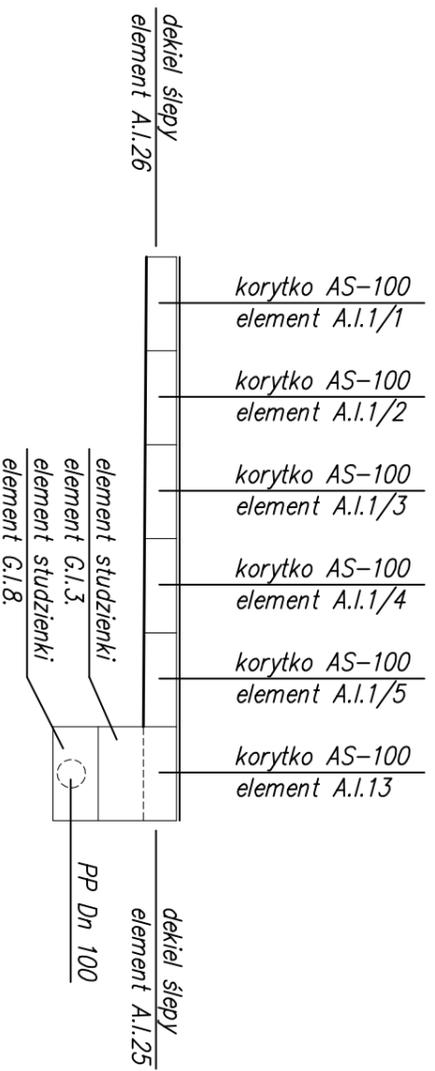


Odwodnienie liniowe
OL27 / ul. Szczecińska /

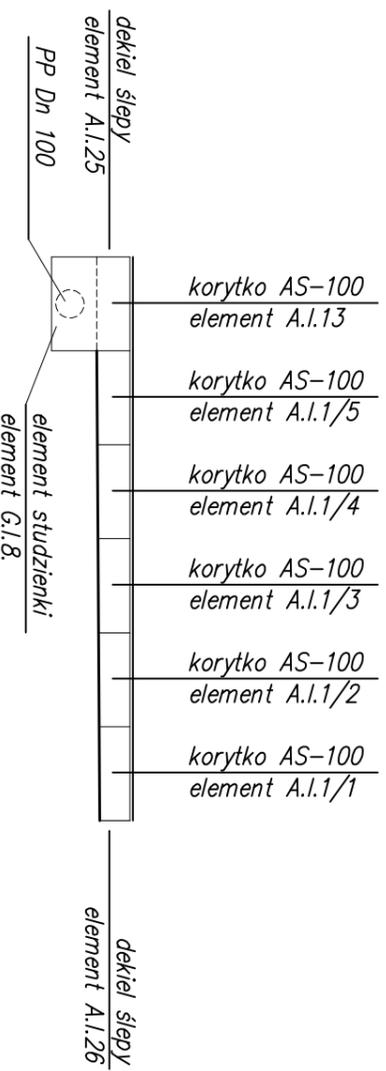

Odwodnienie liniowe
OL26 / ul. Szczecińska /

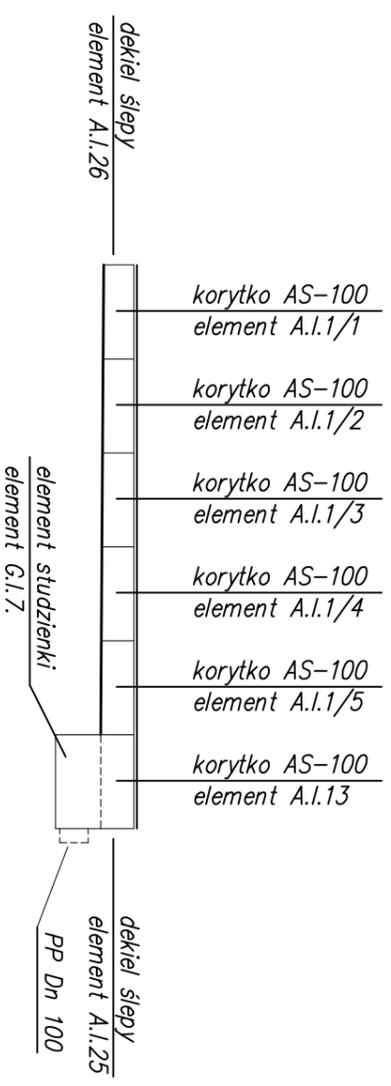

Odwodnienie liniowe
OL29 / ul. Szczecińska /

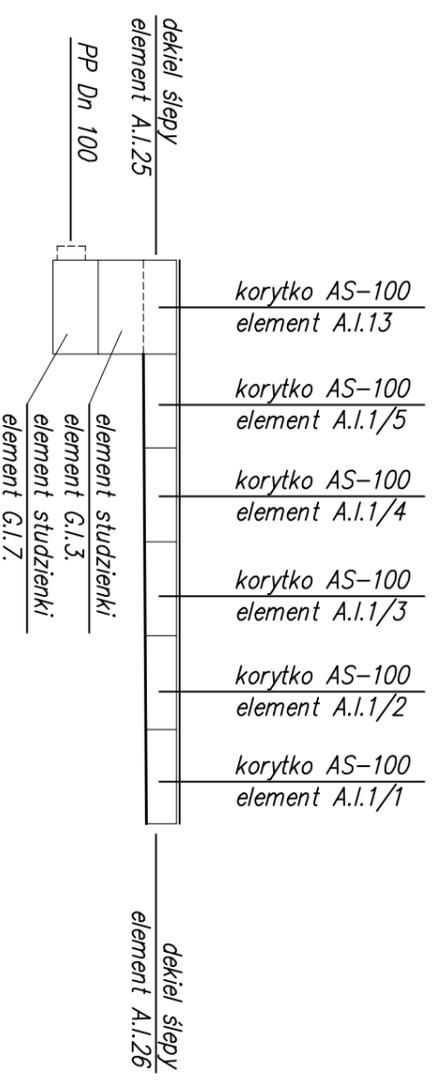

Uwaga:
– korytka wyposażać w ruszt klasy B125
– przykanaliki do odwodnień liniowych układać ze spadkiem minimalnym $i=1,5\%$

| | | |
|----------------|---|--------------------|
| Adres obiektu | województwo podlaskie m. Suwałki | |
| Stadium | PROJEKT WYKONAWCZY | |
| Nazwa projektu | Budowa ulic oraz uzupełnienie uzbrojenia terenu na osiedlu Hanicza części północnej i południowej w Suwałkach - część 1 | |
| Branża | SANITARNIA | |
| Tytuł rysunku | Sieć kanalizacji deszczowej. | Skala 1:50 |
| Szanownisko | Imię i Nazwisko | Data 03.08.2014 |
| Projektant | mgr inż. Sylwia Kozłowska-Kalis | Zat. nr/ark. |
| Współpraca | inż. Mariusz Kalis | Podpis |
| Sprawdzający | inż. Dariusz Wasilewski | |
| | | Lotn-44 |
| | | DRONOSUD |