


**PROJEKT ZAGOSPODAROWANIA**  
**Rozbudowa i przebudowa z budową zjazdów**  
**ul. Szkolnej w Suwałkach**  
**SKALA 1 : 500**

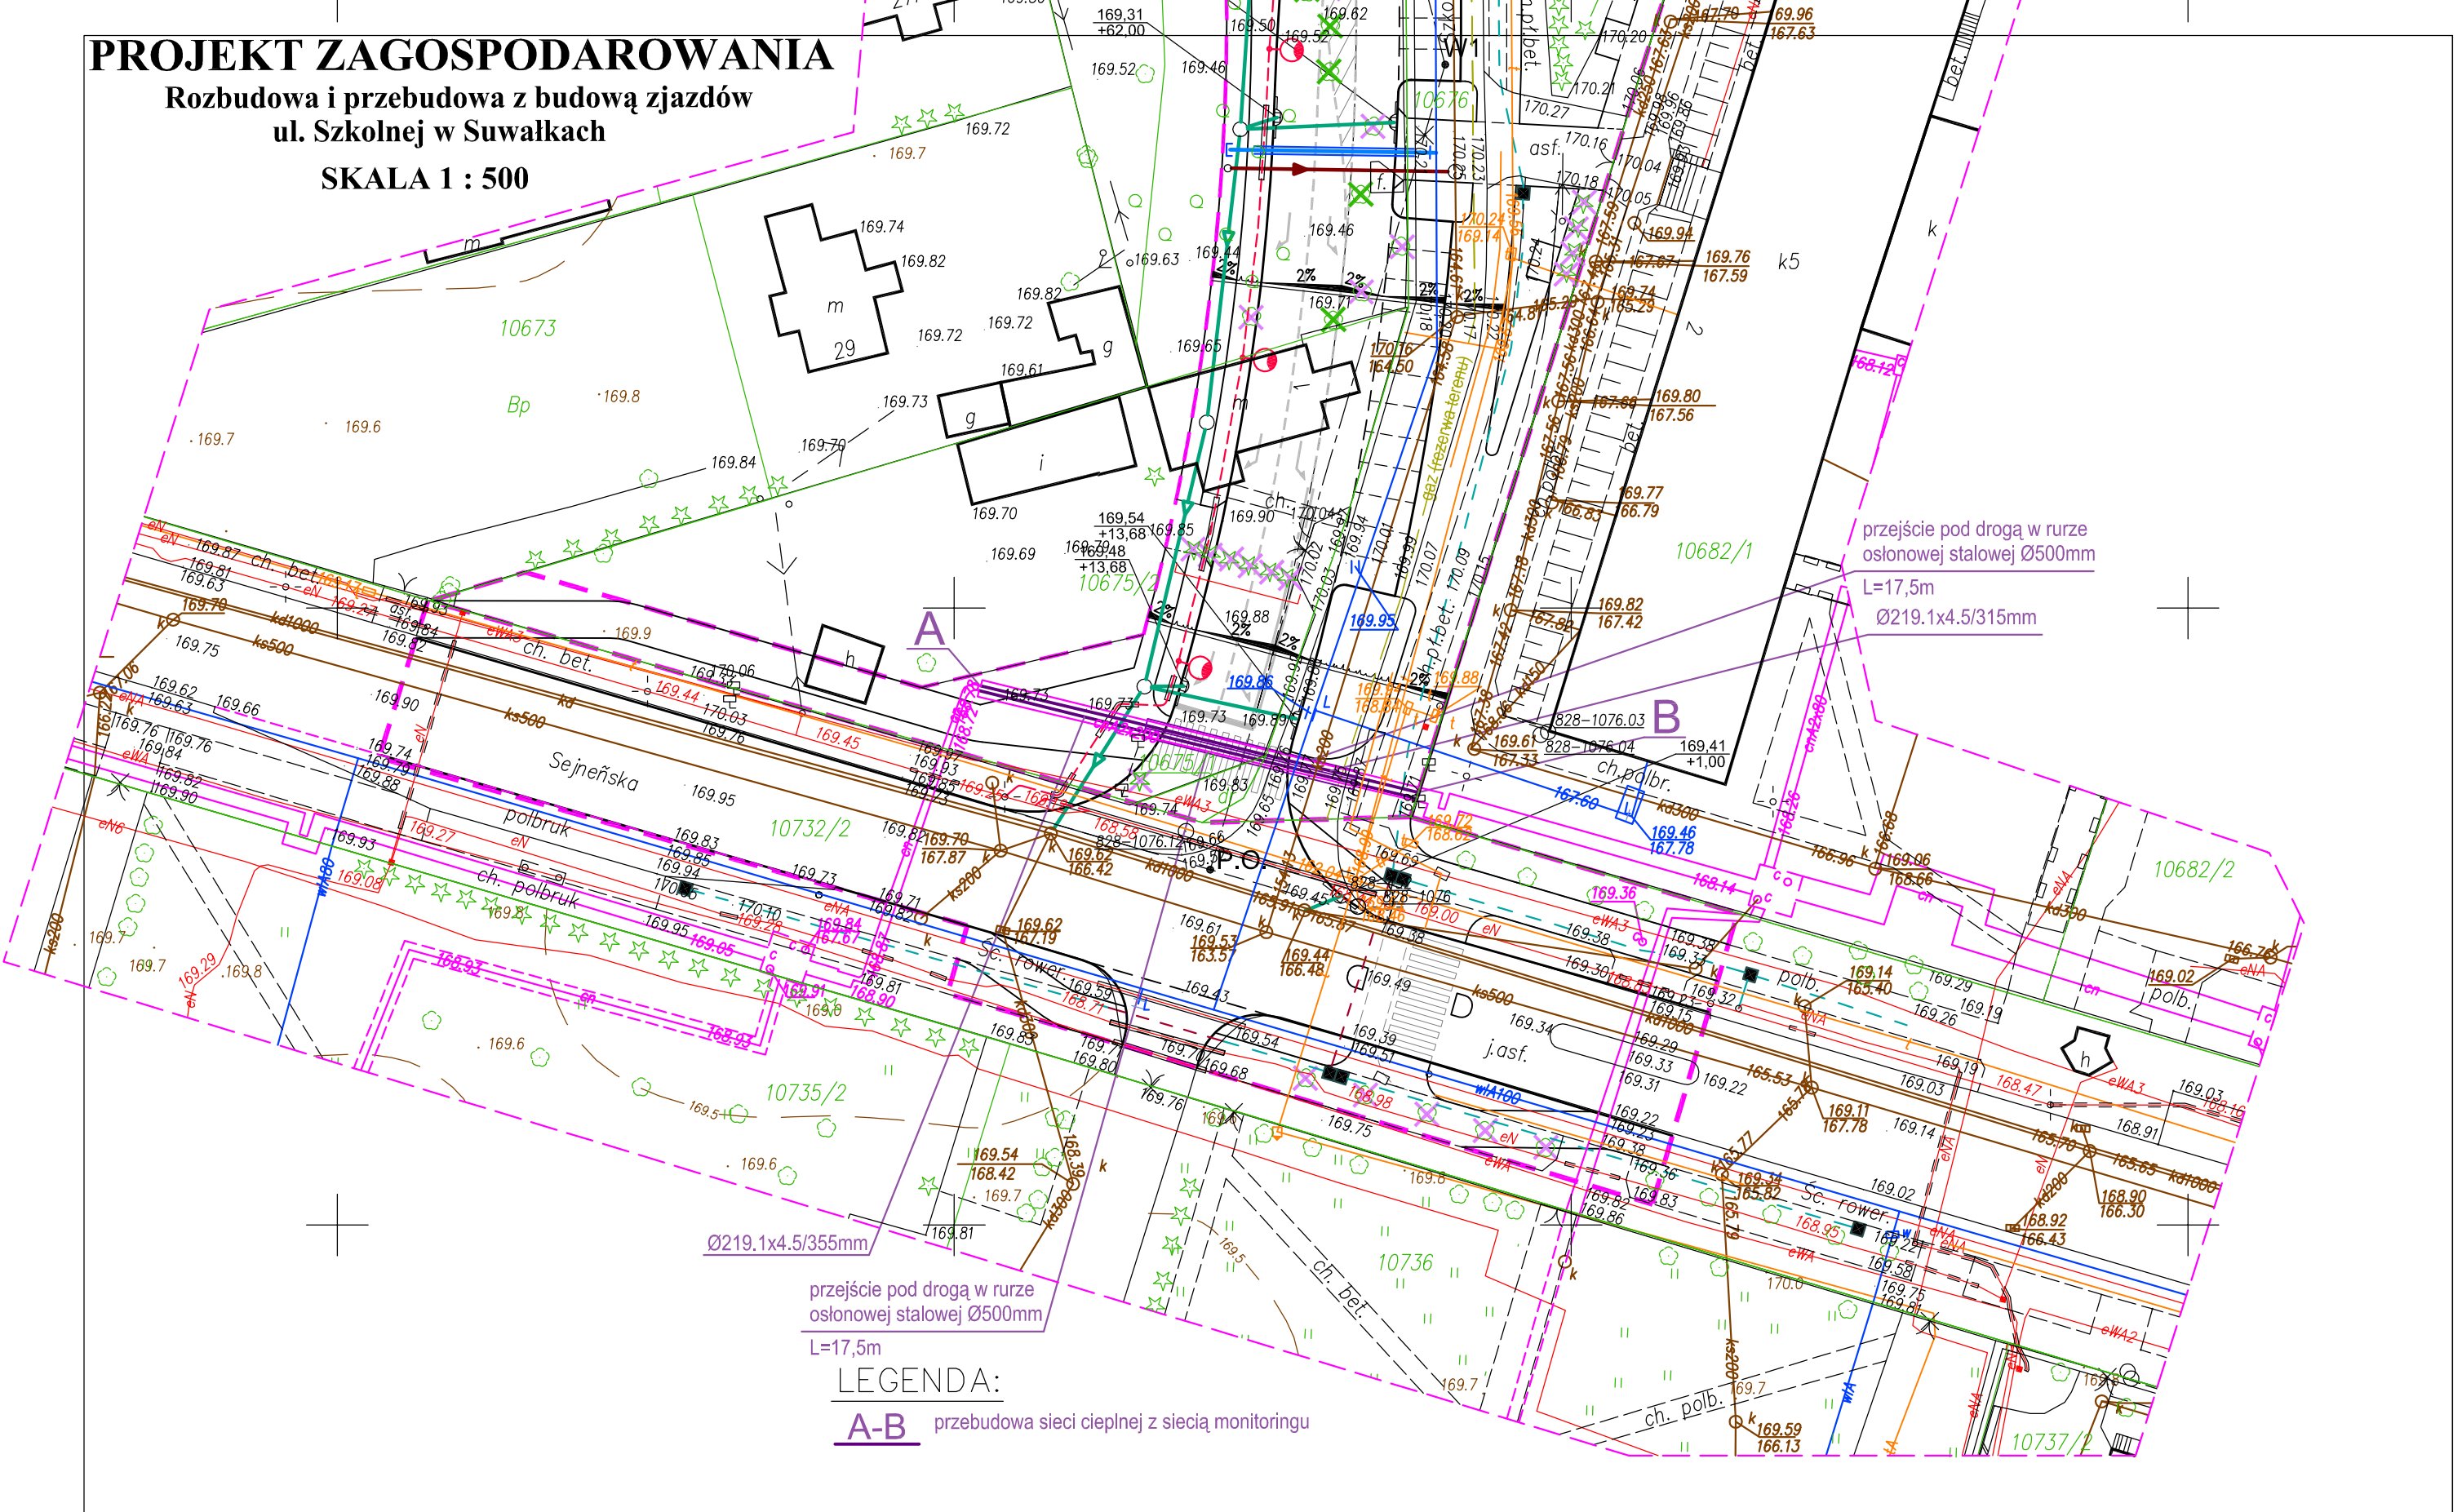

PRACOWNIA PROJEKTOWA „DARPOL” ZYGMUNT DARGIEWICZ Gawrych Ruda 86 16-402 Suwałki tel./fax 5639120, e-mail: pp.darpol@gmail.com			
Obiekt i adres	Rozbudowa i przebudowa z budową zjazdów ul. Szkolnej w Suwałkach		Data: kwiecień 2012 r. Nr rys. C1
Tytuł opracowania	Przebudowa sieci ciepłej wysokoparametrowej (z siecią monitoringu). Projekt zagospodarowania terenu.		Skala 1 : 500
Zespół	Imię i nazwisko	Nr upr.	Podpis
Projektant	mgr inż. Andrzej Urbanowicz	SUW-1/96	
Sprawdzający	mgr inż. Dorota Bazylewicz	PDL/0075/PWOS/05	