


PROJEKT ZAGOSPODAROWANIA

Rozbudowa i przebudowa z budową zjazdów
ul. Szkolnej w Suwałkach

SKALA 1 : 500

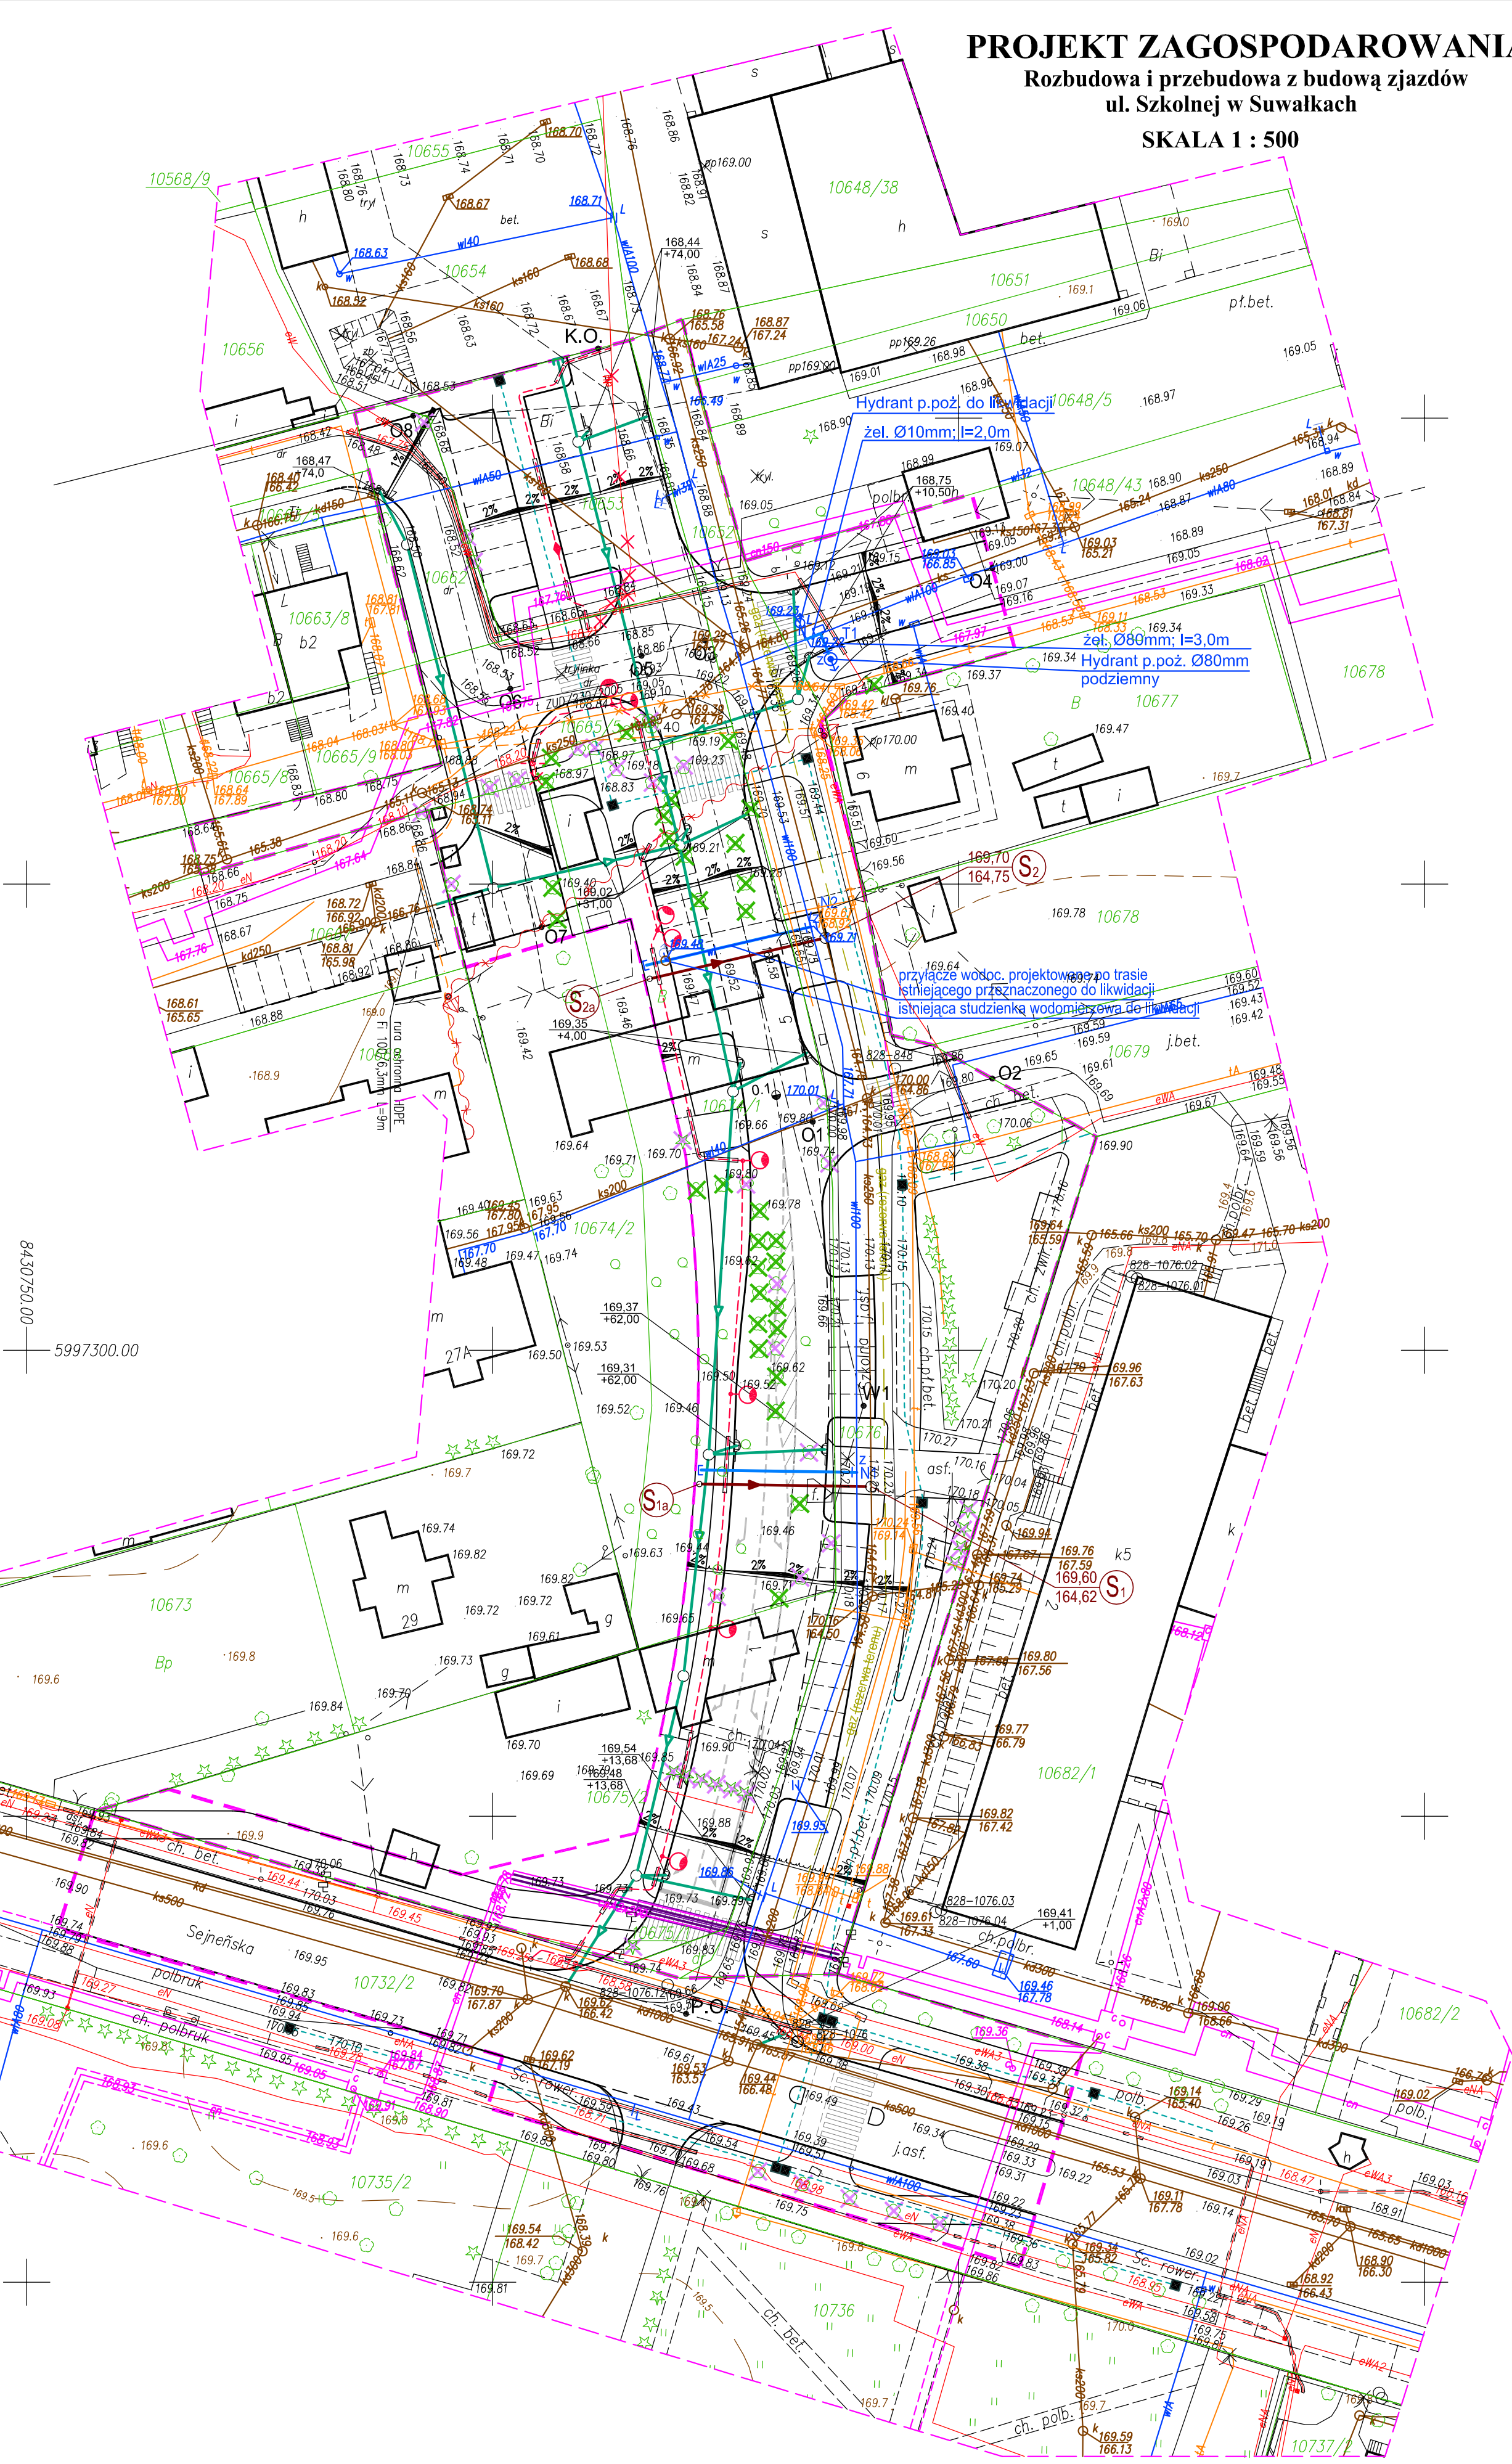

LEGENDA

- linia rozgraniczająca
- istniejąca sieć wodociągowa
- sieć wodociągowa do likwidacji
- istniejąca kanalizacja deszczowa
- istniejąca kanalizacja sanitarna
- istn. kable energet. średniego napięcia
- istn. kable energet. niskiego napięcia
- kable energetyczne do likwidacji
- istniejąca kanalizacja telefoniczna
- kanalizacja telefoniczna do likwidacji
- rezerwa terenu na gaz
- projektowane hydranty
- projektowana sieć wodociągowa
- projektowana kanalizacja deszczowa
- projektowane wpusty uliczne ze ściekiem
- projektowana kanalizacja sanitarna
- projektowane kable energetyczne
- projektowane słupy oświetleniowe
- słupy do likwidacji
- słupy do przeniesienia
- projektowana trasa kabli sterowniczych

PRACOWNIA PROJEKTOWA „DARPOL” ZYGMUNT DARGIEWICZ
Gawrych Ruda 86 16-402 Suwałki tel./fax 5639120, e-mail: pp.darpol@gmail.com

Obiekt i adres	Rozbudowa i przebudowa z budową zjazdów ul. Szkolnej w Suwałkach		Data: kwiecień 2012r. Nr rys. S1
Tytuł opracowania	Odgałęzienia z sieci wod. - kan. Projekt zagospodarowania terenu.		Skala 1 : 500
Zespół	Imię i nazwisko	Nr upr.	Podpis
Projektant	mgr inż. Andrzej Urbanowicz	SUW-1/96	
Sprawdzający	mgr inż. Dorota Bazylewicz	PDL/0075/PWOS/05	