



PRZEKRÓJ PODŁUŻNY

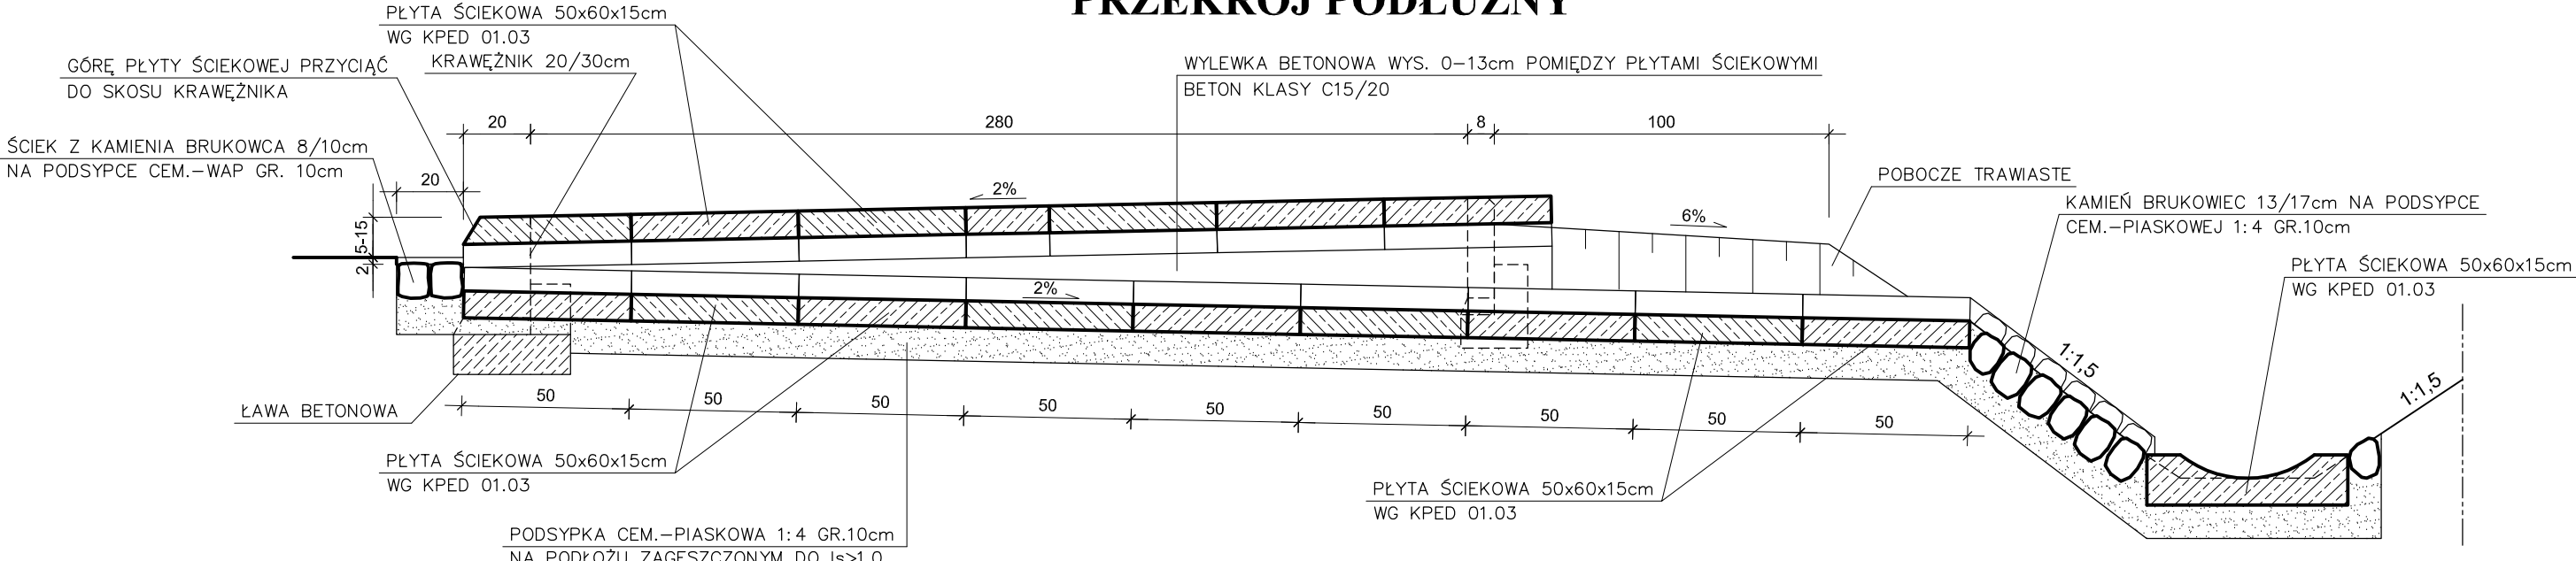

WIDOK Z GÓRY

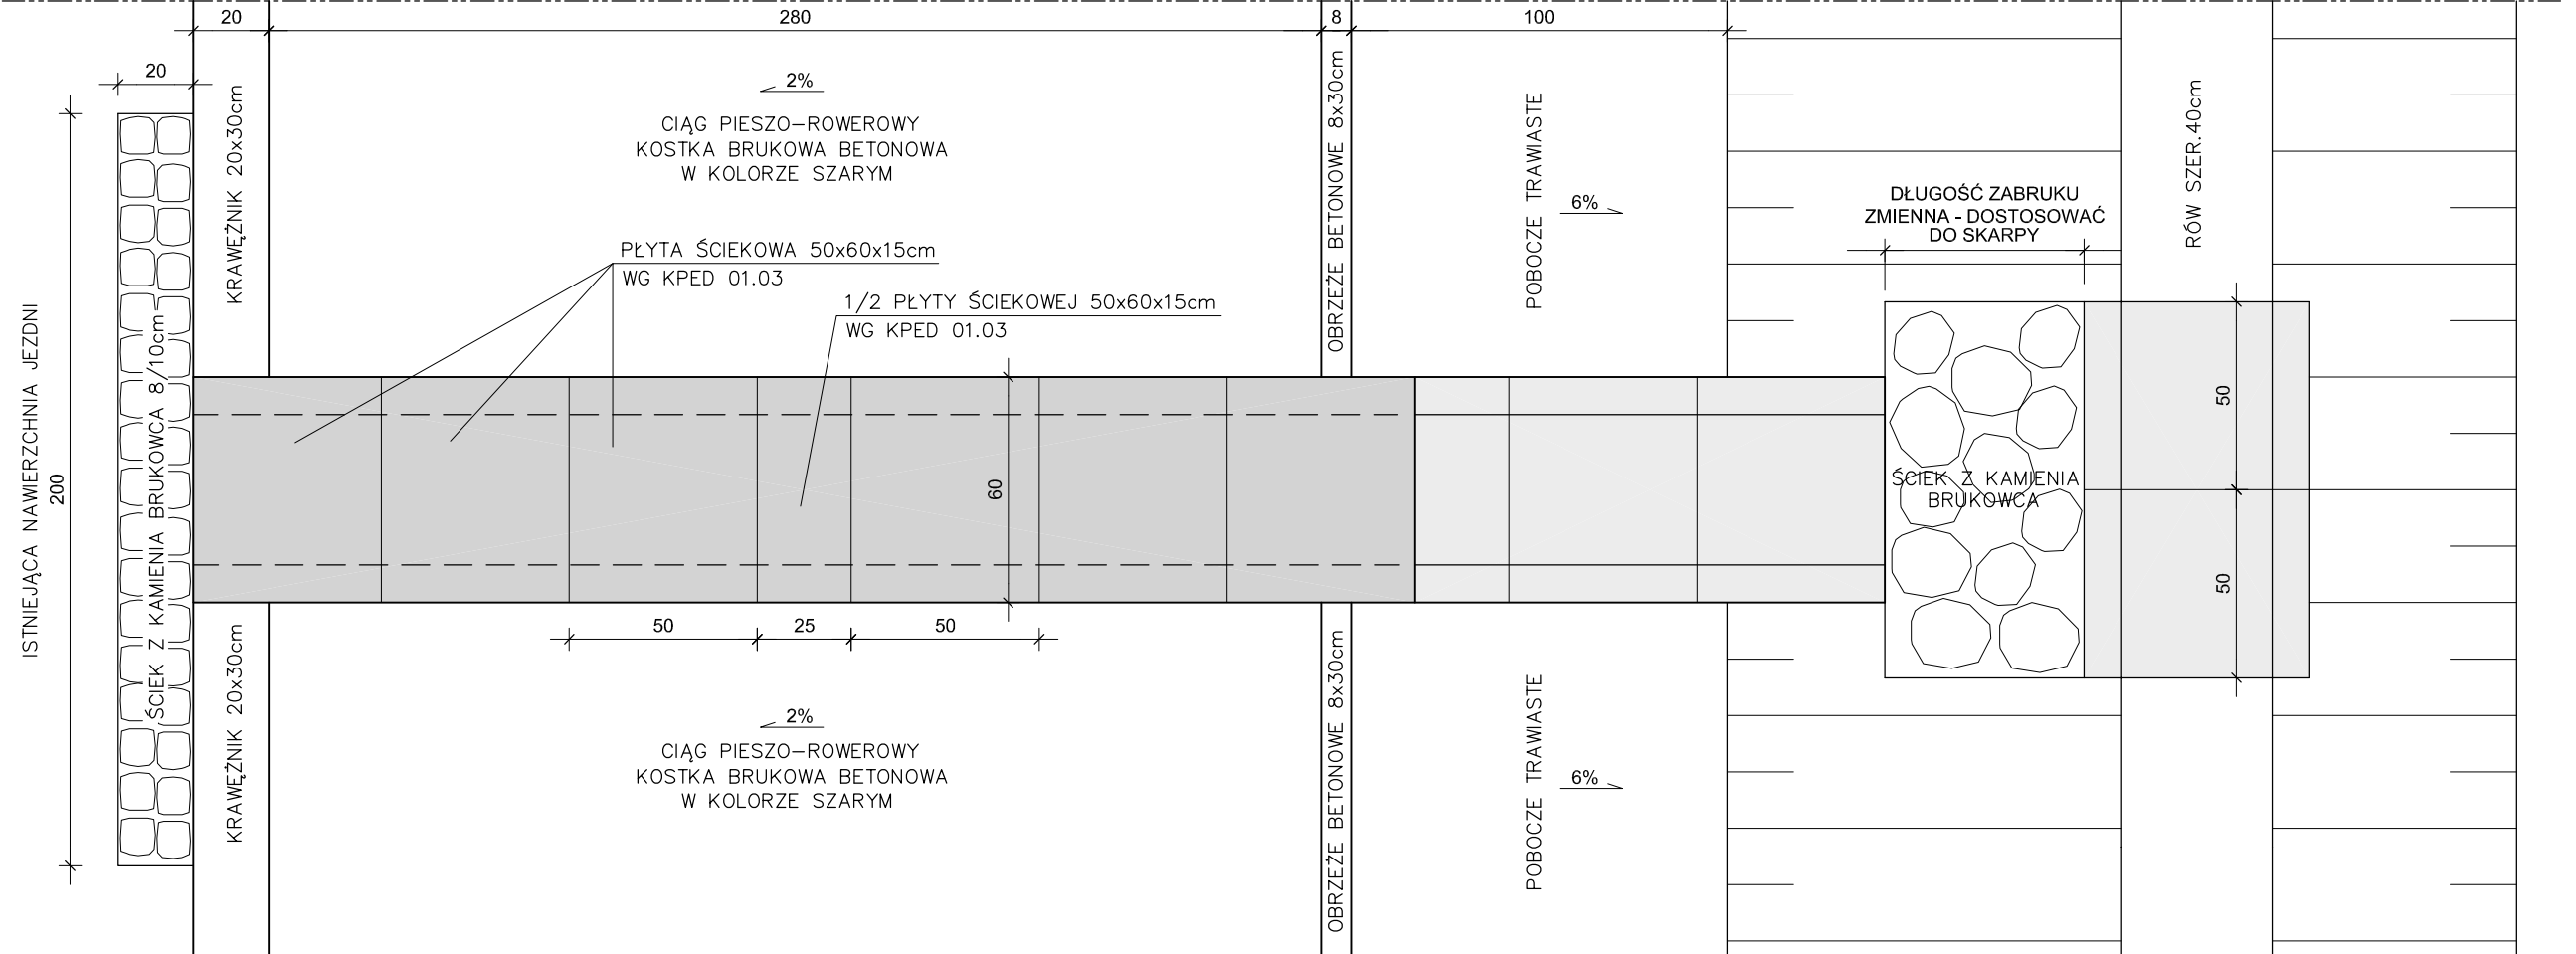

UWAGI:

- ILOŚĆ ŚCIEKÓW PODCHODNIKOWYCH - 14 SZT.
- ILOŚĆ PŁYT ŚCIEKOWYCH KPED 01.03 NA JEDEN ŚCIEK - 17,5 SZT

PRACOWNIA PROJEKTOWA „DARPOL” ZYGMUNT DARGIEWICZ
Gawrych Ruda 86 16-402 Suwałki tel./fax 5639120, e-mail: pp.darpol@gmail.com

Objekt i adres	Rozbudowa ulicy Prymasa St. Wyszyńskiego z uzbrojeniem technicznym w Suwałkach		Data: kwiecień 2015r.
			Nr rys.
Tytuł opracowania	ŚCIEK PODCHODNIKOWY		Skala 1:20
Zespół	Imię i nazwisko	Nr upr.	Podpis
Projektant	mgr inż. Zygmunt Dargiewicz	SUW-5/97	
Sprawdzający	mgr inż. Marek Otrócki	SUW-81/94	