




PRZEKRÓJ I-I

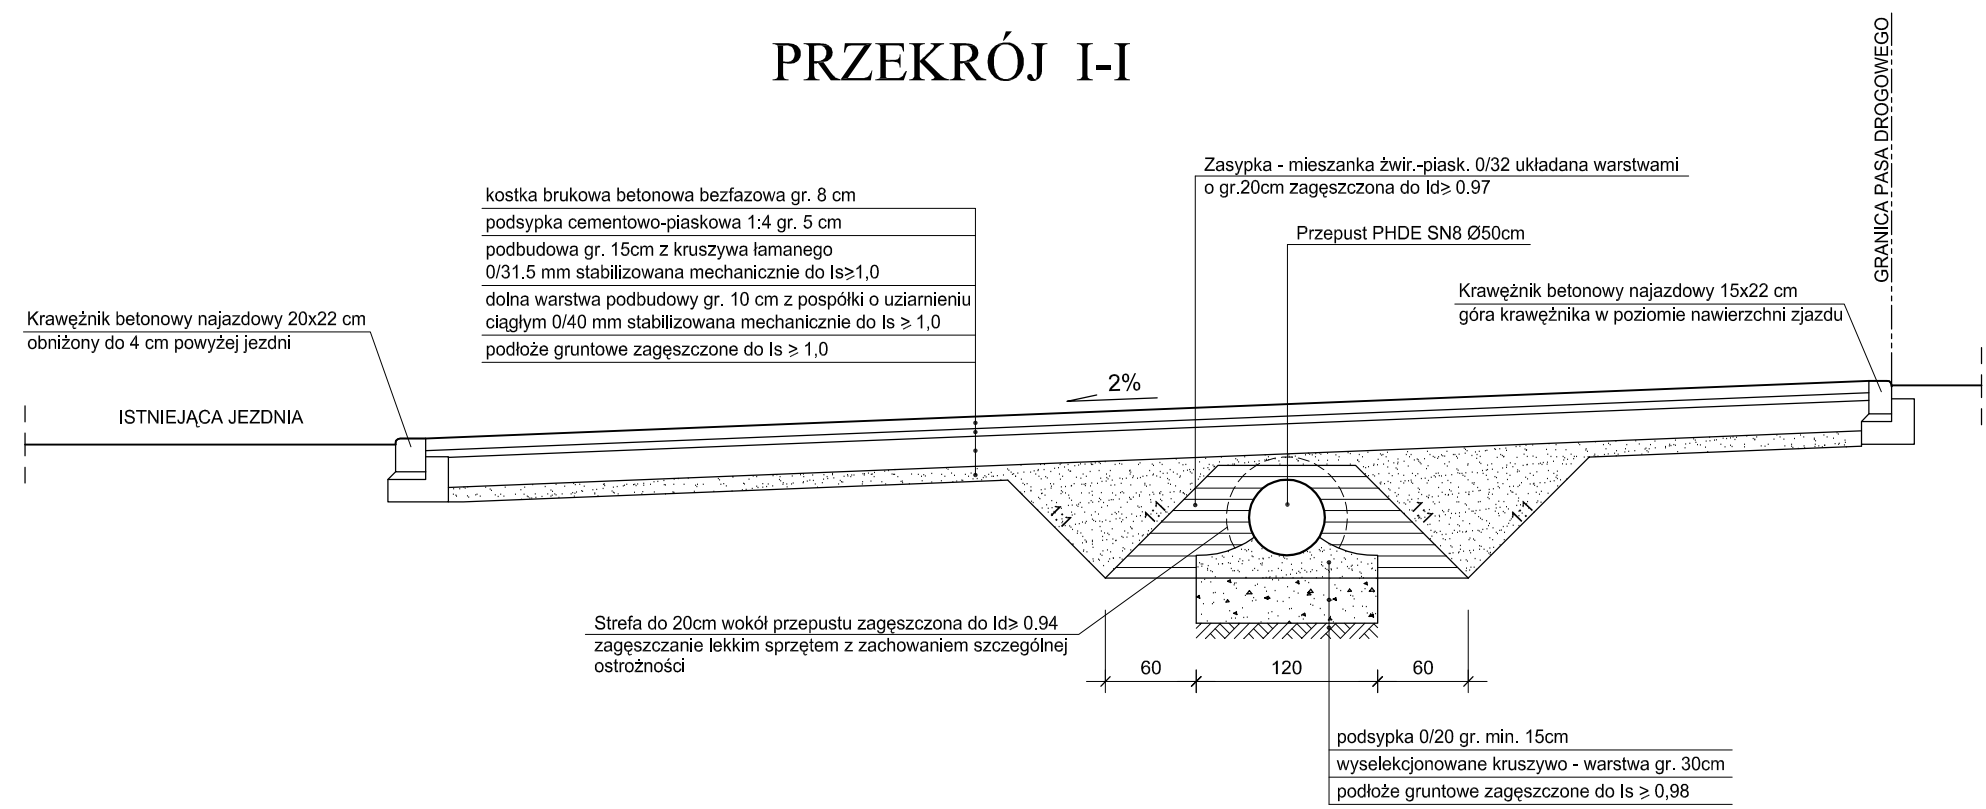

PRZEKRÓJ II-II

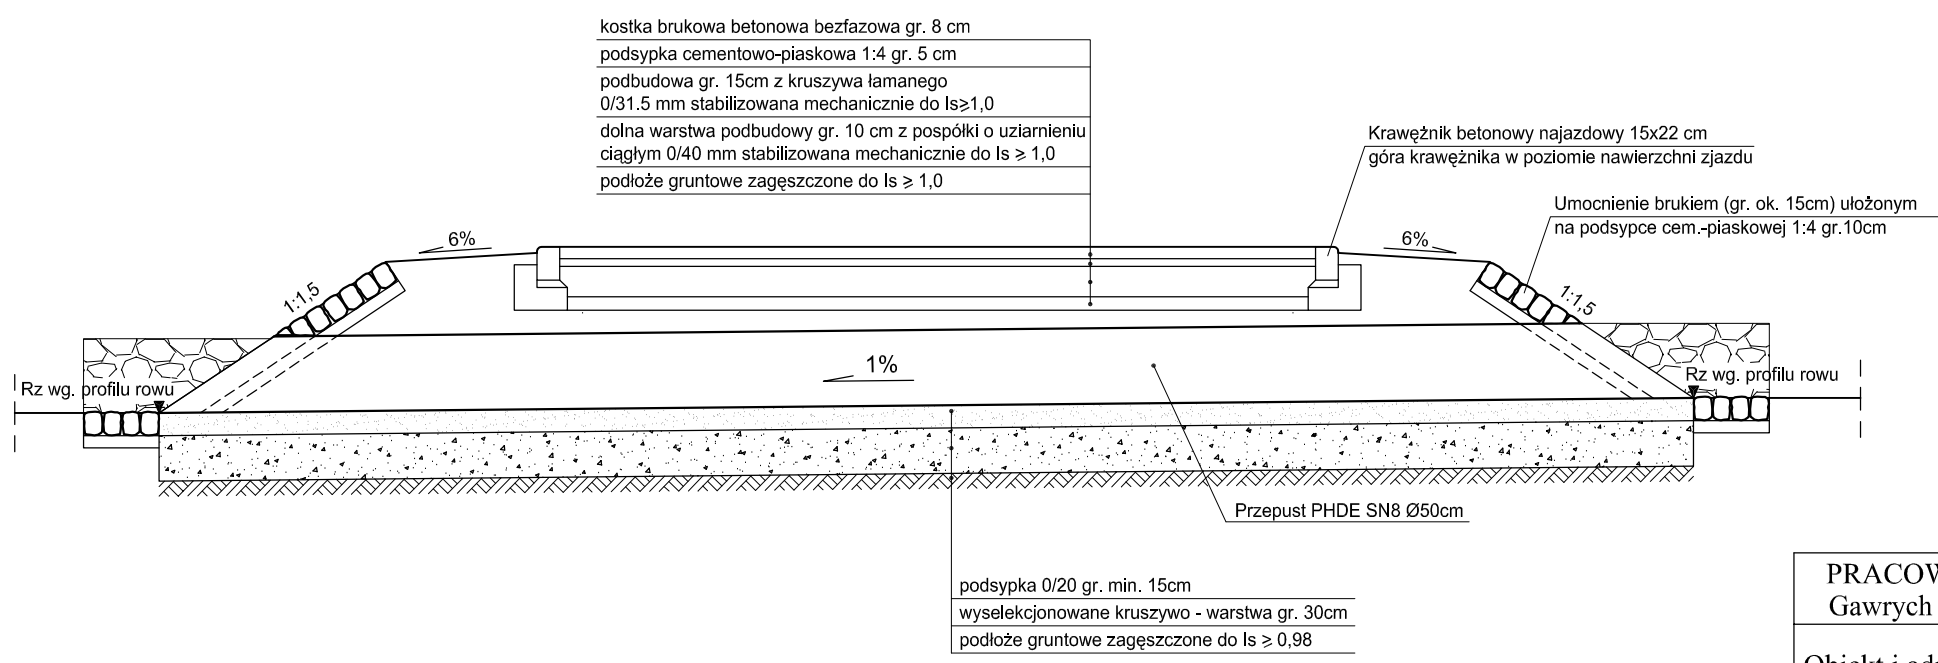

PRZEKRÓJ III-III

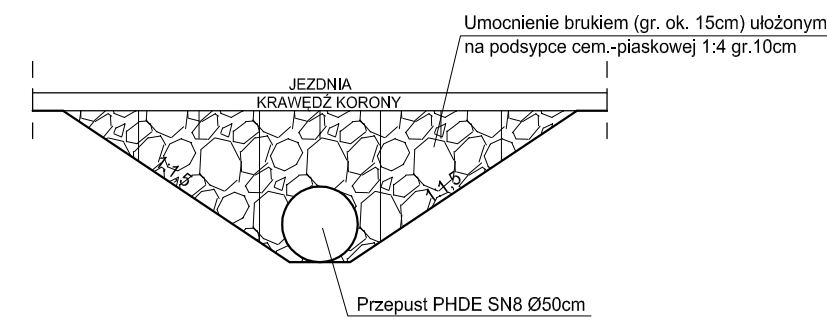

PRACOWNIA PROJEKTOWA „D A R P O L” ZYGMUNT DARGIEWICZ Gawrych Ruda 86 16-402 Suwałki tel./fax 5639120, e-mail: pp.darpol@gmail.com			
Obiekt i adres	Rozbudowa ulicy Prymasa St. Wyszyńskiego z uzbrojeniem technicznym w Suwałkach		Data: kwiecień 2015r. Nr rys.
Tytuł opracowania	ZJAZD Z PRZEPUSTEM - PRZEKROJE		Skala 1:50
Zespół	Imię i nazwisko	Nr upr.	Podpis
Projektant	mgr inż. Zygmunt Dargiewicz	SUW-5/97	
Sprawdzający	mgr inż. Marek Otrocki	SUW-81/94	