


PIK. 20,00

Skala pionowa 1:100  
Skala pozioma 1:100

Pole pow.    WYKOP = 4,23m2  
Pole pow.    NASYP = 1,02m2

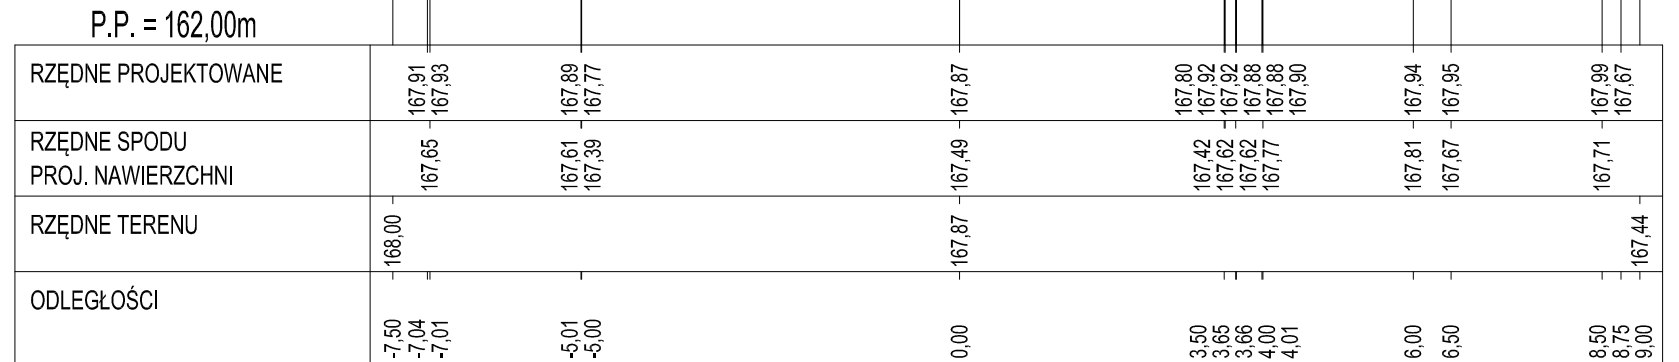


Odległość        = 50,00m  
Objętość WYKOP    = 1013,33m3  
Objętość NASYP    = 25,95m3

PIK. 70,00

Skala pionowa 1:100  
Skala pozioma 1:100

Pole pow.    WYKOP = 36,30m2  
Pole pow.    NASYP = 0,01m2

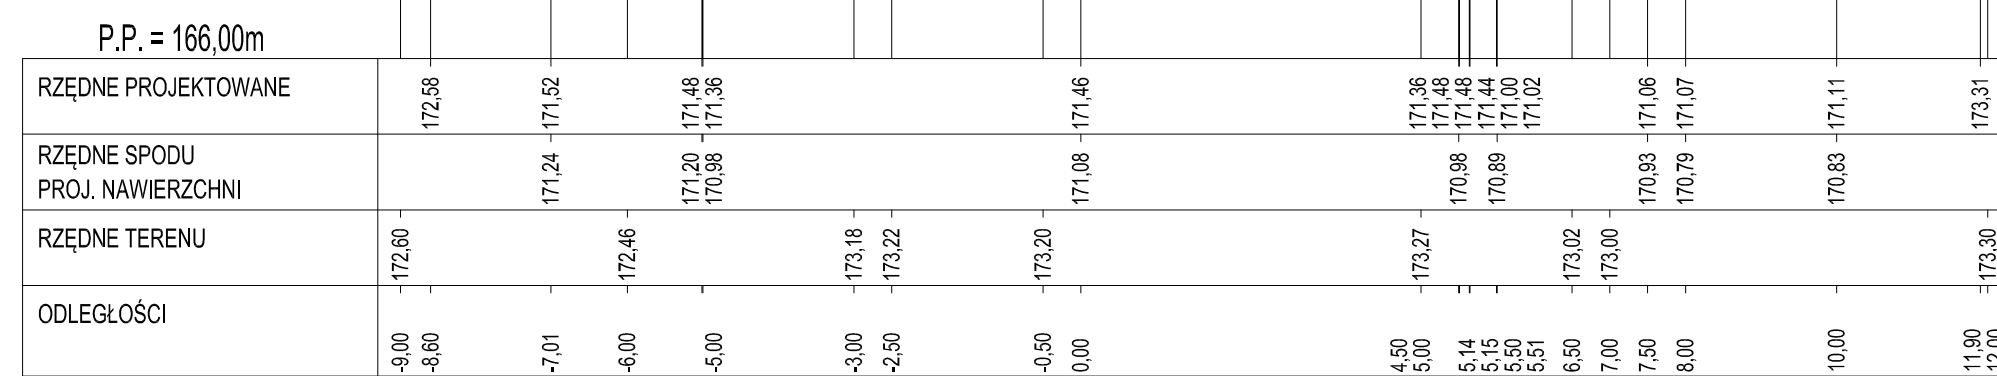


PIK. 125,50

Odległość        = 55,50m  
Objętość WYKOP    = 1965,85m3  
Objętość NASYP    = 0,94m3

Skala pionowa 1:100  
Skala pozioma 1:100

Pole pow.    WYKOP = 34,54m2  
Pole pow.    NASYP = 0,02m2

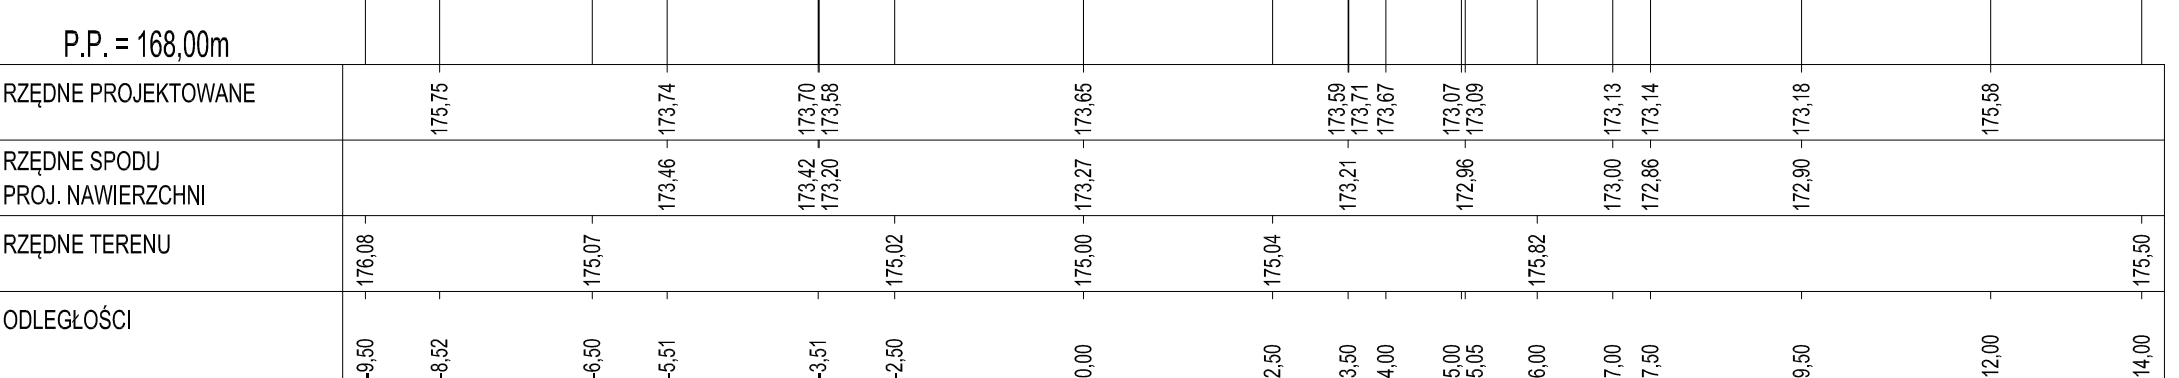


PIK. 203,50

Odległość        = 78,00m  
Objętość WYKOP    = 1449,48m3  
Objętość NASYP    = 220,00m3

Skala pionowa 1:100  
Skala pozioma 1:100

Pole pow.    WYKOP = 2,63m2  
Pole pow.    NASYP = 5,62m2

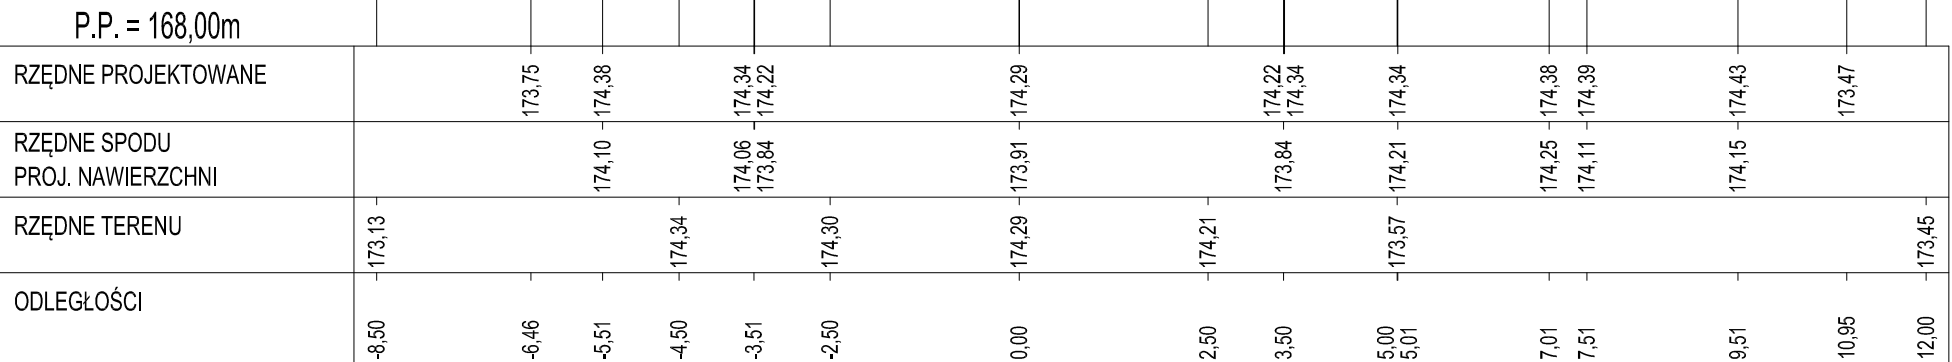


PIK. 250,00

Odległość        = 46,50m  
Objętość WYKOP    = 89,83m3  
Objętość NASYP    = 257,86m3

Skala pionowa 1:100  
Skala pozioma 1:100

Pole pow.    WYKOP = 1,24m2  
Pole pow.    NASYP = 5,47m2

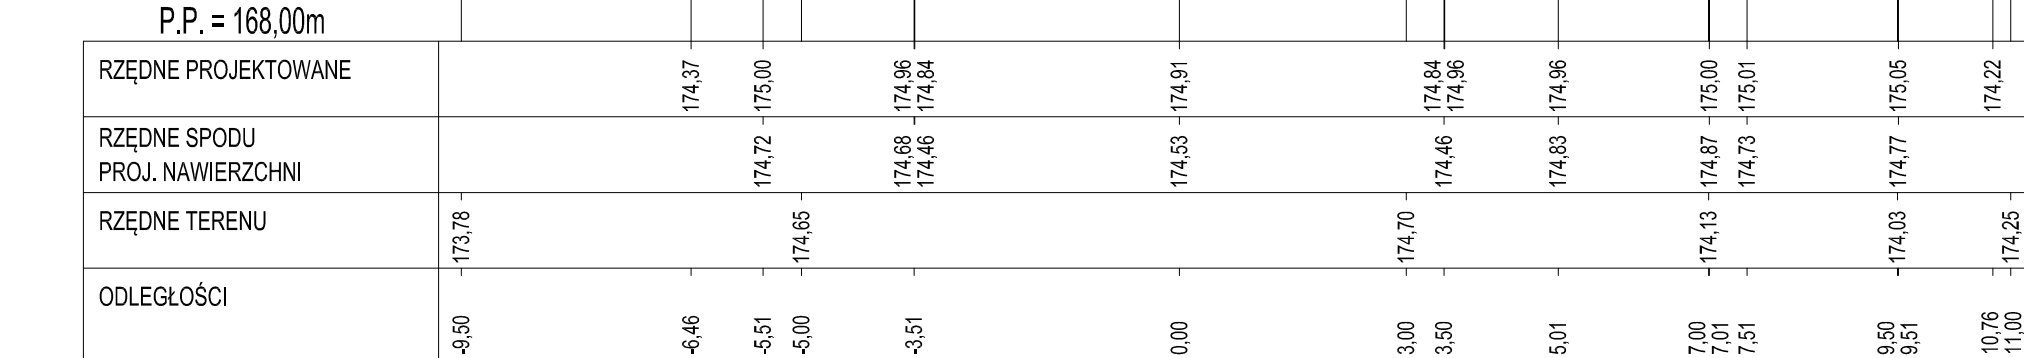


PIK. 300,00

Odległość        = 50,00m  
Objętość WYKOP    = 117,95m3  
Objętość NASYP    = 209,20m3

Skala pionowa 1:100  
Skala pozioma 1:100

Pole pow.    WYKOP = 3,48m2  
Pole pow.    NASYP = 2,90m2

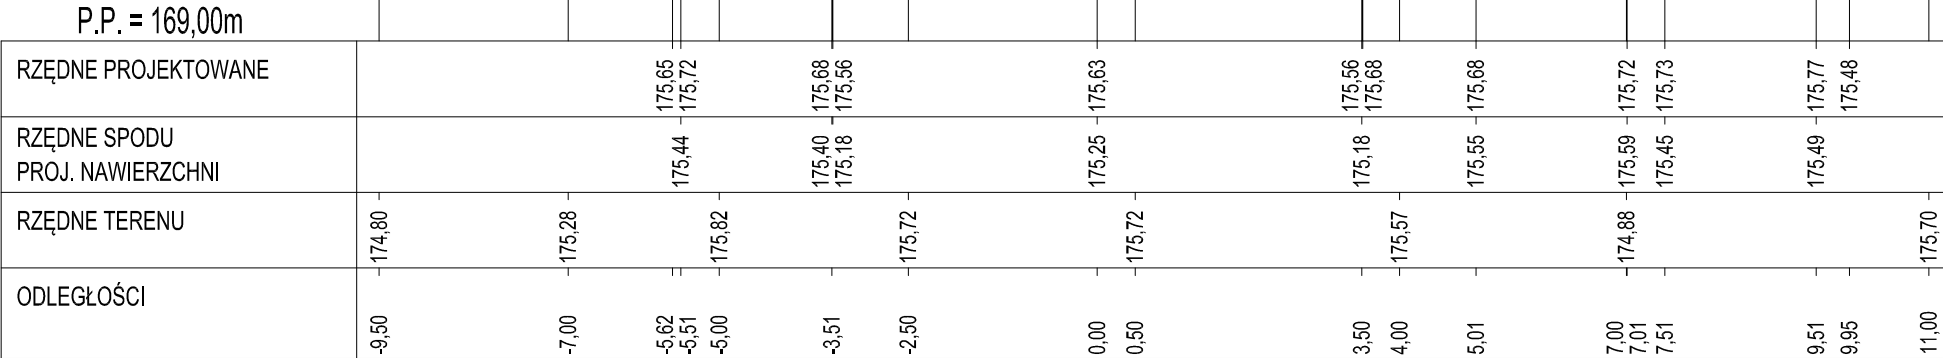


PIK. 350,00

Odległość        = 50,00m  
Objętość WYKOP    = 465,85m3  
Objętość NASYP    = 72,64m3

Skala pionowa 1:100  
Skala pozioma 1:100

Pole pow.    WYKOP = 15,15m2  
Pole pow.    NASYP = 0,01m2

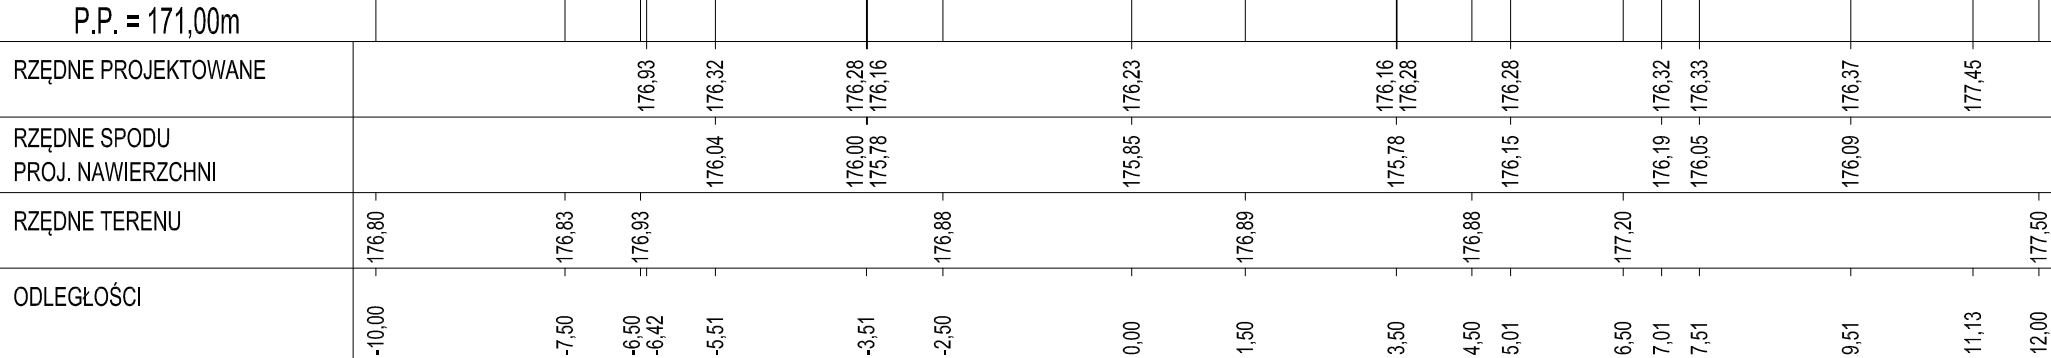

NADZOROWANIE PROJEKTOWANIE I BUDOWA DRÓG - JAROSŁAW GRABIŃSKI 16-400 SUWAŁKI UL. WITOSA 4a/191			
Nazwa i adres obiektu	Budowa ulicy Zastawie i skrzyżowania z ul. Powstańców Wielkopolskich wraz z kanalizacją deszczową, siecią wodociagową, kanalizacją sanitarną, oświetleniem i kanałem teletechnicznym w Suwałkach, dz. nr 31818/4, 31820, 31364/1, 31359/5, 31363/18, 31344/4, 31822, 31344/29, 31344/28, 31344/7, 31344/6, 31345, 31331, 31325, 31324, 31323, 30823/3, 31821, 31828/5, 31926, 31919		
Faza	projekt wykonawczy		data: 07.2014r.
Tytuł rysunku	Przekroje poprzeczne	skala 1:100	rys nr D6/1
branża drogowa projektant	mgr inż. Jarosław Grabiński upr. PDL/0117/POOD/07		
branża drogowa sprawdził	mgr inż. Przemysław Galiński upr. WAM/0126/PWOD/10		
branża drogowa opracował	mgr inż. Sebastian Grabiński upr.		
branża drogowa opracował	mgr inż. Katarzyna Wandzioch upr.		