


BARIERA ZABEZPIELAJĄCA
RUROWA U12a Z POPRZECZKĄ
SKALA 1:20

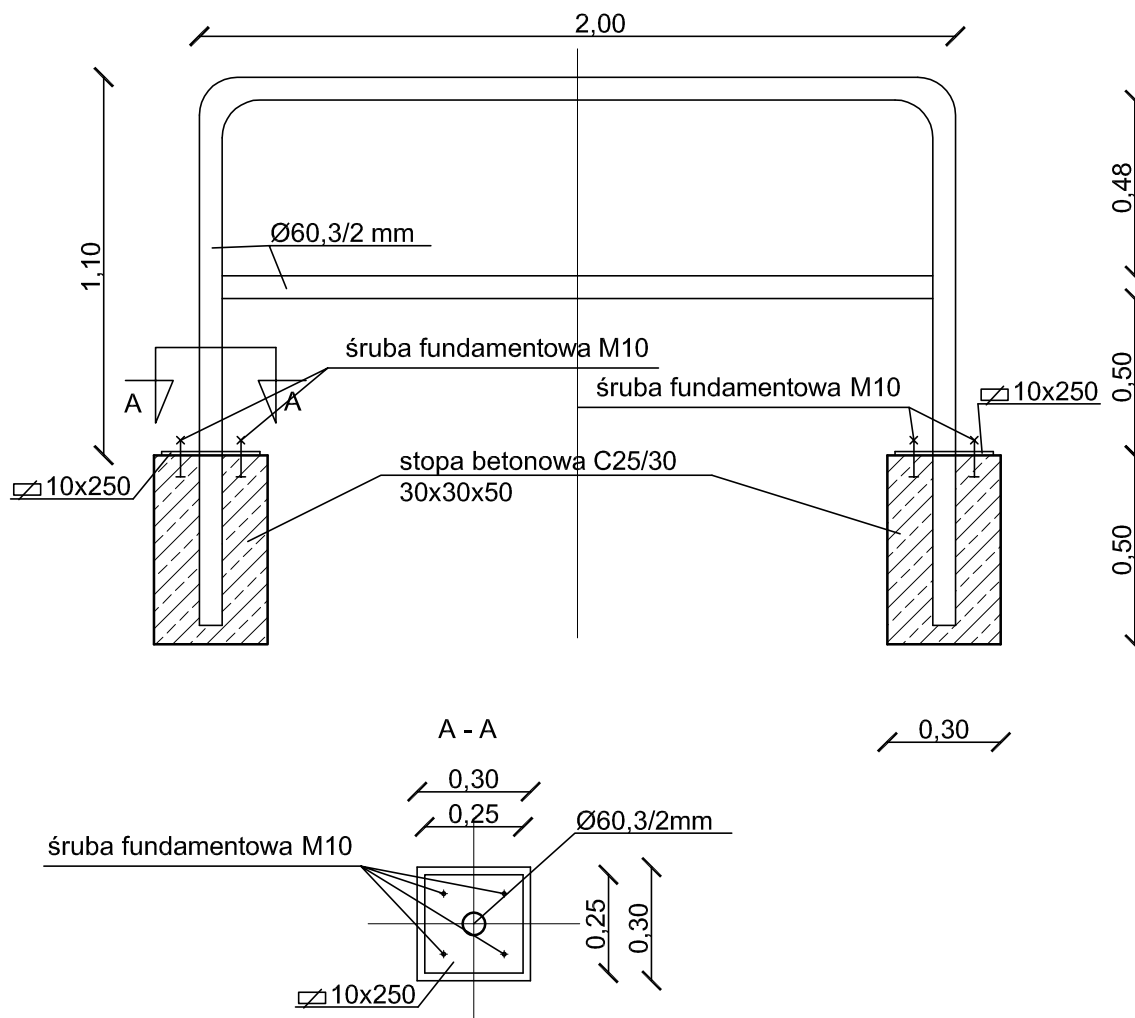

NADZOROWANIE PROJEKTOWANIE I BUDOWA DRÓG -
JAROSŁAW GRABIŃSKI 16-400 SUWAŁKI UL. WITOSA 4a/191

Nazwa i adres obiektu	Budowa ulicy Zastawie i skrzyżowania z ul. Powstańców Wielkopolskich wraz z kanalizacją deszczową, siecią wodociągową, kanalizacją sanitarną, oświetleniem i kanałem teletechnicznym w Suwałkach, dz. nr 31818/4, 31820, 31364/1, 31359/5, 31363/18, 31344/4, 31822, 31344/29, 31344/28, 31344/7, 31344/6, 31345, 31331, 31325, 31324, 31323, 30823/3, 31821, 31828/5, 31926, 31919		
Faza	projekt wykonawczy data: 07.2014r.		
Tytuł rysunku	Bariera zabezpieczająca rurowa	skala 1:20	rys nr D7
branża drogowa projektant	mgr inż. Jarosław Grabiński upr. PDL/0117/POOD/07		
branża drogowa sprawdził	mgr inż. Przemysław Galiński upr. WAM/0126/PWOD/10		
branża drogowa opracował	mgr inż. Sebastian Grabiński upr.		
branża drogowa opracował	mgr inż. Katarzyna Wandzioch upr.		