


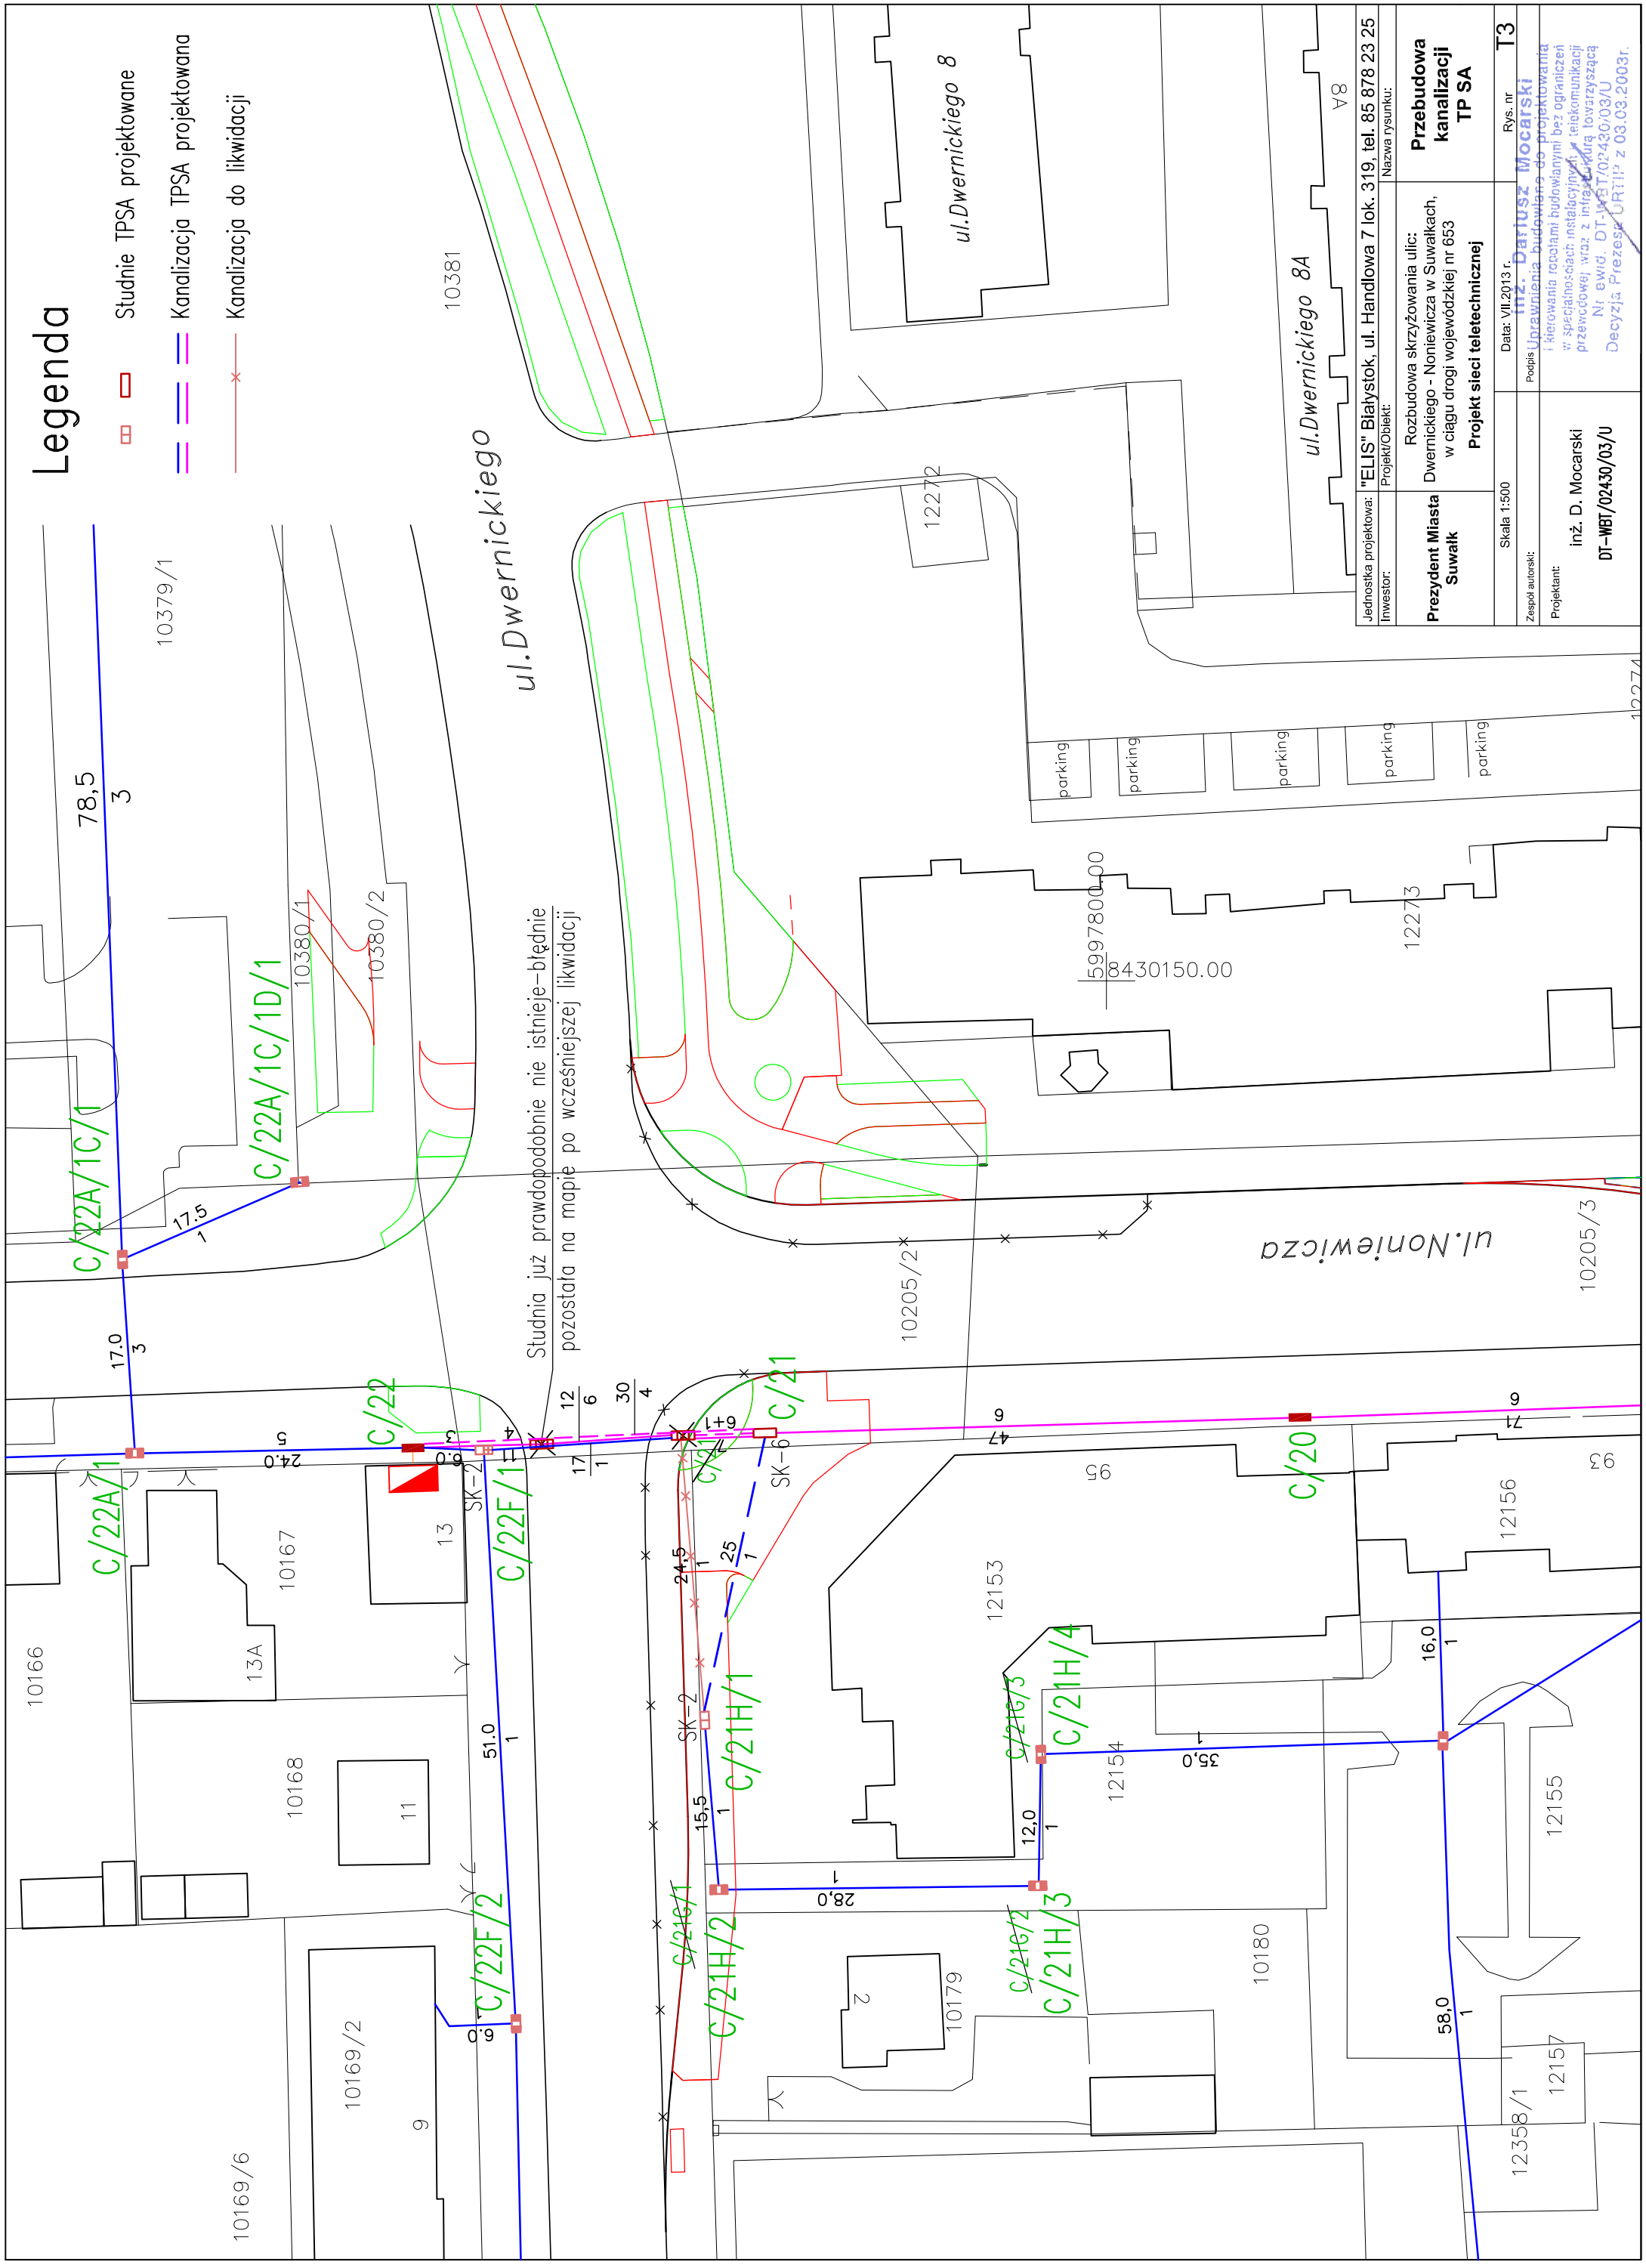


Legenda

-  Studnie TPSA projektowane
-  Kanalizacja TPSA projektowana
-  Kanalizacja do likwidacji



Jednostka projektowa:	"ELIS" Białystok, ul. Handlowa 7 lok. 319, tel. 85 878 23 25
Investor:	Projekt/Objekt: Nazwa dysunku:
Prezydent Miasta Suwałk	Rozbudowa skrzyżowania ulic: Dzwernickiego - Noniewicza w Suwałkach, w ciągu drogi wojewódzkiej nr 663
Skala 1:500	Projekt sieci teletechnicznej
Zespół autorski:	Data: VII.2013 r.
Projektant:	Podpis inż. Dariusz Mocarski
DT-WBT/02430/03/U	Rys. nr T3
	Przebudowa kanalizacji TP SA

Uprawnienia budowlane do projektowania i kierowania robotami budowlanymi bez ograniczeń w specjalnościach: instalacyjnej, telekomunikacji przewodowej wraz z infrastrukturą towarzyszącą Nr ewid. DT-WBT/02430/03/U Decyzja Prezesa URTIP z 03.03.2003r.