


LEGENDA

- istniejące kable
- kable do wymiany
- kanalizacja kablowa do usunięcia
- proj. kanalizacja kablowa
- projektowane złącze odgałęźne
- projektowane złącze przelotowe

URZĄD MIEJSKI W SUWAŁKACH  
WYDZIAŁ ARCHITEKTURY  
I GOSPODARKI PRZESTRZENNEJ  
16-400 Suwałki, ul. Mickiewicza 1

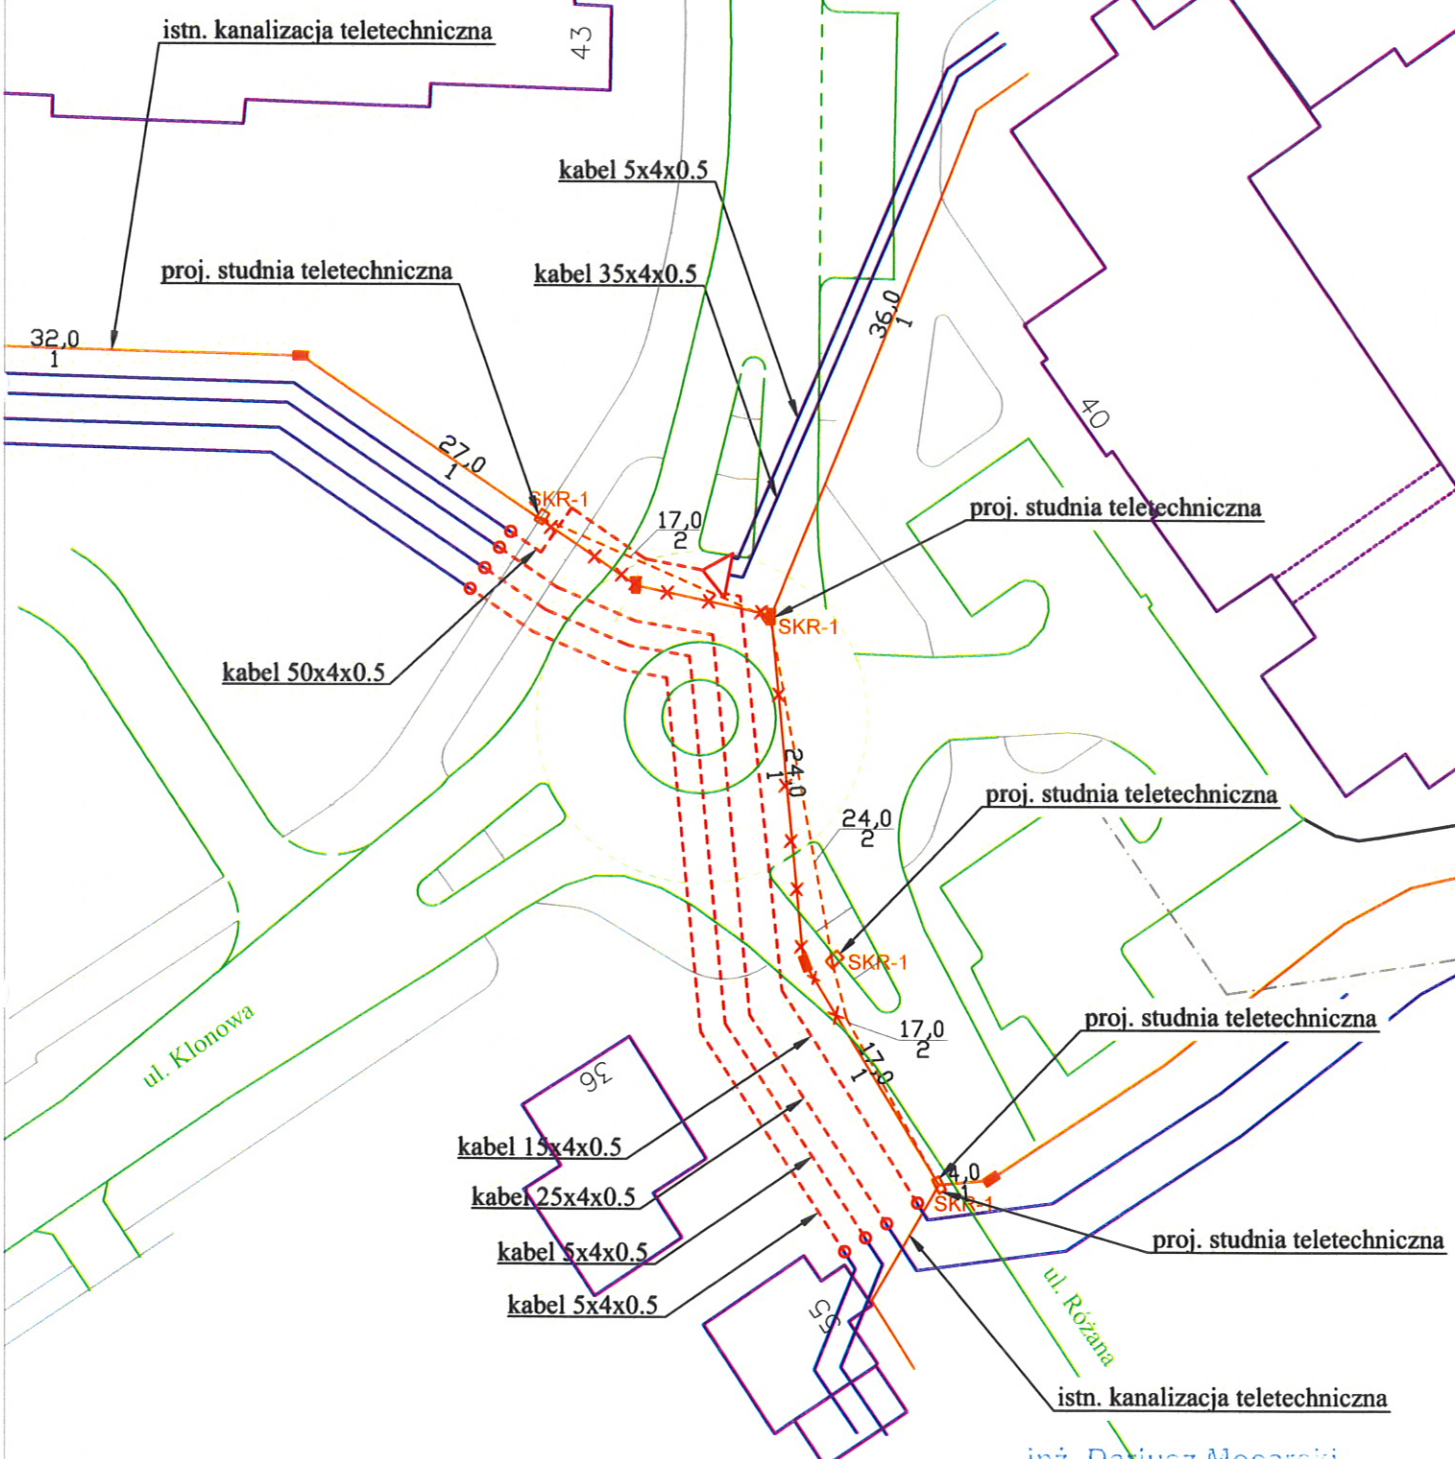

inż. Dariusz Mocarski

Uprawnienia budowlane do projektowania  
i kierowania robotami budowlanymi bez ograniczeń

<p>Wykonawca: TELKOP Mieczysław Lutyński Piecki 24, 16-402 Suwałki</p>	<p>Imię i Nazwisko</p>	<p>Nr upr. bud.</p>	<p>Podpis</p>	<p>Data</p>
	<p>Projektował: inż. Nrowid DT- Dariusz Mocarski</p>	<p>02430/03/U URTIP z 03.03.2013r.</p>		<p>07.2012</p>
	<p>Opracował: Marek Kubiś</p>			<p>07.2012</p>
	<p>Sprawdził: Dariusz Mocarski</p>	<p>02430/03/U</p>		<p>07.2012</p>
<p>Temat: Przebudowa kanalizacji teletechnicznej związana z budową ronda na skrzyżowaniu ul. Klonowa / Różana.</p>		<p>Nr Proj.:</p>		<p>Arkusz: 1</p>
<p>Nazwa rys.: Schemat przebudowy.</p>		<p>Skala: 1:500</p>	<p>Rys. --</p>	<p>Arkuszy: 1</p>