


Zagospodarowanie terenu

- oświetlenie boiska sportowego

przy Zespole Szkół nr. 7w Suwałkach

przy ul Minkiewicza 50

dz nr 21350/9

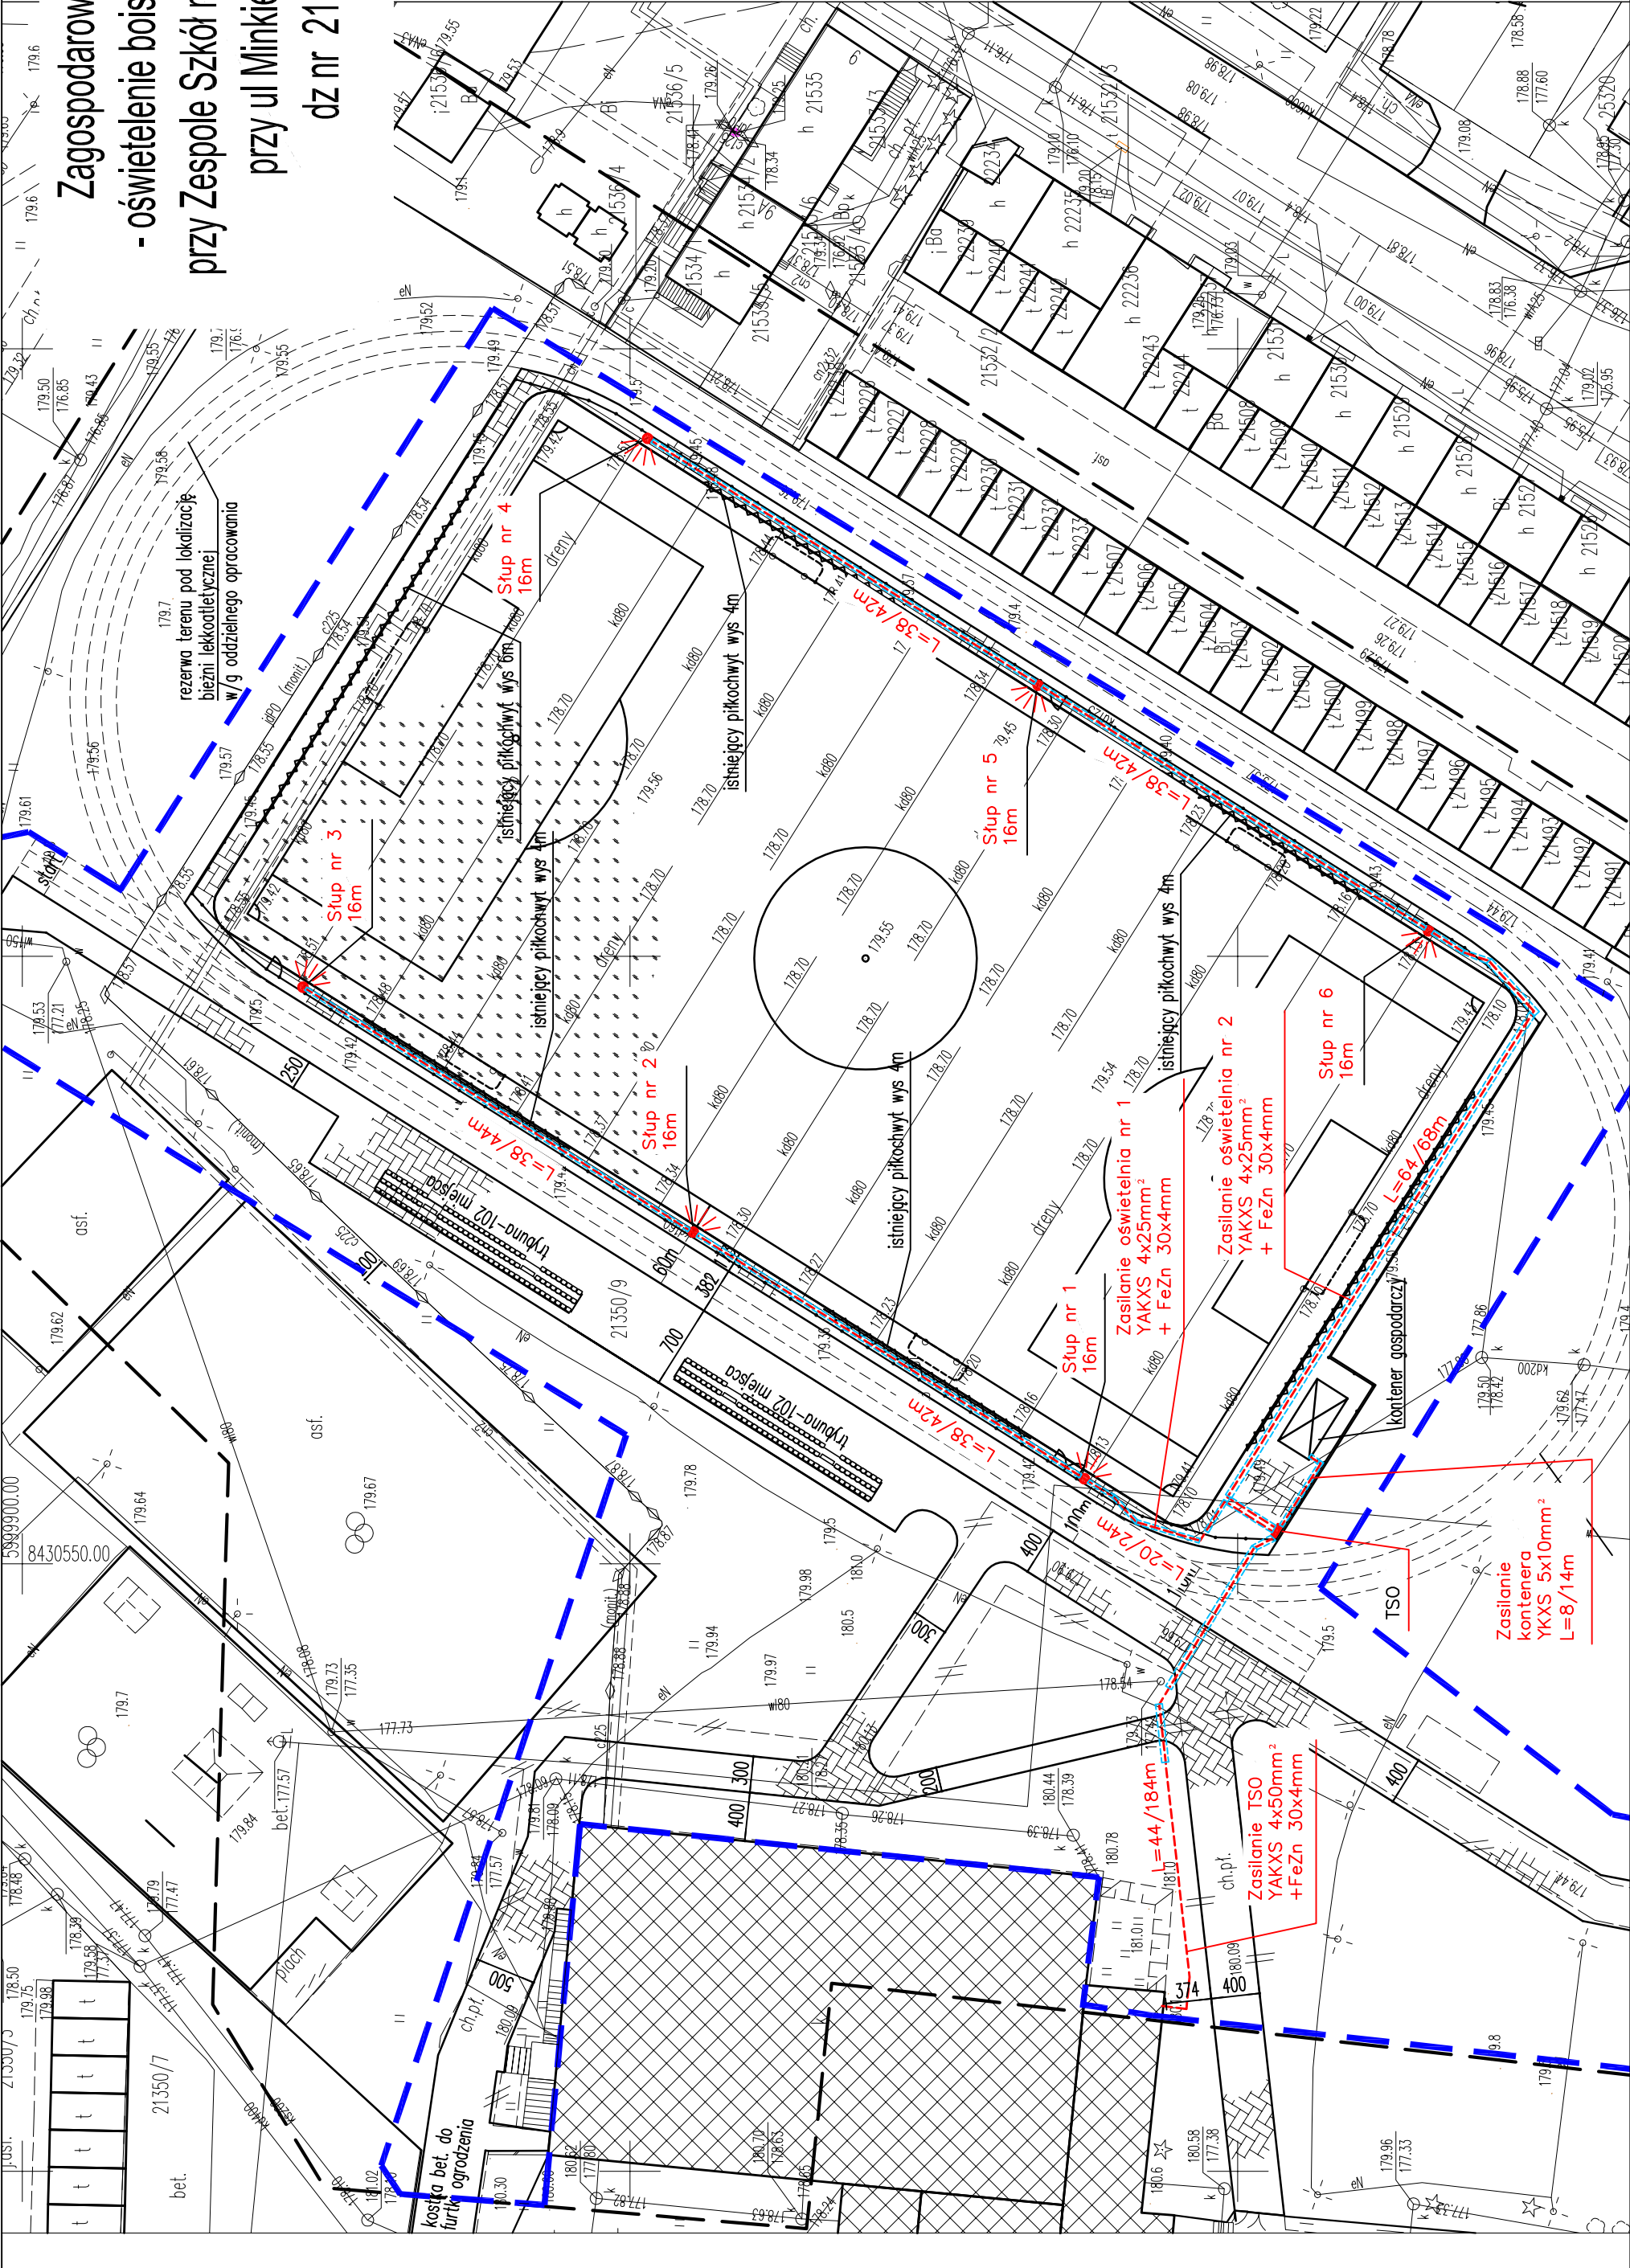

LEGENDA:

- granice opracowania
- istniejący budynki/szkoły
- istniejące boisko szkolne do piłki nożnej
- istniejące dojazdy i dojścia piesze do likwidacji
- projektowane ogrodzenie boiska szkolnego wys.4m
- projektowana wewnętrzna linia zalicznikowa oświetlenia wraz ze słupami oświetlenia boiska
- projektowana lokalizacja kontenera gospodarczego o wym. 2,5x6m (pow. < 25m²)
- projektowane dojścia i dojazdy z kostki betonowej gr.8cm
- projektowane lokalizacji trybun gotowych o konstrukcji stalowej
- rezerwa terenu pod lokalizację bieżni lekkoatletycznej w/g oddzielnego opracowania
- projektowany maszt słowosy oświetleniowy dwunastokątny h=16m z fundamentem prefabrykowanym i konstrukcją wsporczą pod 3 naswietlacze 1000W
- projektowana tablica sterowania oświetlenia TSO w obudowie z tworzywa termoutwardzalnego z fundamentem prefabrykowanym
- projektowane osłony otaczające kable energetyczne średnicy min. fi. 50mm

pracownia projektowa PROJEKT PLUS®		mgr inż. arch. Dariusz Jackowski 19-301 Elk ul. Kolejowa 14/1 tel. 601 222 524 e-mail: projekt.plus@op.pl	
rysunek: PROJEKT ZAGOSPODAROWANIA TERENU		skala: 1:500	
nazwa obiektu: ZAGOSPODAROWANIE BOISKĄ SZKOLNEGO PRZY ZESPOLE SZKÓŁ NR7 W SUWAŁKACH	adres: Zespół Szkół nr 7 Suwałki ul. Minkiewicza 50 dz. geod. nr 21350/9	stadium: PB	
inwestor: Gmina Miasto Suwałki ul. Mickiewicza 1, 16-400 Suwałki			
zespół projektowy:	nr uprawnień:	podpis:	
elektroenergetyka: mgr inż. Marcin Grzesiukiewicz	PDL0154/P00E/10		
- Elk maj 2014r -		strona:	E-1